


配电房指标

建筑占地面积:	76.72m ²
总建筑面积:	76.72m ²
总建筑高度:	5.00m

拟建配电房
H=5.00m
总面积为76.72平方米

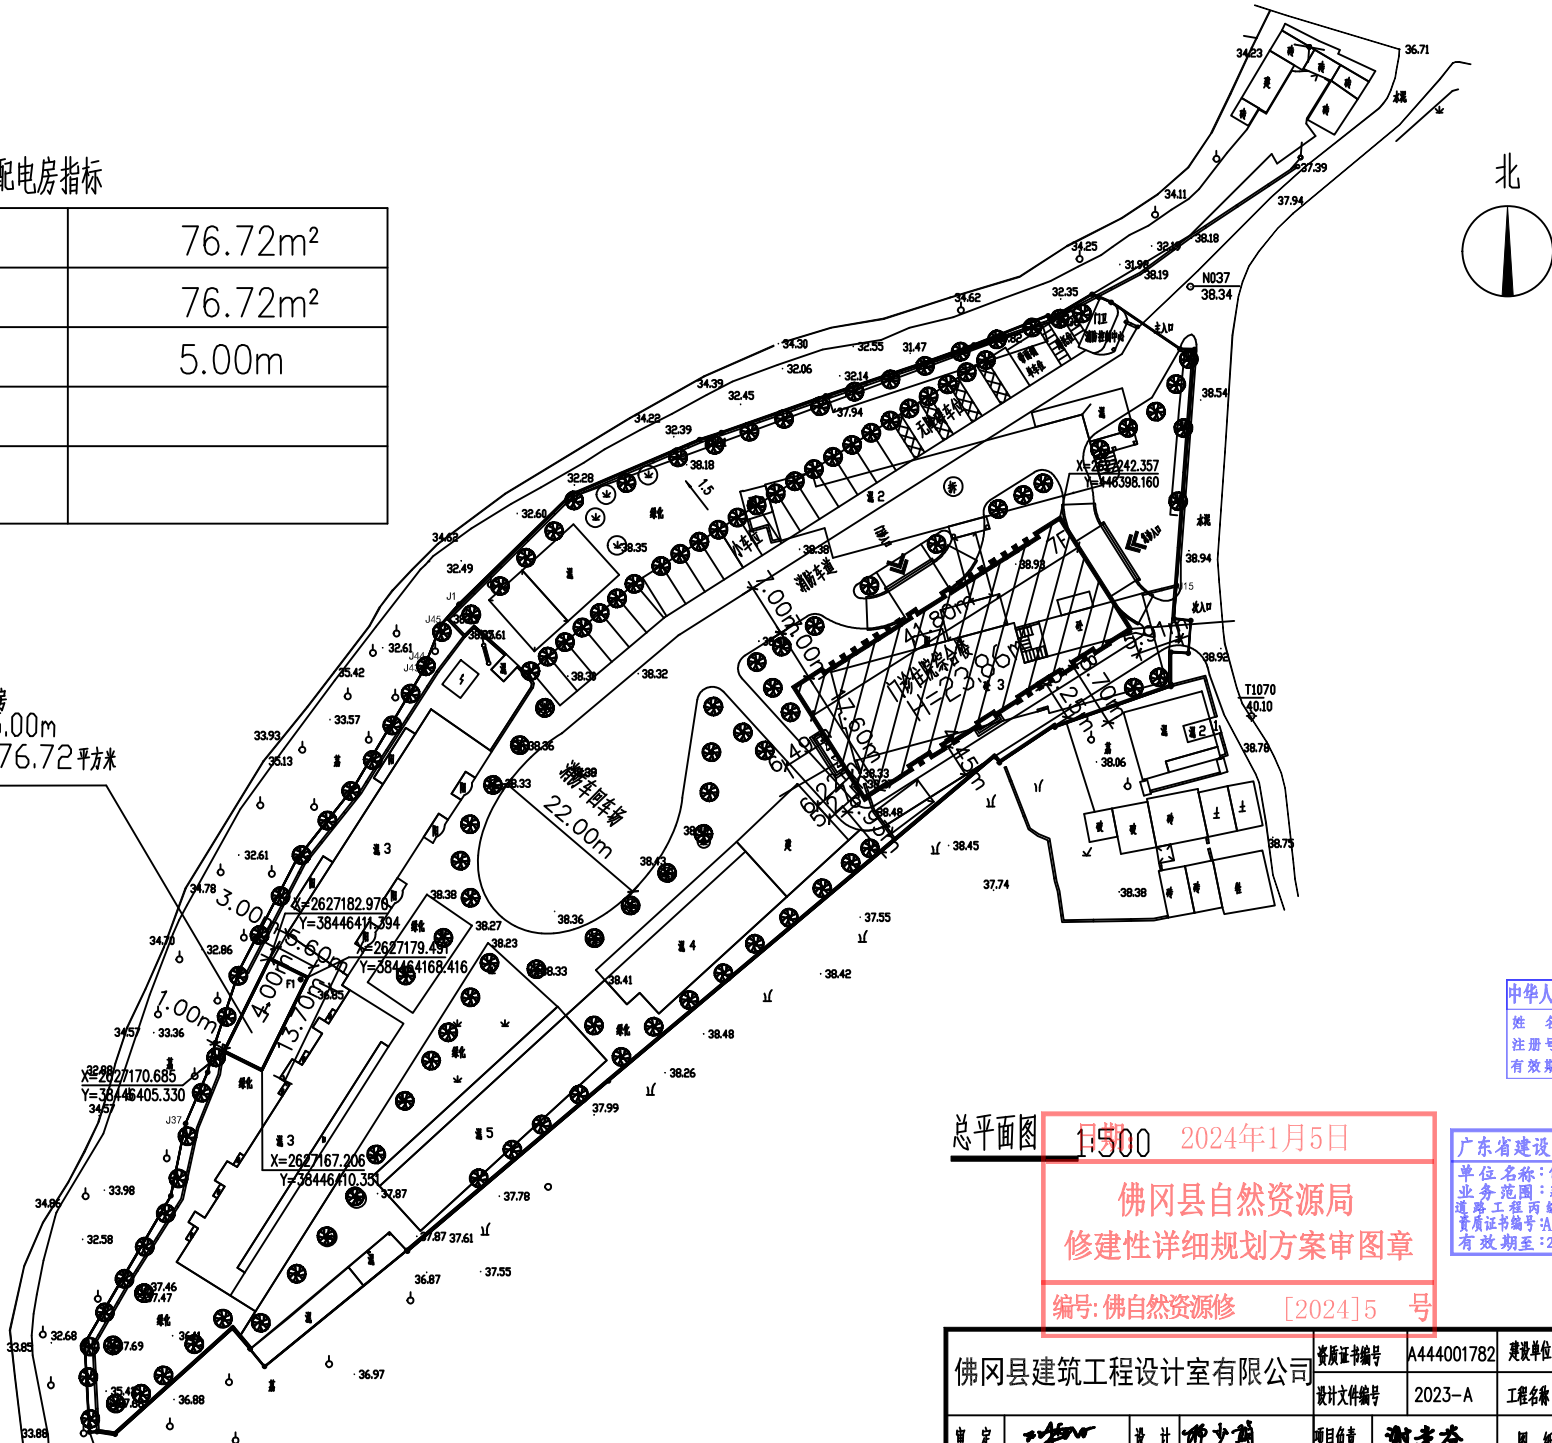

中华人民共和国二级注册建筑师
姓名: 谢素芬
注册号: 4400178-0011
有效期至: 至2024年7月

总平面图 1:500 2024年1月5日
佛冈县自然资源局
修建性详细规划方案审图章
编号: 佛自然资源局修 [2024]5 号

广东省建设工程勘察设计出图专用章
单位名称: 佛冈县建筑设计室有限公司
业务范围: 建筑行业建筑工程丙级、市政行业道路工程丙级。
资质证书编号: A444001782 (丙级)
有效期至: 2024年12月30日

佛冈县建筑设计室有限公司		资质证书编号	A444001782	建设单位	佛冈县汤塘镇中心卫生院		
		设计文件编号	2023-A	工程名称	配电房		
审定	谢素芬	设计	傅少娟	项目负责人	谢素芬	日期	2023.1
审核	谢素芬	校核	吴志君	设计阶段	报规	图号	总平面图
						图内	总平面图
						日期	2023.1
						图号	报建(1)