


建筑 ARCH.	暖通 HVAC			
结构 STRUCT.	给排水 Plumbing			
强电 ELEC.	园林 GARDEN			
弱电 ELV	燃气 GAS			

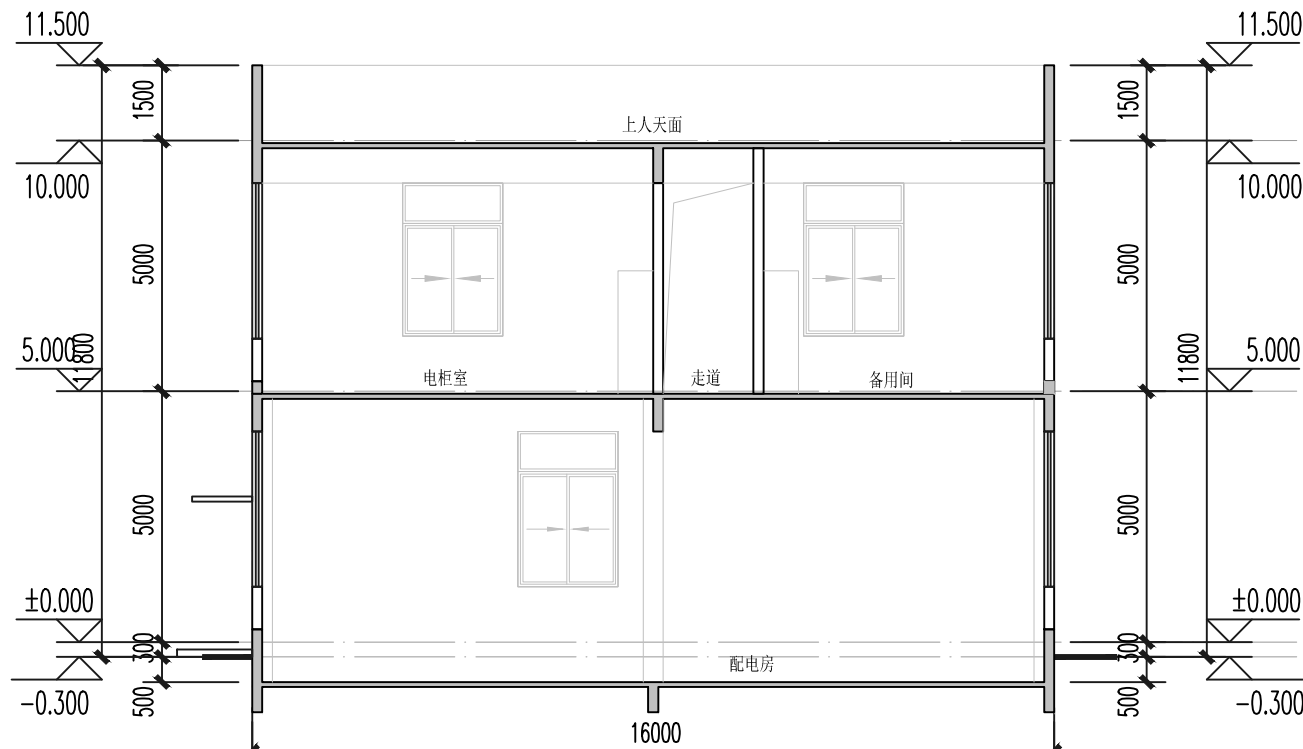

1-1剖面图 1:150



领睿建设工程有限公司

Link&R Construction Engineering Co., Ltd

建筑行业 建筑工程 甲级 编号: A144066189
风景园林工程设计专项乙级编号: A244069964
市政行业 给水、排水、道路工程 丙级
公路行业 公路 丙级
A444018248

- 注明:
- 本图纸必须取得政府相关主管部门批准及施工图审查机构等单位合格证后,方可用于施工。
 - 本图纸若有不完善或不详之处必须与我会商后方可施工,不可按图纸量取尺寸施工。
 - 本图纸未经同意不得复制使用、泄露、散布。
 - 本图纸须经我司有效签章及附项目二维码,否则一律无效。

注|Comments

岗位	人员	印刷体 PRINT	签署 SIGNATURE
审定人 Approved by	杜凯		
项目负责人 Project manager	刘万山		
专业负责人 Profession manager	刘万山		
审核人 Verified by	谭慧清		
校对人 Checked by	冯杰斌		
设计 Designer	梁洁玲		

建设单位 CLIENT	佛冈县敦悟延和置业有限公司		
工程名称 PROJECT	新动力智造城建设项目-智动优谷A区		
子工程名称 SUB-PROJECT	设备房		
图纸名称 DRAWING TITLE	1-1剖面图		
业务号 PROJECT NO.	LR-FS2025-J077	专业 DISCIPLINE	建筑
日期 DATE	2025.06	设计阶段 STAGE	报建图
版本号 INDEX	A	图号 DRAWING NO.	J-06
归档二维码: ARCHIVE QR CODE			