


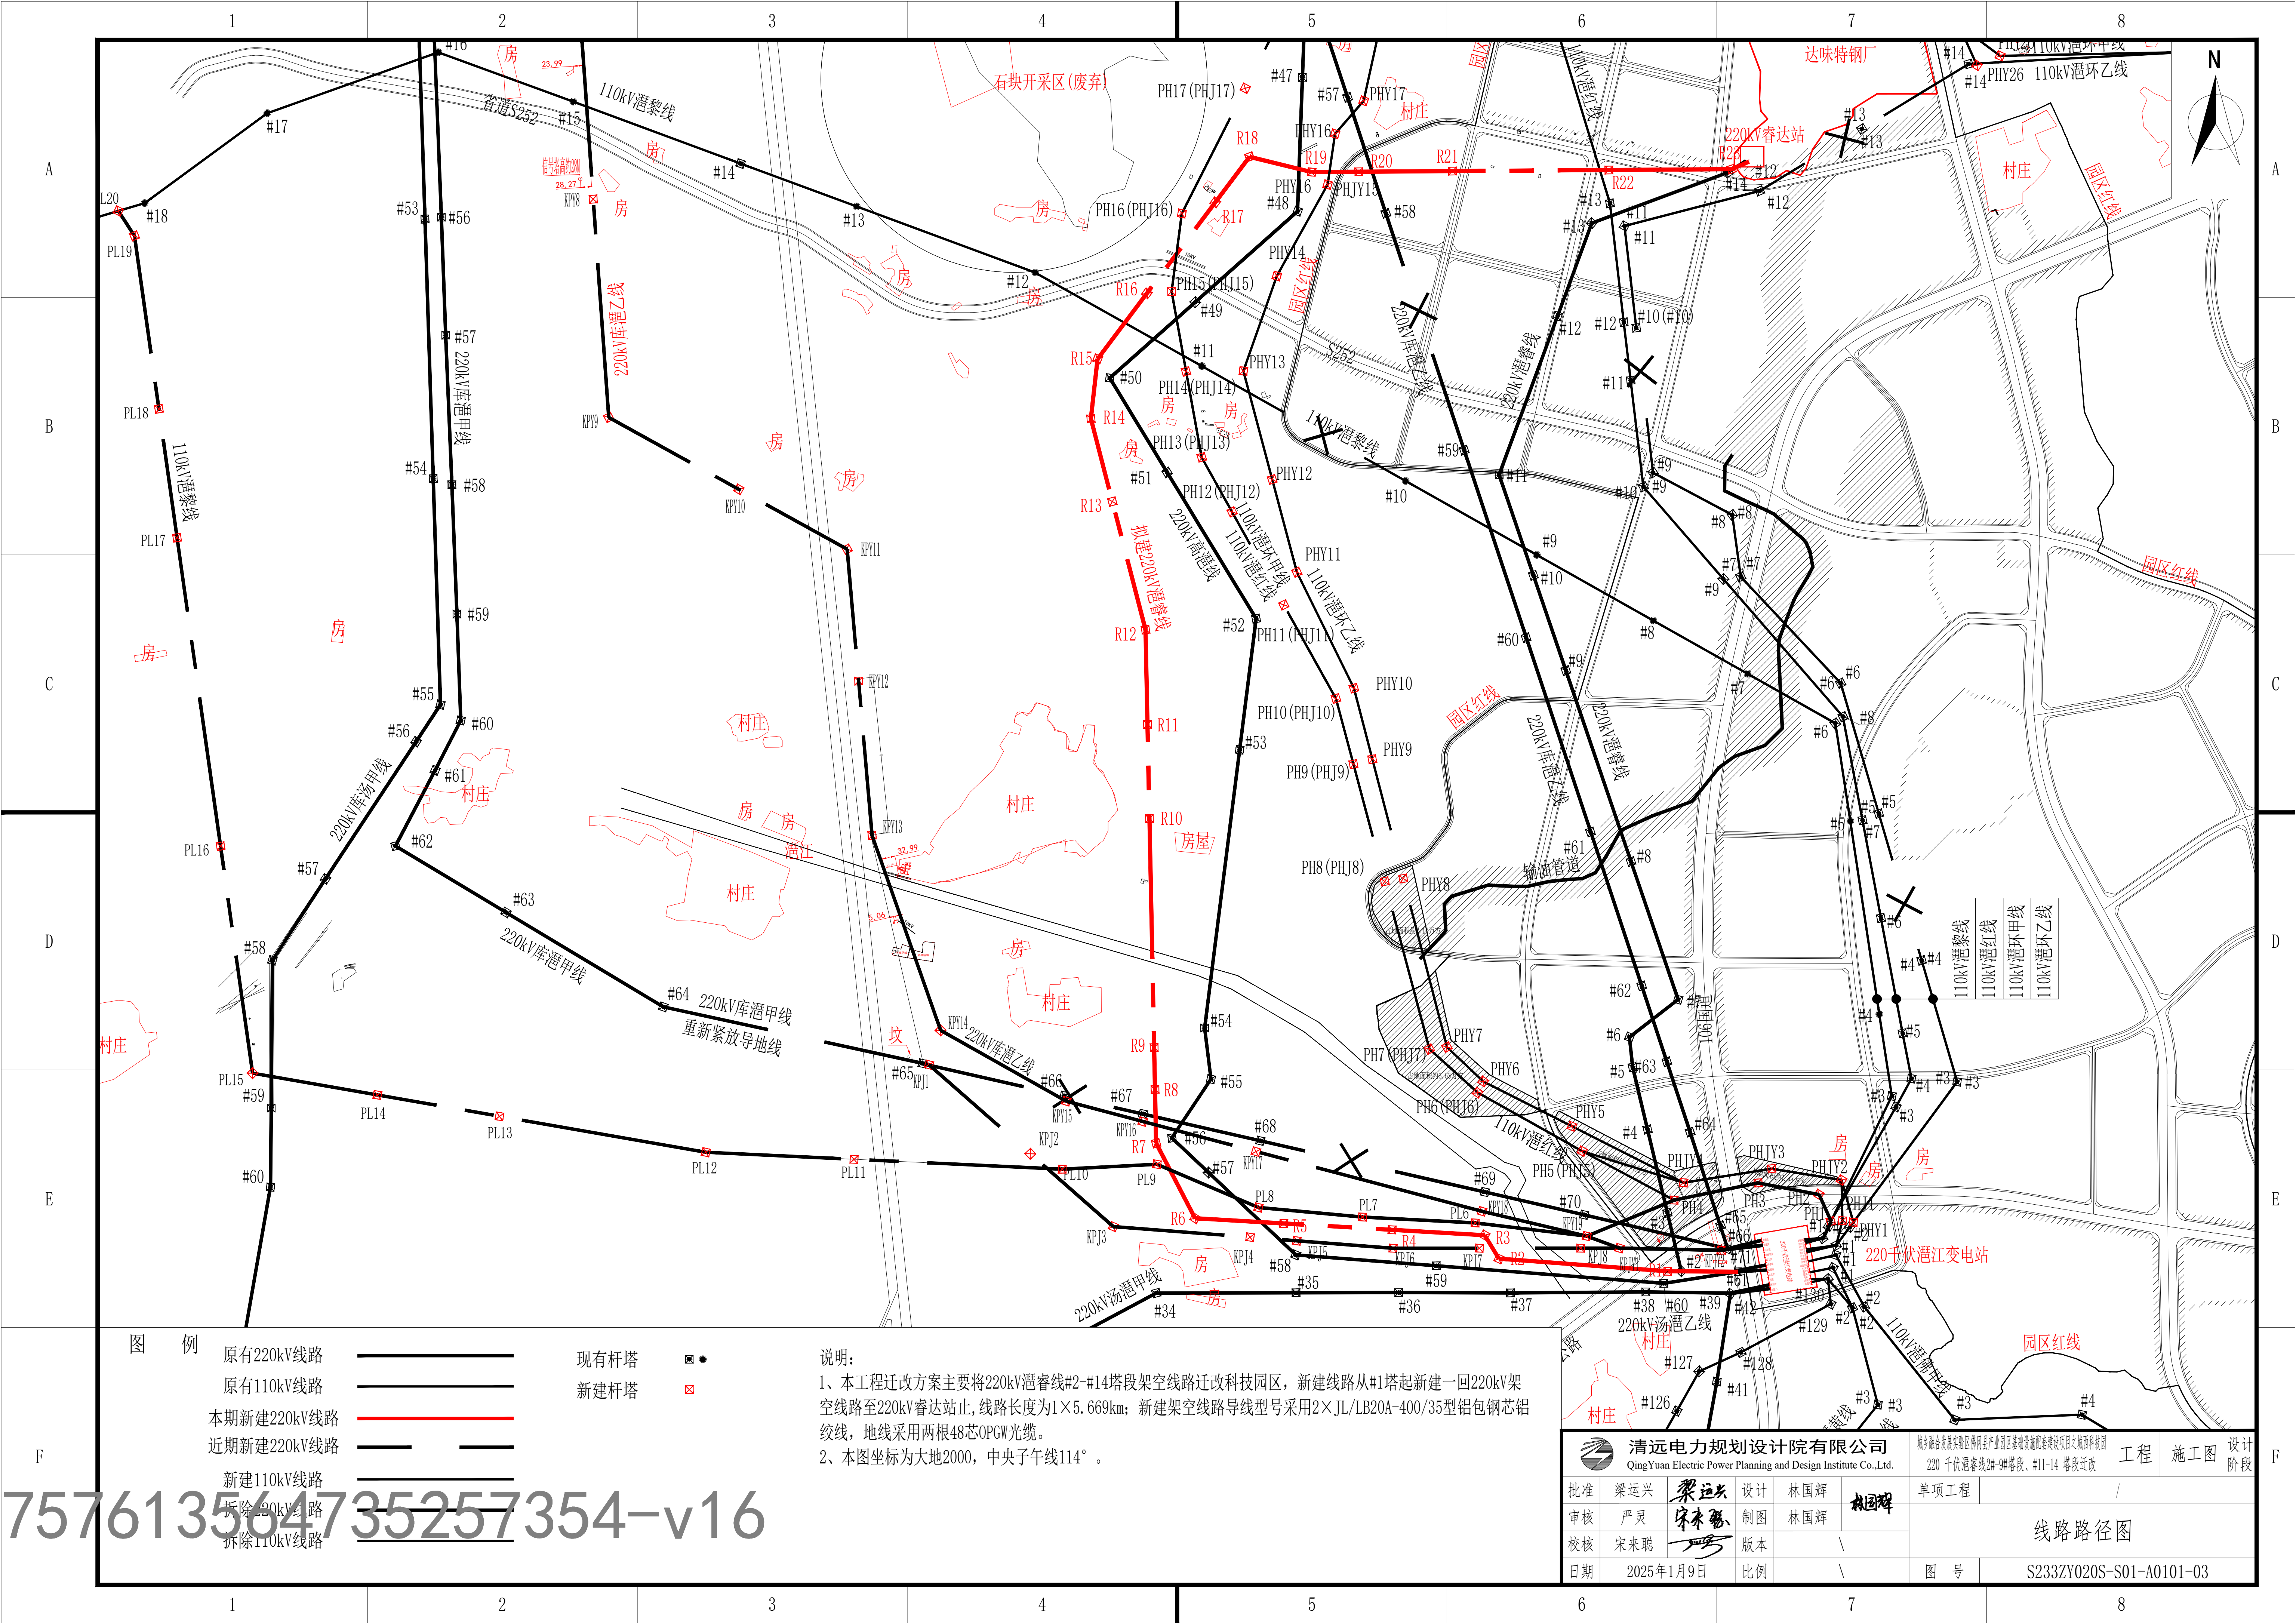

图例

- 原有220kV线路
- 原有110kV线路
- 本期新建220kV线路
- 近期新建220kV线路
- 新建110kV线路
- 拆除220kV线路
- 拆除110kV线路

现有杆塔
新建杆塔

说明:

1、本工程迁改方案主要将220kV潜黎线#2-#14塔段架空线路迁改科技园区，新建线路从#1塔起新建一回220kV架空线路至220kV睿达站止，线路长度为1×5.669km；新建架空线路导线型号采用2×JL/LB20A-400/35型铝包钢芯铝绞线，地线采用两根48芯OPGW光缆。
2、本图坐标为大地2000，中央子午线114°。

清远电力规划设计院有限公司 QingYuan Electric Power Planning and Design Institute Co.,Ltd.				城步融合示范区衡阳县产业园区基础设施配套建设项目之城市电网 220千伏潜黎线2#-9#塔段、#11-14塔段迁改			
批准	梁运兴	梁运兴	设计	林国辉	林国辉	单项工程	/
审核	严灵	宋来聪	制图	林国辉	林国辉	线路路径图	
校核	宋来聪	宋来聪	版本	\	\		
日期	2025年1月9日	比例	\	图号	S233ZY020S-S01-A0101-03		