

本次报建范围

非本次报建范围

### 首层平面图 1:200

本层计容面积: 1364.34m<sup>2</sup>  
 本层建筑面积: 1876.07m<sup>2</sup>

此位置定位圆心详见总图

非本次报建范围

广东中人工程设计有限公司  
 GUANGDONG ZHONGREN ENGINEERING DESIGN CO.,LTD.  
 地址: 广州市天河区珠江新城华利路1号 邮编: 510610  
 电话: 400-020-3862/2383 444014409  
 注册: 广东省住房和城乡建设厅 注册证号: 440014409  
 注册: 广东省住房和城乡建设厅 注册证号: 440014406  
 注册: 广东省住房和城乡建设厅 注册证号: 440014406  
 注册: 广东省住房和城乡建设厅 注册证号: 440014406


#### 设计签署 DESIGN SIGNATURE

项目负责人 PROJECT LEADER	安丽	李可
专业负责人 CHIEF, ENG.	刘凤婷	陈可茵
设计 DESIGN	刘凤婷	陈可茵
制图 DRAW	陈可茵	陈可茵
方案 CONCEPT	刘凤婷	陈可茵
校对 CHECK	汪泽君	陈可茵
审核 CHECK	安丽	李可
审定 REVIEWED	宋金祥	李可

#### 会签 CENTER SIGNATURE

建筑 ARCH.	给排水 PLUMB.	电气 ELEC.
结构 STR.	暖通 MECH.	

建设单位 CLIENT	广州城建职业学院
项目名称 PROJECT	广州城建职业学院佛冈校区
工程证项目名称 PROJECT	
子项名称 SUB-PROJECT	教学楼D3栋
图名 TITLE	首层平面图
工程编号 PROJECT NO.	设计阶段: 报建图
专业 SPECIALTY	图号: J18-P-02
日期 DATE	2025.09 版本号: 1

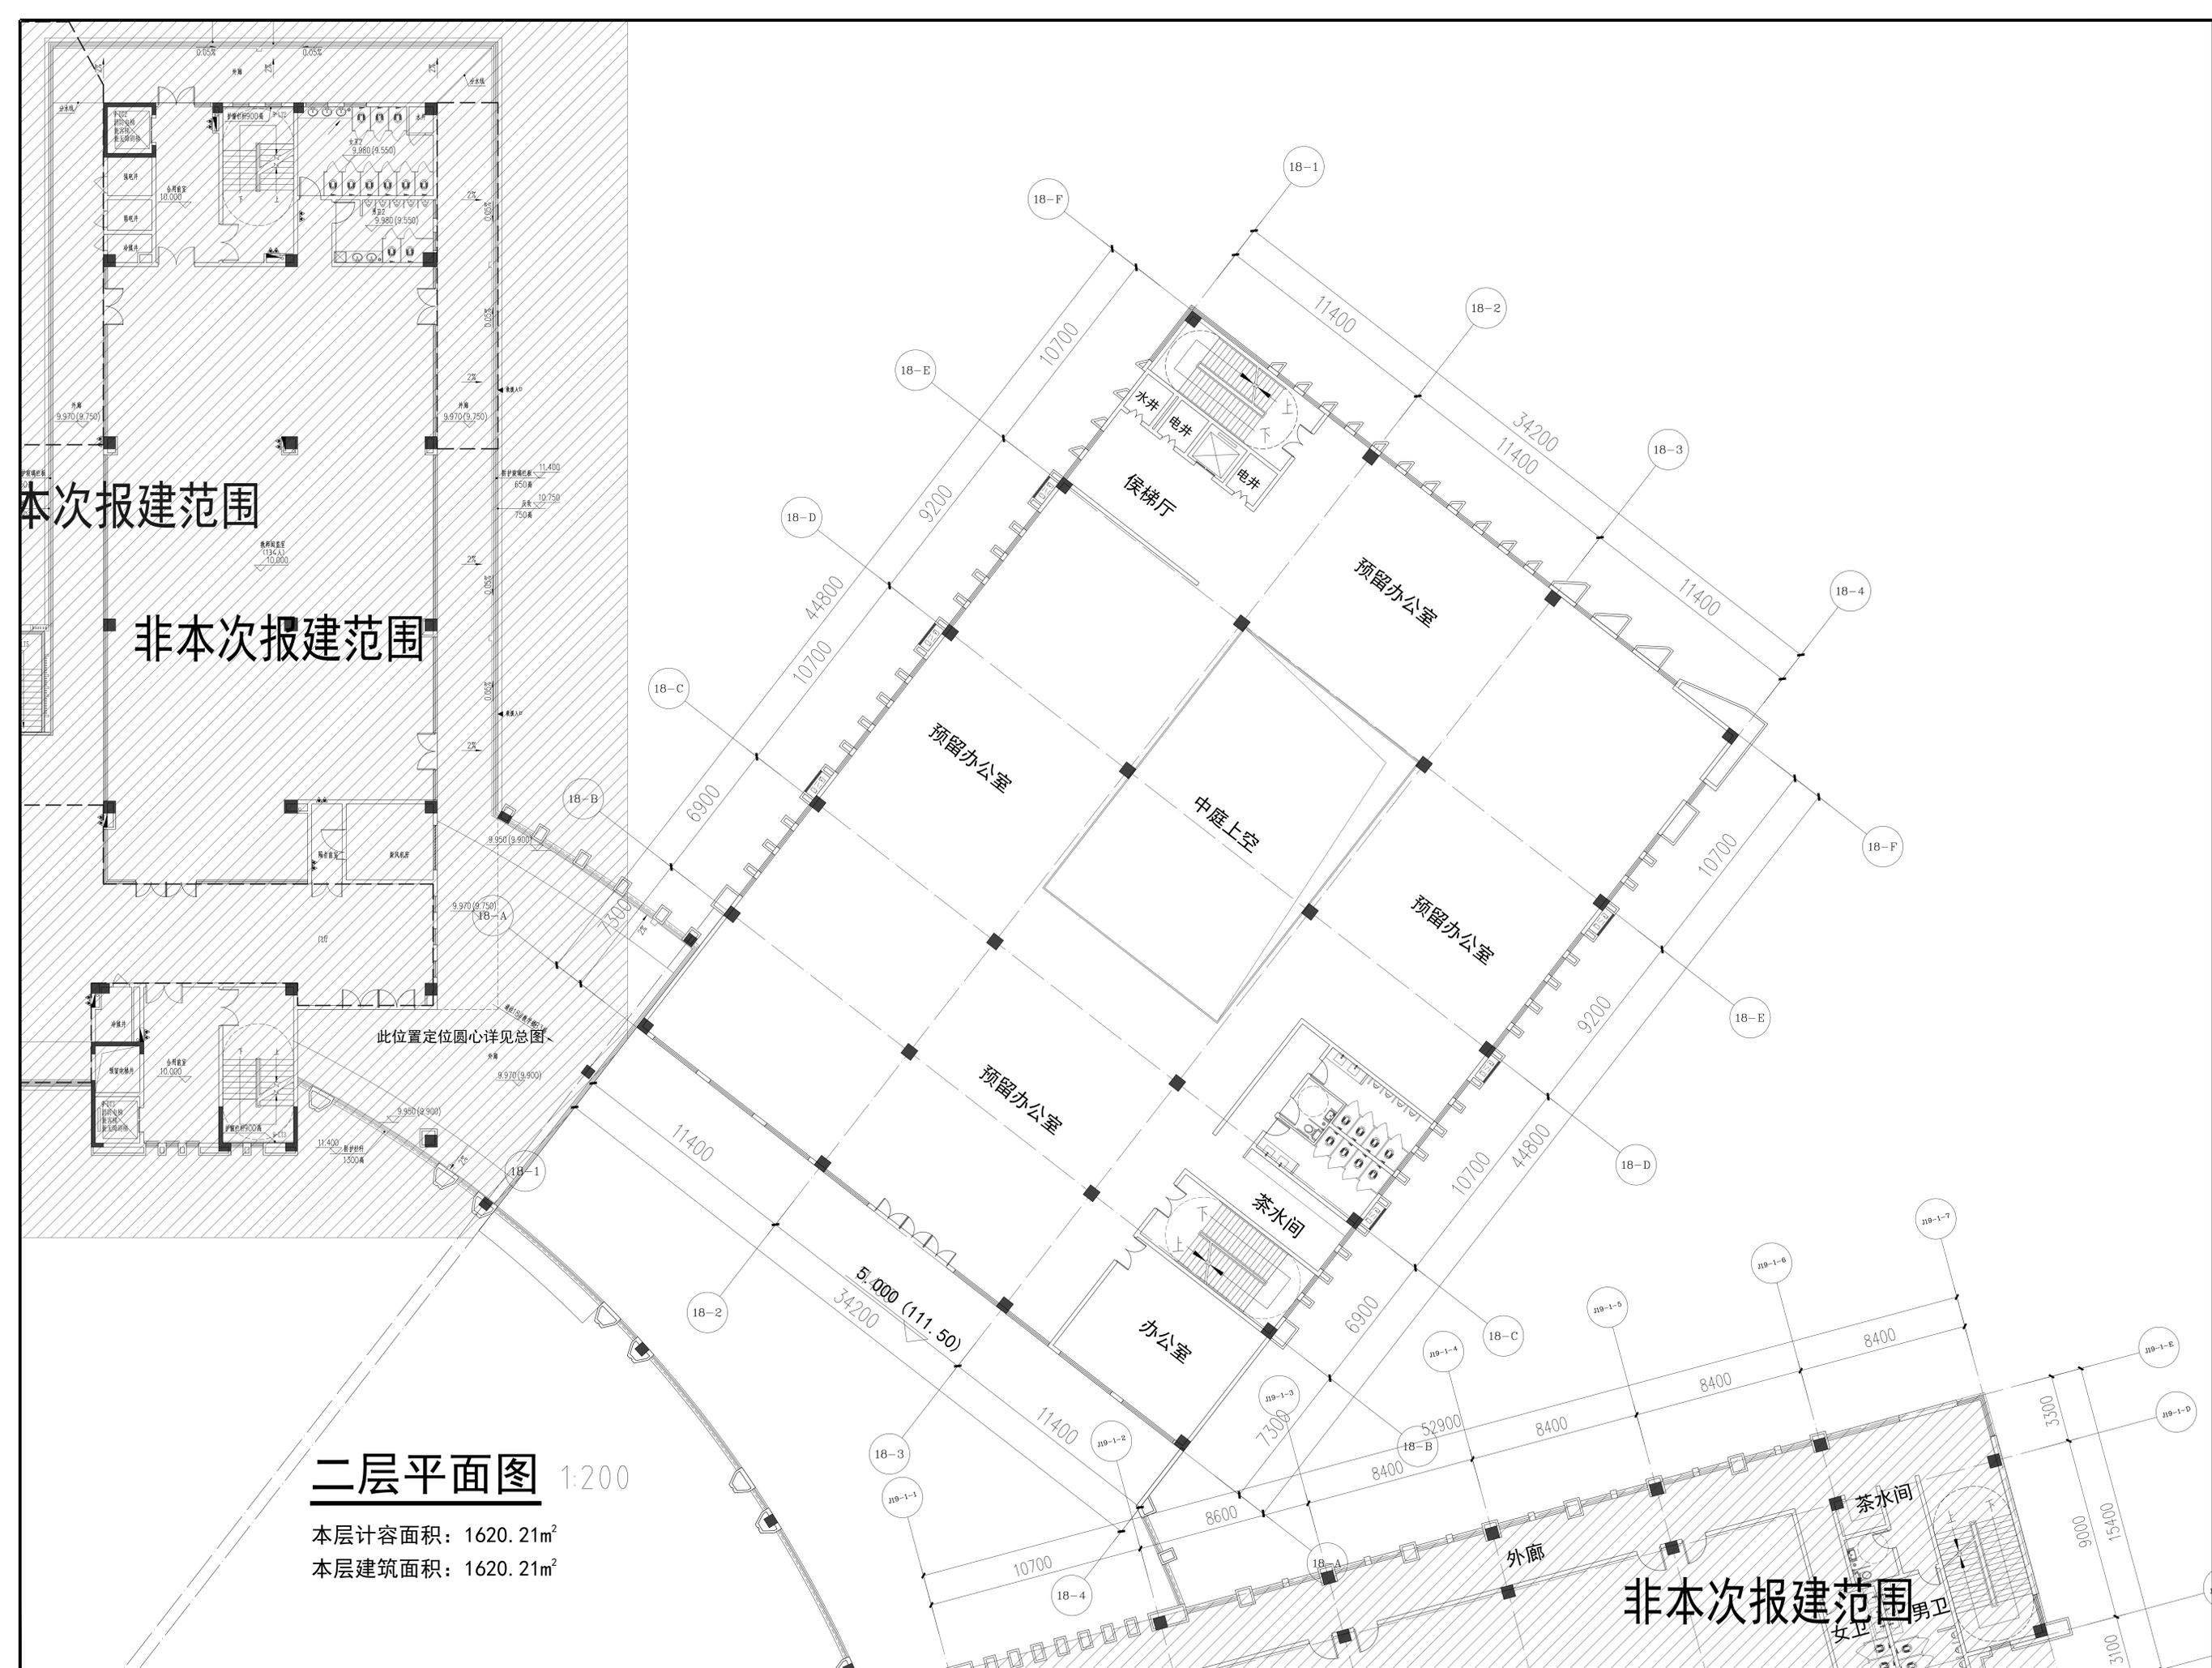

本次报建范围

非本次报建范围

此位置定位圆心详见总图

### 二层平面图 1:200

本层计容面积: 1620.21m<sup>2</sup>  
 本层建筑面积: 1620.21m<sup>2</sup>


非本次报建范围

广东中人工程设计有限公司  
 GUANGDONG ZHONGREN ENGINEERING DESIGN CO., LTD.  
 地址: 广州市天河区珠江新城华利路11号  
 电话: 400-620-3862/020-38622333 邮编: 510610  
 资质证书: 建筑: A544014406 市政: A244014406  
 人防: A244014406 消防: A244014406  
 市政行: A244014406 市政行: A244014406  
 市政行: A244014406 市政行: A244014406

设计签署 DESIGN SIGNATURE	
项目负责人 PROJECT LEADER	安丽 安丽
专业负责人 CHIEF, ENG.	刘凤婷 刘凤婷
设计 DESIGN	陈可茵 陈可茵
制图 DRAWING	陈可茵 陈可茵
方案 CONCEPT	刘凤婷 刘凤婷
校对 CHECK	汪泽君 汪泽君
审核 REVIEW	安丽 安丽
审定 APPROVED	宋金祥 宋金祥

会签 CENTER-SIGNATURE		
建筑: ARCH.	给排水: PLUMBING	电气: ELECTRICAL
结构: STRUCTURE	暖通: HEATING	其他: OTHER

建设单位 CLIENT	广州城建职业学院
项目名称 PROJECT	广州城建职业学院佛岗校区
工程证项目名称 FE PROJECT	
子项名称 SUB-PROJECT	教学楼D3栋
图名 (图) TITLE	二层平面图
工程编号: PROJECT NO.	设计阶段: DESIGN STAGE
专业: SPECIALTY	图号: DRAWING NO.
日期: DATE	版本号: VERSION
2025.09	J18-P-03

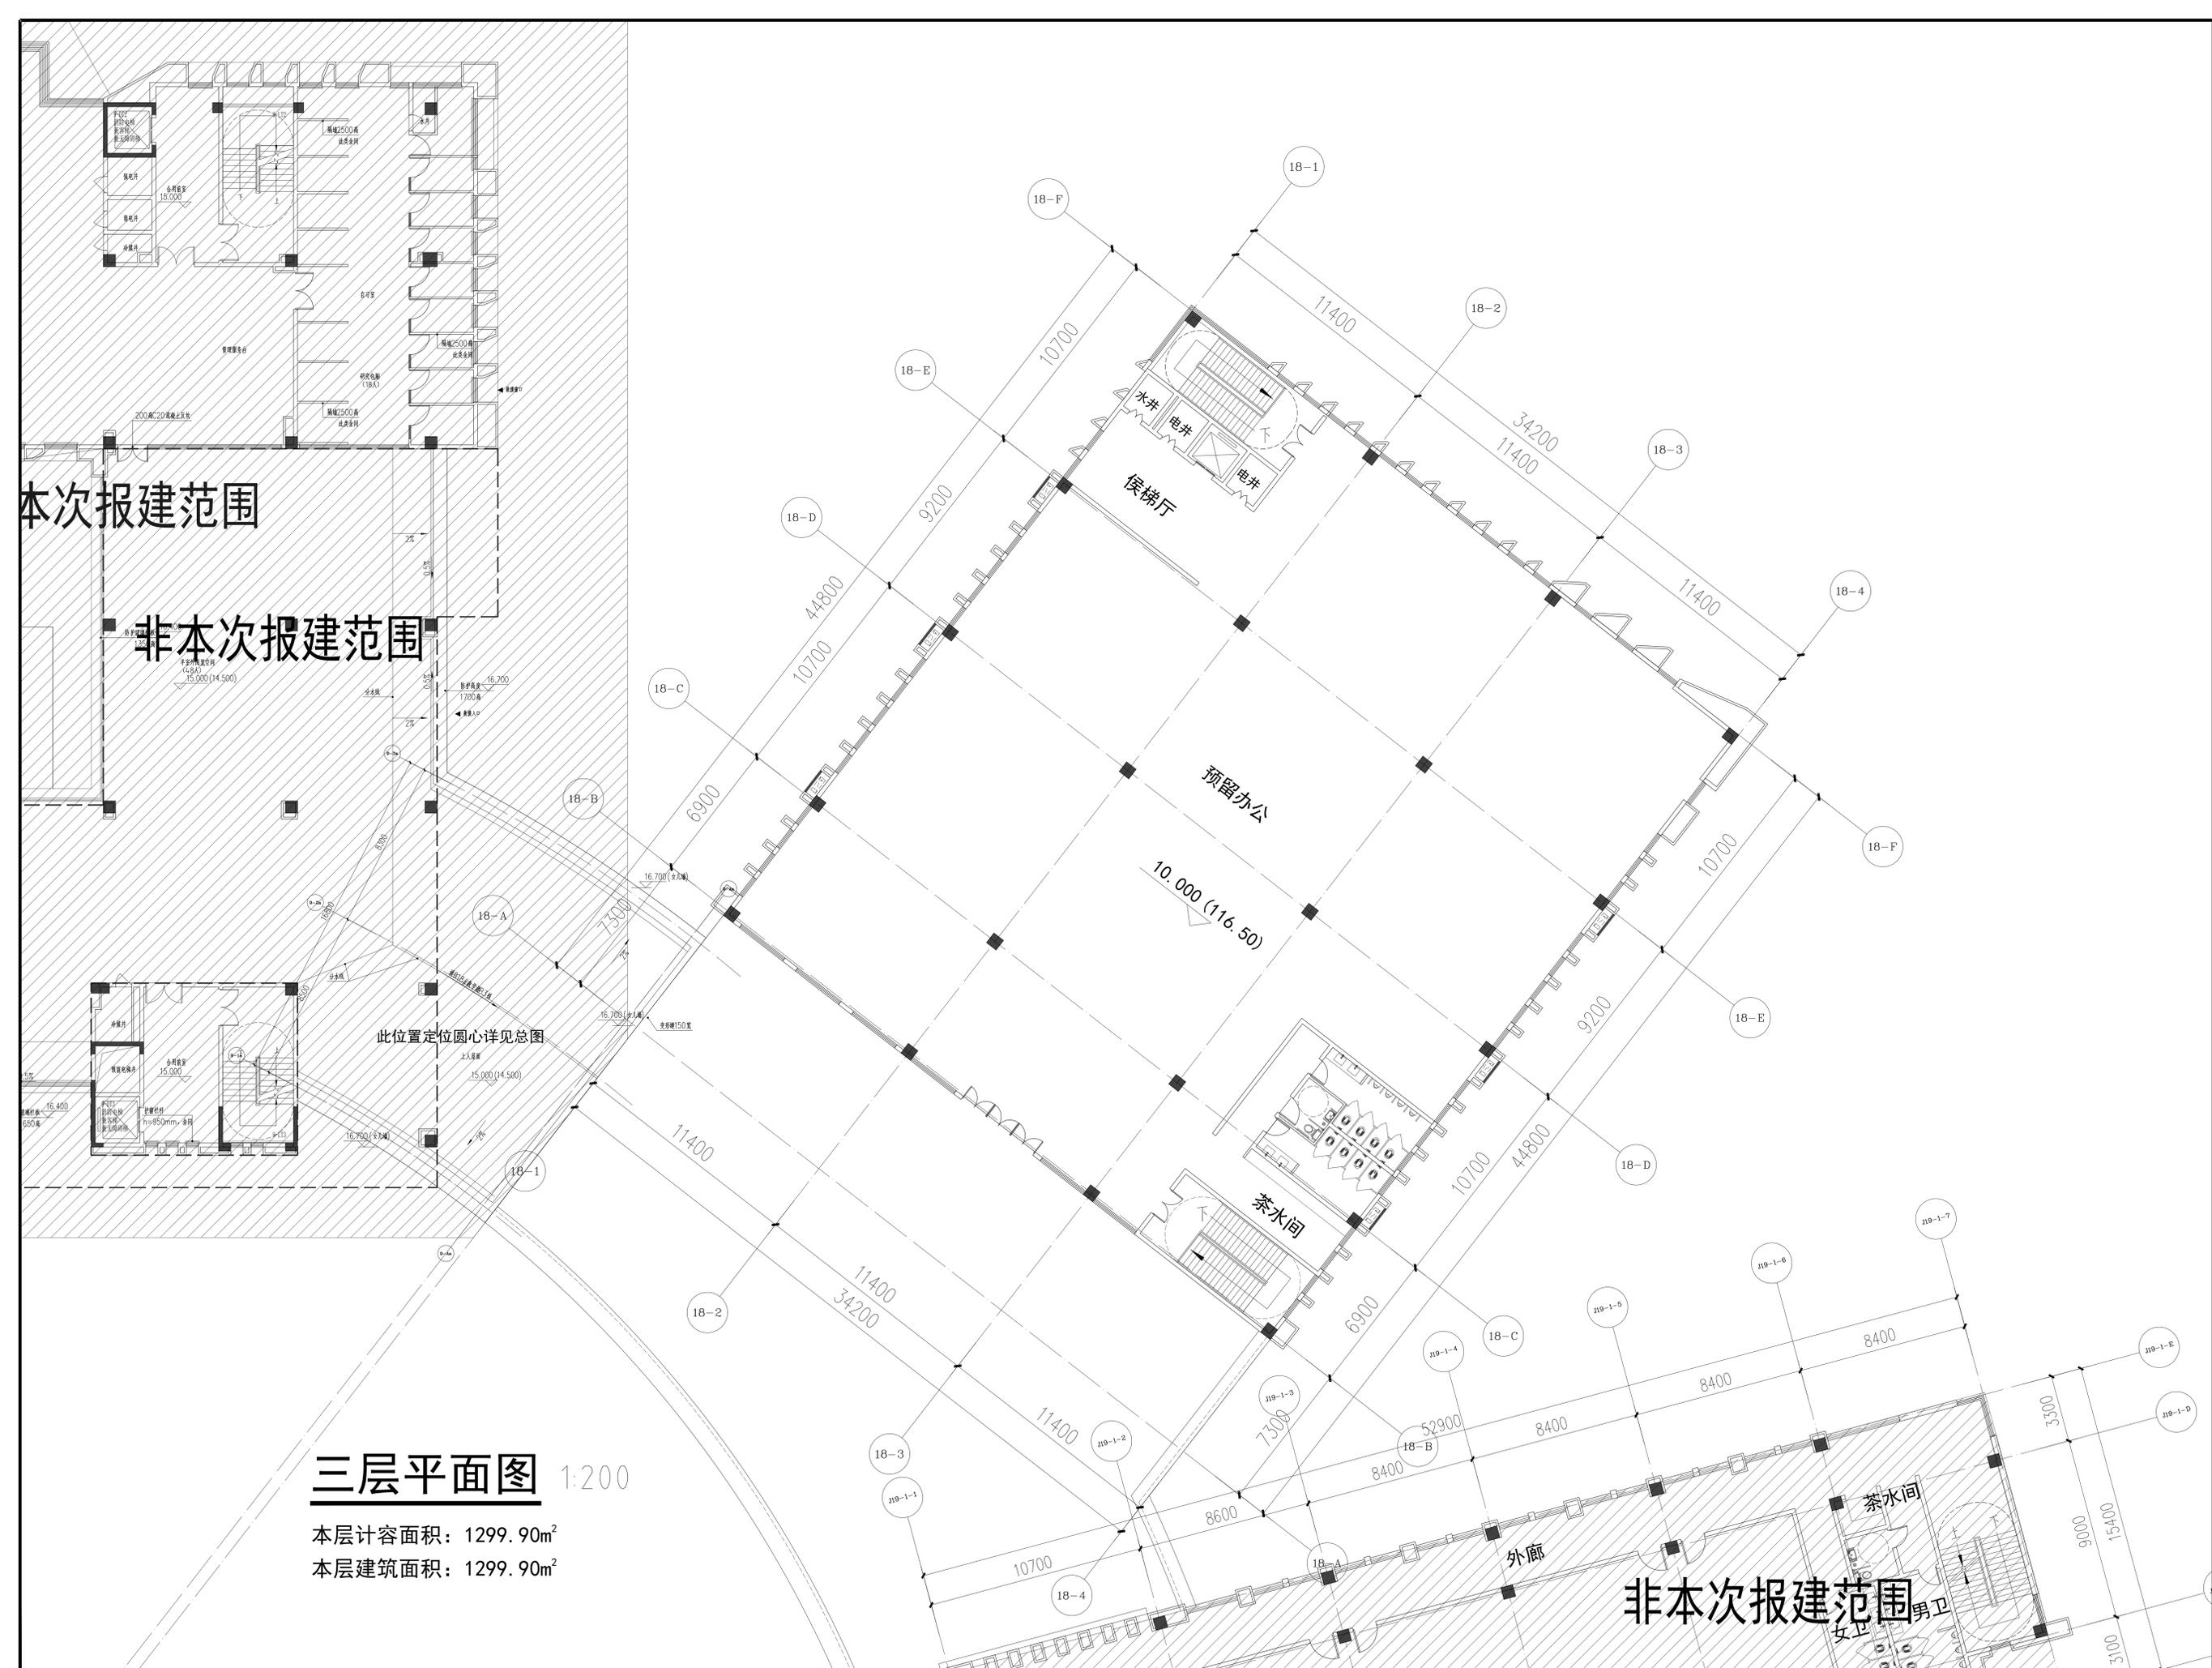

本次报建范围

非本次报建范围

### 三层平面图 1:200

本层计容面积: 1299.90m<sup>2</sup>  
 本层建筑面积: 1299.90m<sup>2</sup>

此位置定位圆心详见总图

广东中人工程设计有限公司  
 GUANGDONG ZHONGREN ENGINEERING DESIGN CO., LTD.  
 地址: 广州市天河区珠江新城华利路11号1101室  
 电话: 400-620-3862/020-38622333 邮编: 510610  
 资质: 建筑工程专业设计资质证书: A344014409  
 注册建筑师执业资格证书: 424014409  
 注册结构工程师执业资格证书: 424014406  
 注册给排水工程师执业资格证书: 424014406  
 注册暖通空调工程师执业资格证书: 424014406

#### 设计签署 DESIGN SIGNATURE

项目负责人 PROJECT LEADER	安丽	
专业负责人 CHIEF, ENG.	刘凤婷	
设计 DESIGN	陈可茵	
制图 DRAW	陈可茵	
方案 CONCEPT	刘凤婷	
校对 CHECK	汪泽君	
审核 CHECK	安丽	
审定 REVIEWED	宋金祥	

#### 会签 CENTER SIGNATURE

建筑 ARCH.	给排水 PLUMB.	电气 ELEC.
结构 STRUC.	暖通 HEAT.	其他 OTHER

建设单位 CLIENT	广州城建职业学院
项目名称 PROJECT	广州城建职业学院佛冈校区
工程证项目名称 FE PROJECT	
子项名称 SUB-PROJECT	教学楼D3栋
图名 (8号楼) TITLE	三层平面图
工程编号: PROJECT NO.	设计阶段: 报建图
专业: SPECIALTY	图号: J18-P-04
日期: DATE	版本号: 2025.09

图例说明: 1. 本图仅供参考, 不作为法律依据。2. 本图版权归广东中人工程设计有限公司所有, 未经许可, 不得擅自复制或传播。

屋面层平面图 1:200

不上人屋面

非本次报建范围

广东中人工程设计有限公司  
GUANGDONG ZHONGREN ENGINEERING DESIGN CO.,LTD.  
地址：广州市天河区黄埔大道西5号五楼五楼  
电话：400-020-3862/020-38623862 邮编：510610  
□ 建筑工程甲级资质证书号：A144014409  
□ 人防工程甲级资质证书号：A244014409  
□ 市政行业甲级资质证书号：A244014406  
□ 市政行业乙级资质证书号：A244014406  
□ 市政行业丙级资质证书号：A244014406

设计签署 DESIGN SIGNATURE

项目负责人 PROJECT LEADER	安丽	李可
专业负责人 CHIEF. ENG.	刘凤婷	陈可茵
设计 DESIGN	陈可茵	陈可茵
制图 DRAW	刘凤婷	陈可茵
方案 CONCEPT	刘凤婷	陈可茵
校对 CHECK	汪泽君	陈可茵
审核 CHECK	安丽	李可
审定 REVIEWED	宋金祥	李可

会签 CENTER SIGNATURE

建筑 ARCH.	给排水 PLUMB.	电气 ELEC.
结构 STRUC.	暖通 MECH.	

建设单位 CLIENT	广州城建职业学院
项目名称 PROJECT	广州城建职业学院佛冈校区
工程证项目名称 PP PROJECT	
子项名称 SUB PROJECT	教学楼D3栋
图名 (图号) TITLE	屋面层平面图 (J18-P-05)
工程编号 PROJECT NO.	设计阶段: 报建图
专业: SPECIALTY	建筑 图号: J18-P-05
日期: DATE	2025.09 版本号: REVISION


图例说明：凡图中有“非本次报建范围”字样者，均不在本次报建范围内，特此说明。



18-1—18-4 轴立面图 1:200



18-4—18-1 轴立面图 1:200

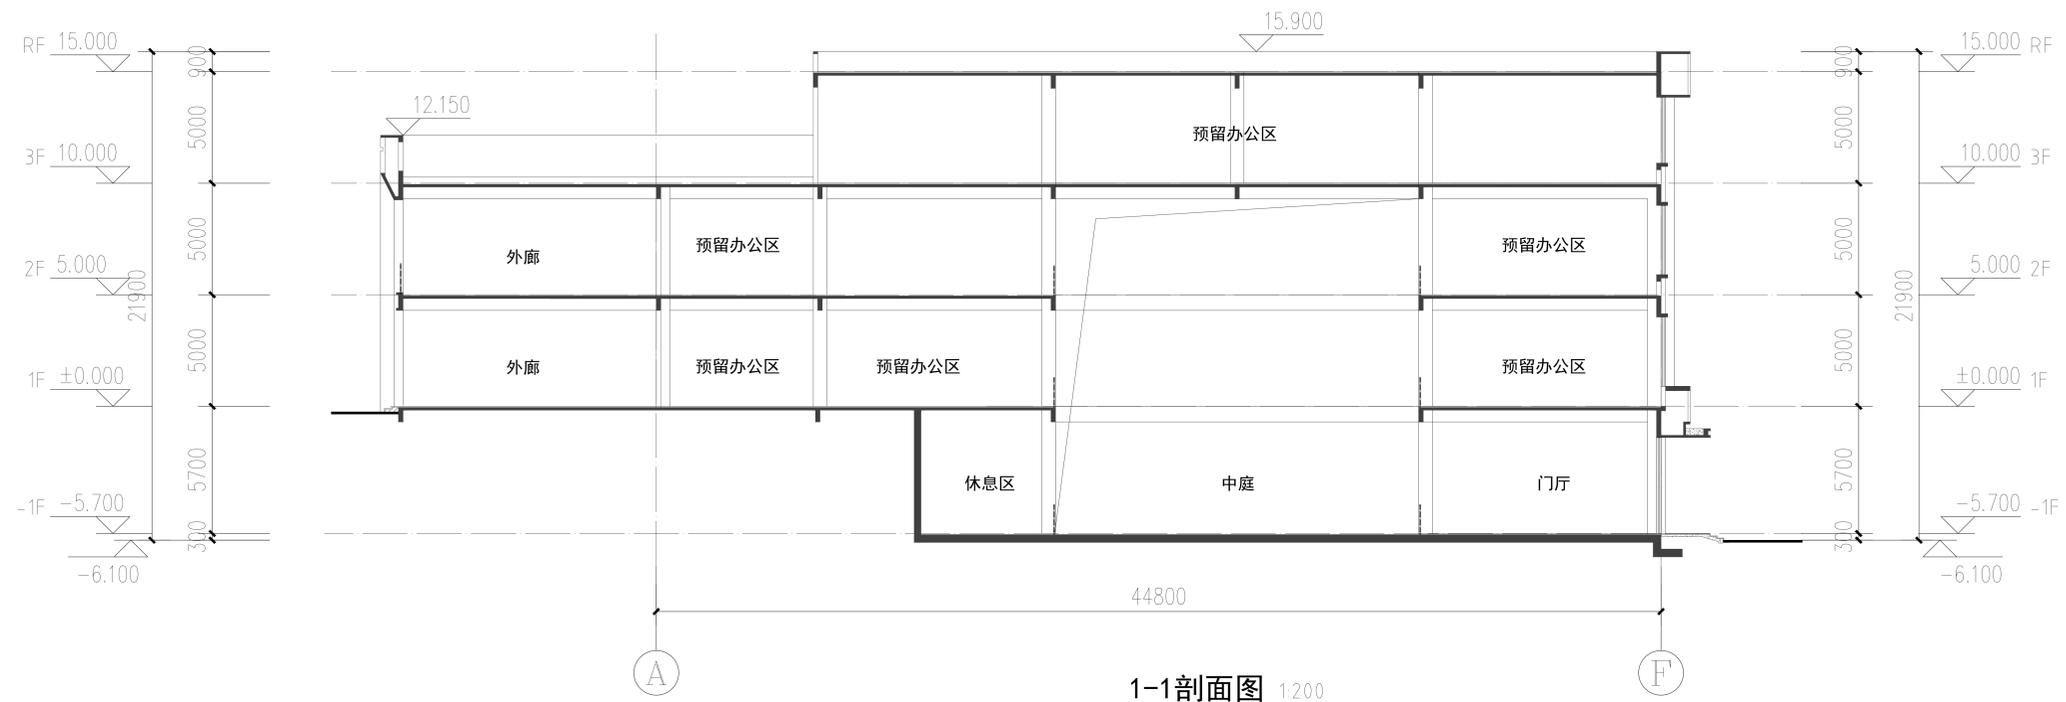


1-1 剖面图 1:200


广东中人工程设计有限公司  
GUANGDONG ZHONGREN ENGINEERING DESIGN CO., LTD.  
地址: 广东省广州市天河区... 电话: 020-38888888 邮编: 510000  
设计: 刘凤婷  
审核: 宋金祥

设计签署		DESIGN SIGNATURE	
项目负责人	安丽	项目负责人	安丽
专业负责人	刘凤婷	专业负责人	刘凤婷
设计	刘凤婷	设计	刘凤婷
审核	陈可茵	审核	陈可茵
方案	刘凤婷	方案	刘凤婷
校核	汪洋君	校核	汪洋君
审核	安丽	审核	安丽
审定	宋金祥	审定	宋金祥

会签		CONTER-SIGNATURE	
建筑:	给排水:	电气:	
结构:	暖通:	照明:	
建设单位	广州城建职业学院		
项目名称	广州城建职业学院佛冈校区		
工程名称	教学楼B3栋		
图名	18-1—18-4轴立面图 1-1剖面图		
工程编号	设计阶段	报建图	
专业	建筑	图号	J18-L-01
日期	2025.09	版本号	

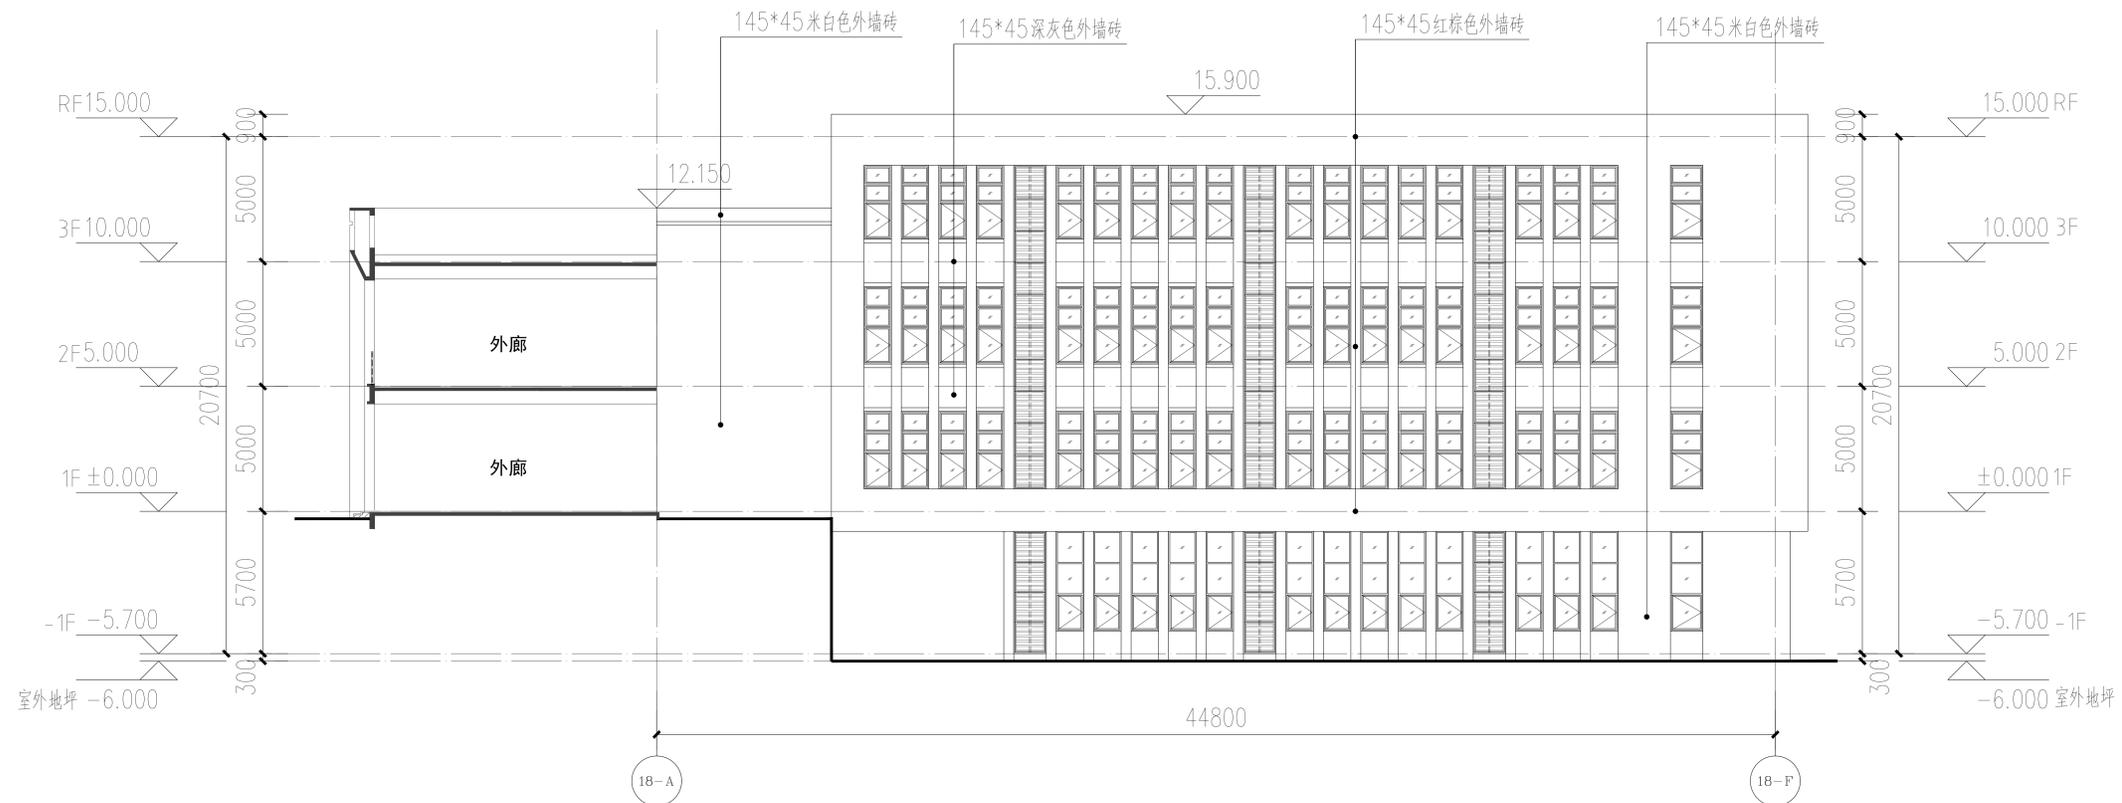

18-A-18-F 轴立面图 1:250

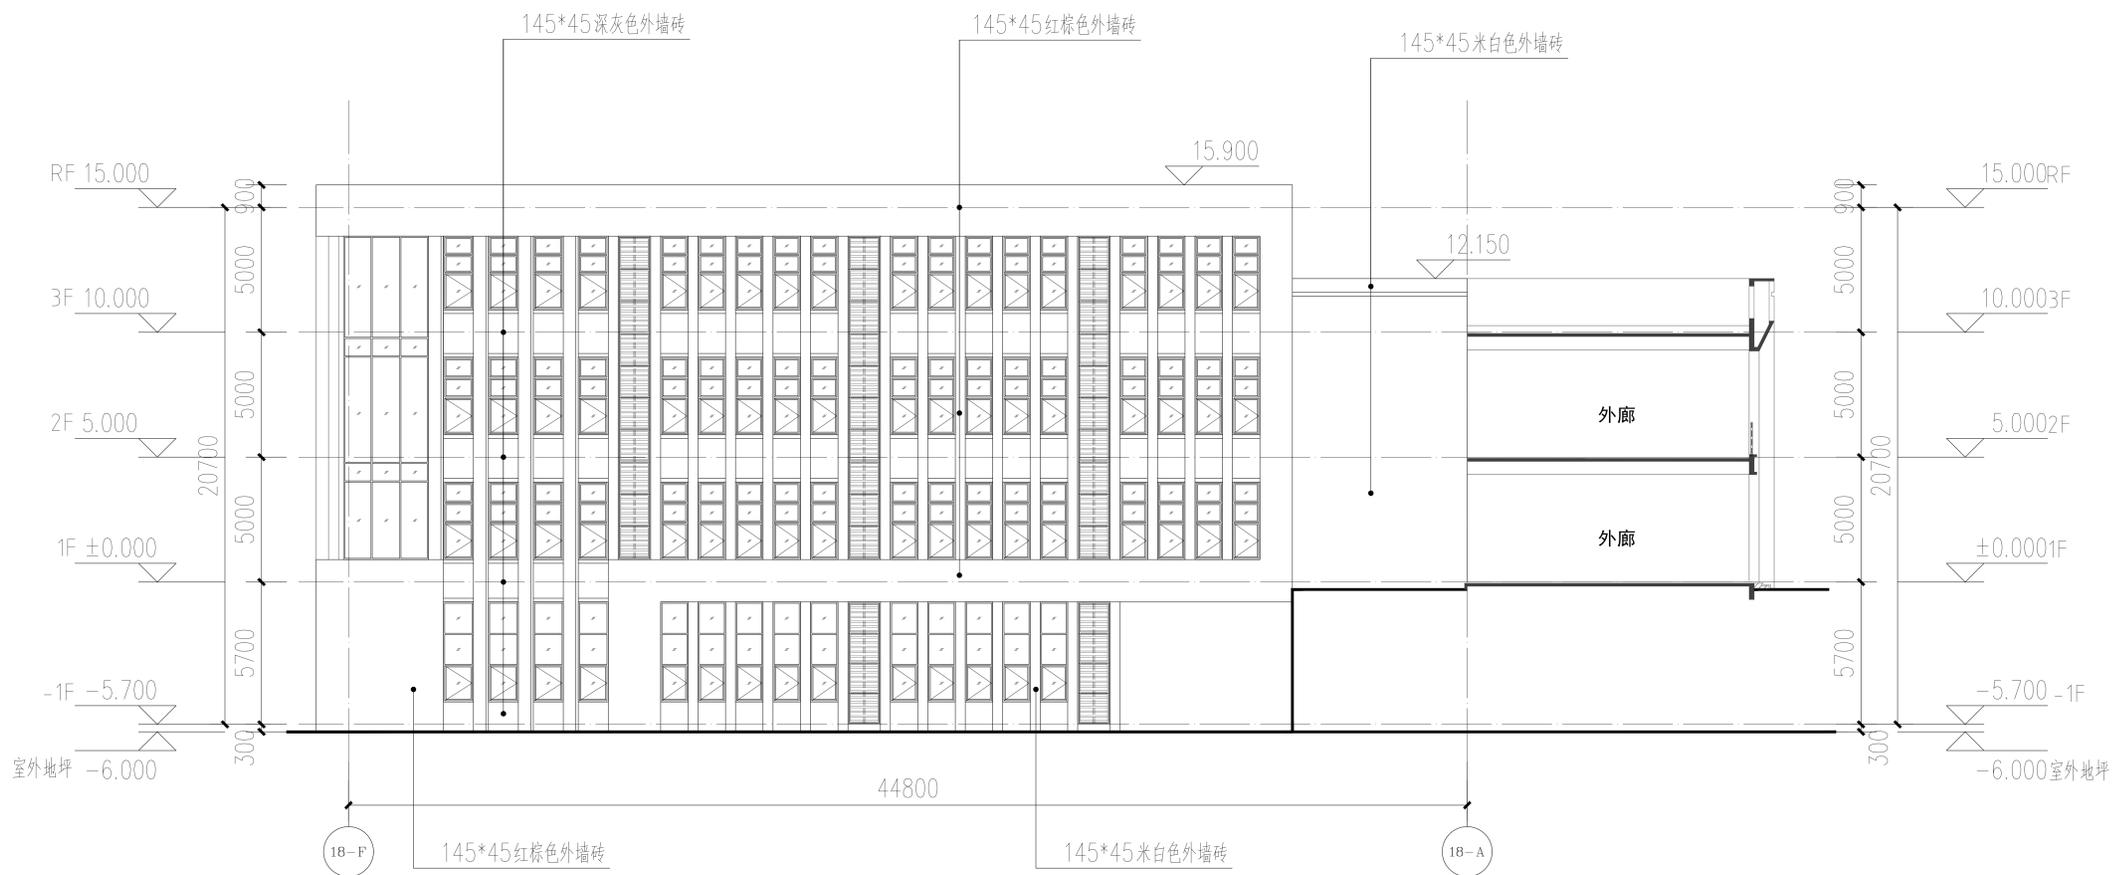

18-F-18-A 轴立面图 1:250

广东中人工程设计有限公司  
GUANGDONG ZHONGREN ENGINEERING DESIGN CO.,LTD.  
地址: 广州市天河区黄埔大道西60号富力盈悦中心塔楼11楼1101室  
电话: +86-20-38602383 邮编: 510610  
A 资质证书: 建筑工程专业设计资质证书: A344014409  
□ 人防工程专项设计资质证书: A244014409  
□ 市政公用专业工程专项设计资质证书: A244014406  
□ 市政行业道路工程专项设计资质证书: A244014406  
□ 市政行业给排水工程专项设计资质证书: A244014406

设计签署		DESIGN SIGNATURE	
项目负责人 PROJECT LEADER	安丽	刘凤婷	陈可茵
专业负责人 CHIEF. ITC	刘凤婷	刘凤婷	陈可茵
设计 DESIGN	刘凤婷	刘凤婷	陈可茵
制图 DRAW	陈可茵	刘凤婷	陈可茵
方案 CONCEPT	刘凤婷	刘凤婷	陈可茵
校对 CHECK	汪泽君	安丽	宋金祥
审核 CHECK	安丽	宋金祥	
审定 REVIEWED	宋金祥		

会签			CONTER-SIGNATURE		
建筑 ARCH.	给排水 PLUMB.	电气 ELEC.			
结构 STR.	暖通 MECH.				

建设单位 CLIENT	广州城建职业学院
项目名称 PROJECT	广州城建职业学院佛冈校区
工程项目名称 SUB-PROJECT	教学楼D3栋
图名 TITLE	18号楼 18-A轴立面图 18-F轴立面图
工程编号 PROJECT NO.	设计阶段: 报建图
专业: SPECIALTY	建筑
图号: DRAW. NO.	J18-L-02
日期: DATE	2025.09
版本号: REVISION	