


建筑				暖通
结构				给排水
电气				工艺
暖通				自控

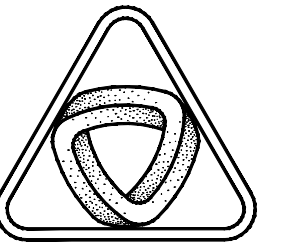

XIN GUANG SHA

广东新广厦建筑设计院有限公司

Guangdong Xinguangsha Architecture

Design Institute Co., Ltd.

建筑工程 甲级 编号 A244003758

城市规划 乙级 编号 [粤]城规编 (183001)

市政工程 乙级 编号 A244003758

(风景园林、给水、排水、道路、桥梁)

工程咨询 乙级 编号 20ZYY(Y)20

工程勘察 乙级 编号 B244003758

(岩土工程、工程测量、测试检测监测)

会 签 COORDINATION	
建 筑 ARCH.	
园 林 GARDEN.	
结 构 STRUCT	
给 排 水 PLUMBING	
电 气 ELEC.	
暖 通 / 燃 气 HVAC / GAS	

附 注
DESCRIPTIONS


1. 不可按图纸（含CAD文件）量取尺寸，所有尺寸均须通过放样确定。未经我方同意不得使用、泄露、散布或复制本文件及其他资料，违者必究。

2. 本施工图设计必须经过相关规划、建设、消防等政府部门及审图公司审核通过后才能施工，否则所造成的一切法律、经济责任及后果应由兴建单位及承包施工单位全部承担。

注		
Note		
审定 APPROVED BY	刘茂发	刘茂发
审核 EXAMINED BY	廖国秋	廖国秋
项目负责人 CAPTAIN	居燕婷	居燕婷
专业负责 CHIEF ENGL.	居燕婷	居燕婷
校对 CHECKED BY	关国忠	关国忠
方案设计 SCHEME DESIGN	李伯铭	李伯铭
设计 DESIGNED BY	朱嘉慧	朱嘉慧

建设单位 CLIENT	佛山利威达纺织有限公司		
建设地点 SITE	清远市佛冈县汤塘镇升平村地段		
工程名称 PROJECT	可再生环保纱线针织面料制造整理项目		
子项-单体名称 SUBPROJECT-UNIT	配电房		
图名 TITLE	首层平面图		
审批编号 APPROVAL NO.	XGS-2023091668		
版次 EDITION NO.	01	日期 DATE	2025. 09
图别 DRAWING TYPE	报建图	图号 DRAWING NO.	A3JS-02
归档纪录 ARCHIVES:			

建筑				暖通
结构				给排水
电气				工艺
暖通				自控

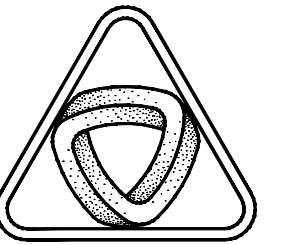

XIN GUANG SHA

广东新广厦建筑设计院有限公司

Guangdong Xinguangsha Architecture
Design Institute Co.,Ltd.

建筑工程 甲级 编号 A244003758

城市规划 乙级 编号 [粤]城规编 (183001)

市政工程 乙级 编号 A244003758

(风景园林、给水、排水、道路、桥梁)

工程咨询 乙级 编号 20ZYY(Y)20

工程勘察 乙级 编号 B244003758

(岩土工程、工程测量、测试检测监测)


会 签 COORDINATION	
建 筑 ARCH.	
园 林 GARDEN.	
结 构 STRUCT	
给 排 水 PLUMBING	
电 气 ELEC.	
暖 通 / 燃 气 HVAC / GAS	

1. 不可按图纸(含CAD文件)量取尺寸,所有尺寸均须通过放样确定。未经我方同意不得使用、泄露、散布或复制本文件及其他资料,违者必究。

2. 本施工图设计必须经过相关规划、建设、消防等政府部门及审图公司审核通过后才能施工,否则所造成的一切法律、经济责任及后果应由兴建单位及承包施工单位全部承担。


注		
Note		
审定 APPROVED BY	刘茂发	刘茂发
审核 EXAMINED BY	廖国秋	廖国秋
项目负责人 CAPTAIN	居燕婷	居燕婷
专业负责 CHIEF ENGL.	居燕婷	居燕婷
校对 CHECKED BY	关国忠	关国忠
方案设计 SCHEME DESIGN	李伯铭	李伯铭
设计 DESIGNED BY	朱嘉慧	朱嘉慧

建设单位 CLIENT	佛山利威达纺织有限公司		
建设地点 SITE	清远市佛冈县汤塘镇升平村地段		
工程名称 PROJECT	可再生环保纱线针织面料制造整染项目		
子项-单体名称 SUBPROJECT-UNIT	配电房		
图名 TITLE	3.0m标高处平面图		
审批编号 APPROVAL NO.	XGS-2023091668		
版次 EDITION NO.	01	日期 DATE	2025.09
图别 DRAWING TYPE	报建图	图号 DRAWING NO.	A3JS-03

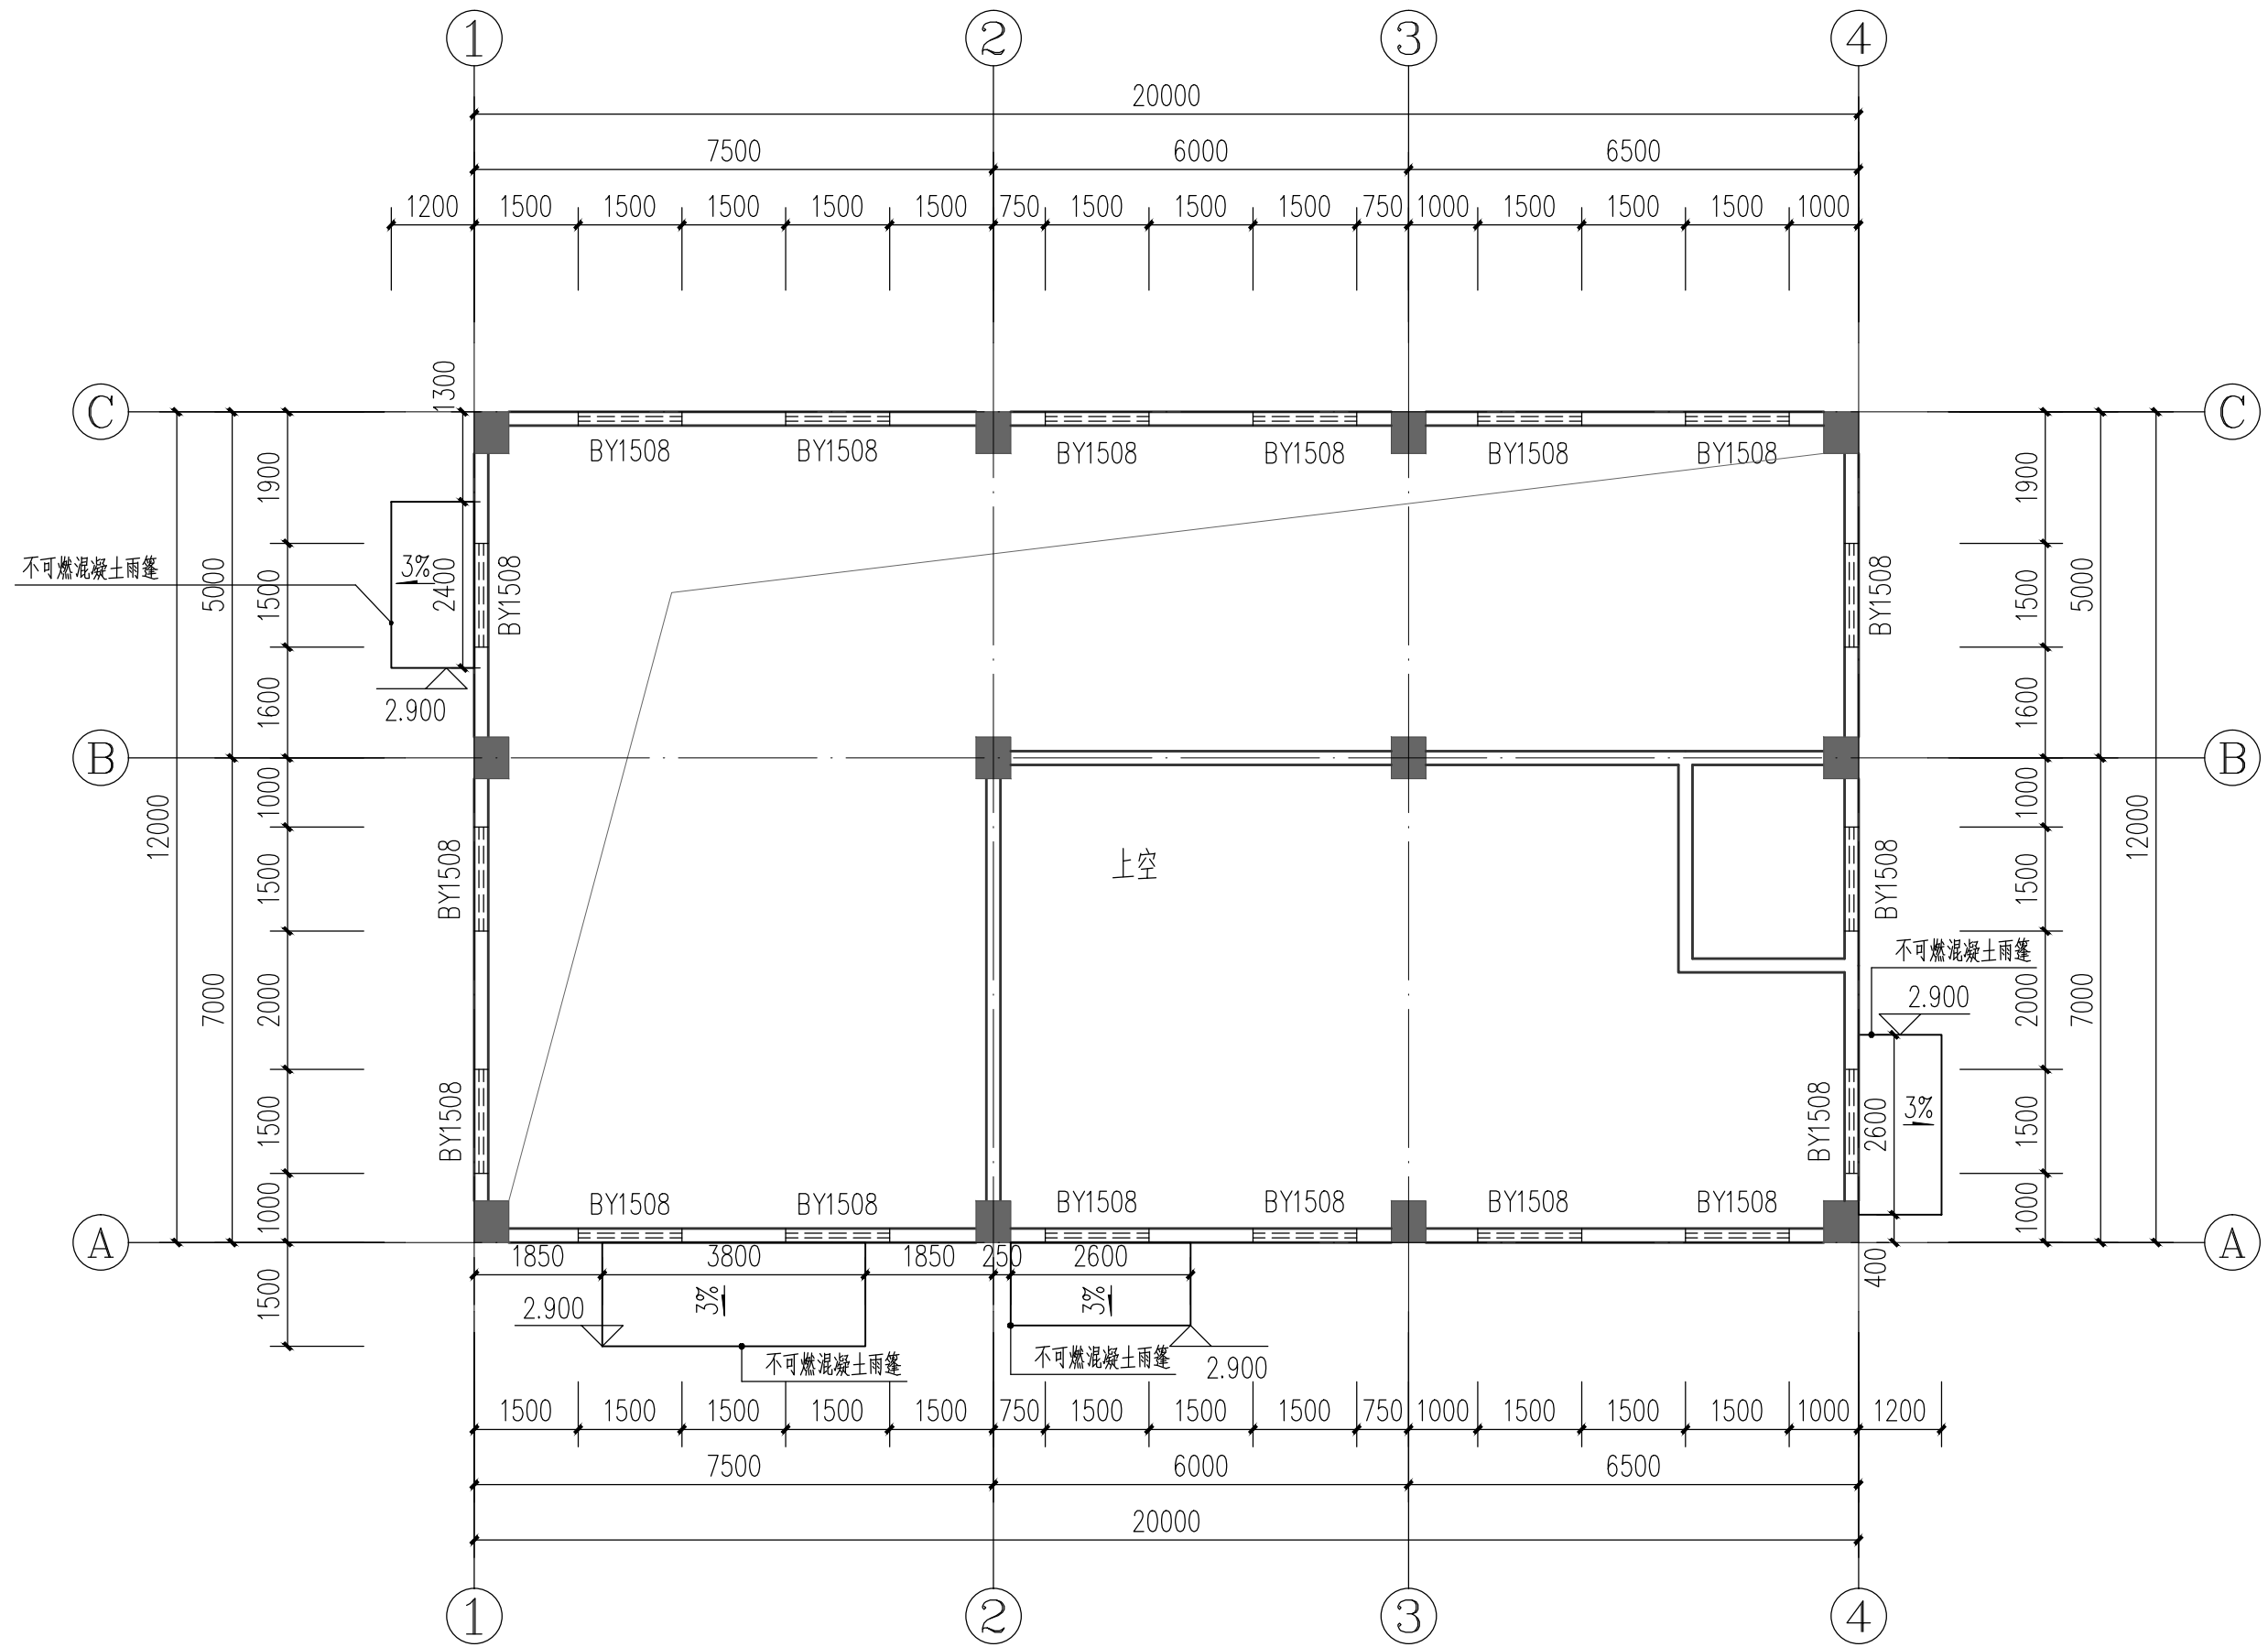


3.0m标高处平面图 1:100


暖通	给排水	工艺	自控
建筑	结构	电气	景观

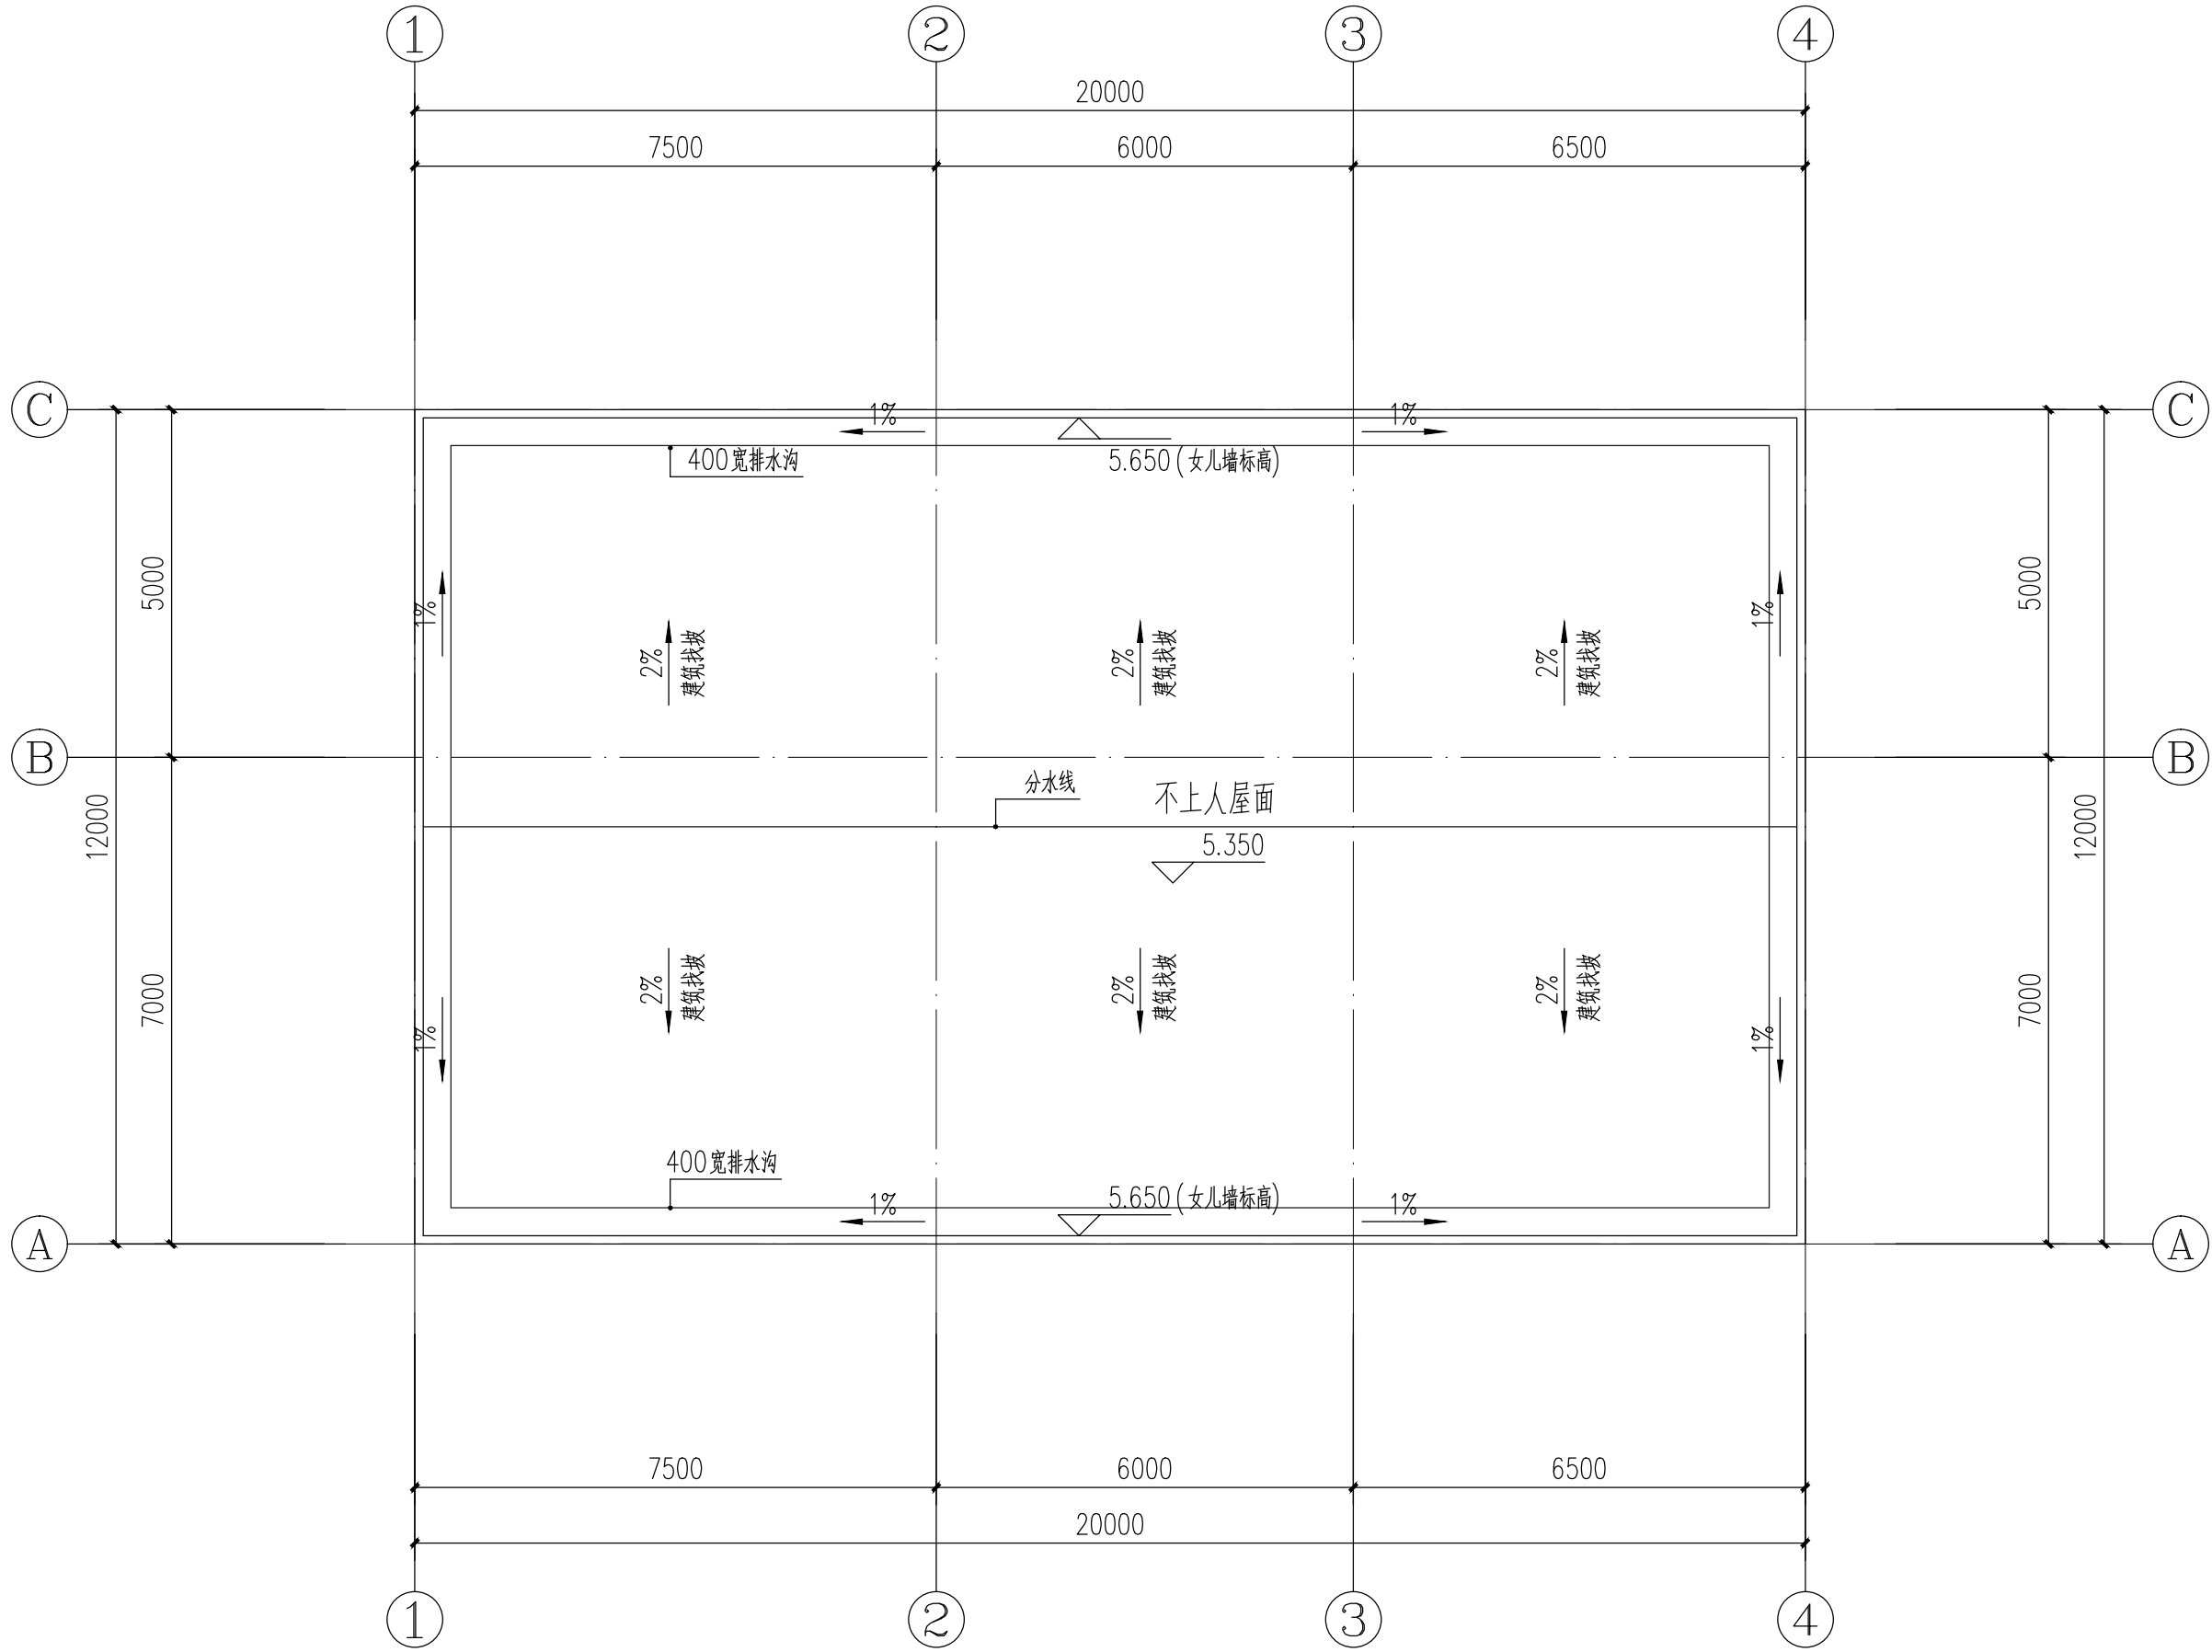

屋面层平面图 1:100

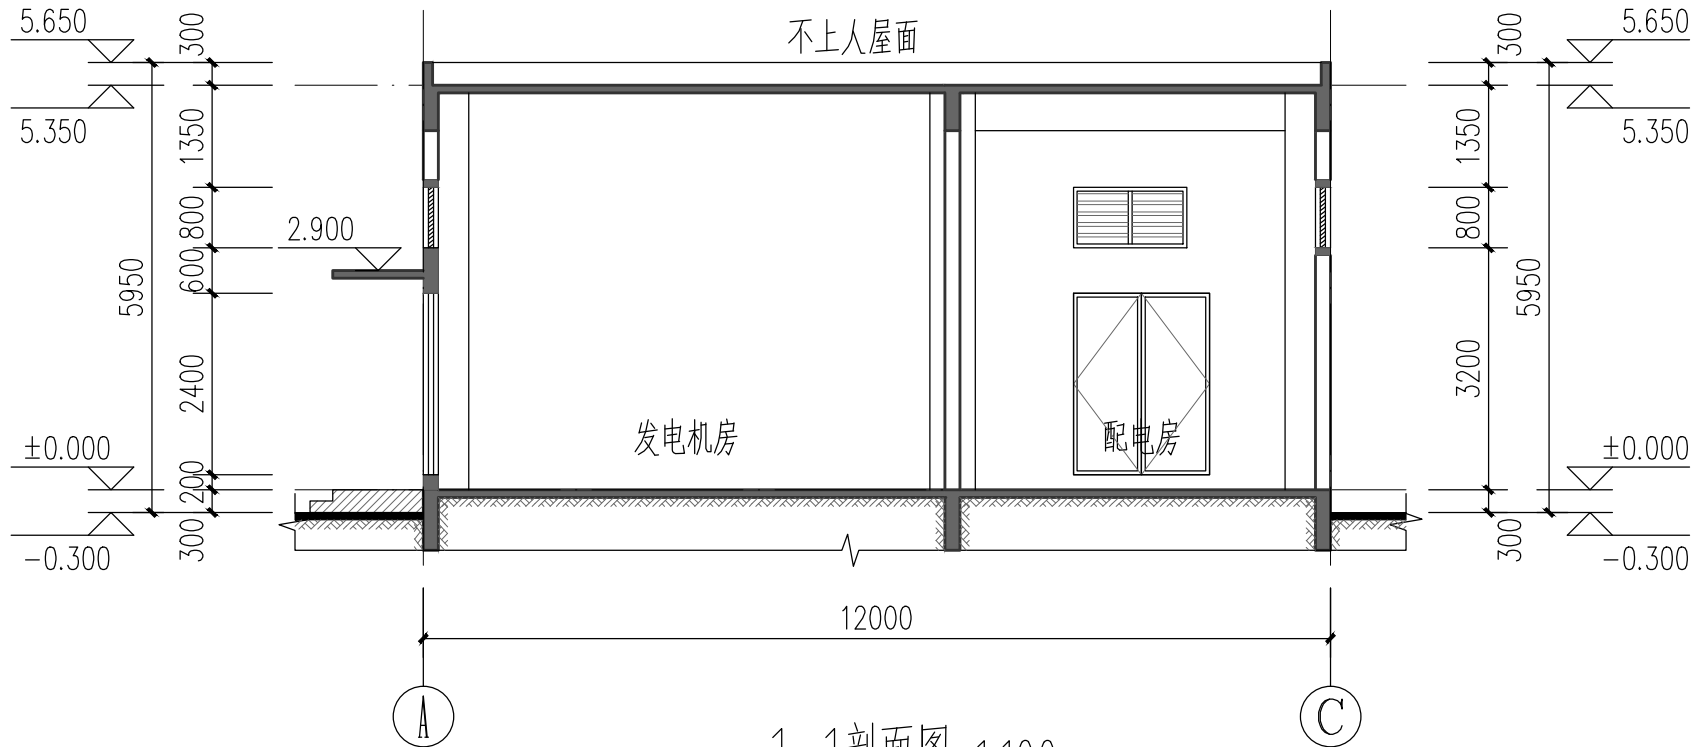

1-1剖面图 1:100

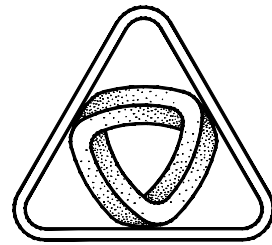

XIN GUANG SHA

广东新广厦建筑设计院有限公司

Guangdong Xinguangsha Architecture

Design Institute Co.,Ltd.

建筑工程 甲级 编号 A244003758

城市规划 乙级 编号 [粤]城规编 (183001)

市政工程 乙级 编号 A244003758

(风景园林、给水、排水、道路、桥梁)

工程咨询 乙级 编号 20ZYY(Y)20

工程勘察 乙级 编号 B244003758

(岩土工程、工程测量、测试检测监测)

会 签 COORDINATION	
建 筑 ARCHI.	
园 林 GARDEN.	
结 构 STRUCT	
给 排 水 PLUMBING	
电 气 ELEC.	
暖 通/燃 气 HVAC/GAS	

附 注 DESCRIPTIONS	
1. 不可按图纸(含CAD文件)量取尺寸,所有尺寸均须通过放样确定。未经我方同意不得使用、泄露、散布或复制本文件及其他资料,违者必究。	
2. 本施工图设计必须经过相关规划、建设、消防等政府部门及审图公司审核通过后才能施工,否则所造成的一切法律、经济责任及后果应由兴建单位及承包施工单位全部承担。	





注 Note		
审 定 APPROVED BY	刘 茂 发	刘茂发
审 核 EXAMINED BY	廖 国 秋	廖国秋
项 目 负 责 CAPTAIN	居 燕 婷	居燕婷
专 业 负 责 CHIEF ENGL.	居 燕 婷	居燕婷
校 对 CHECKED BY	关 国 忠	关国忠
方 案 设 计 SCHEME DESIGN	李 伯 铭	李伯铭
设 计 DESIGNED BY	朱 嘉 慧	朱嘉慧

建 设 单 位 CLIENT	佛冈利威达纺织有限公司
建 设 地 点 SITE	清远市佛冈县汤塘镇升平村地段
工 程 名 称 PROJECT	可再生环保纱线针织面料制造整理项目
子项-单体名称 SUBPROJECT-UNIT	配电房
图 名 TITLE	屋面层平面图 1-1剖面图
审 批 编 号 APPROVAL NO.	XGS-2023091668

版 次 EDITION NO.	01	日 期 DATE	2025. 09
图 别 DRAWING TYPE	报建图	图 号 DRAWING NO.	A3JS-04

归档纪录 ARCHIVES:	
-------------------	--

暖通	给排水	工艺	自控
建筑	结构	电气	设备

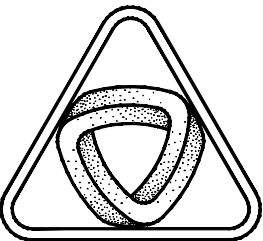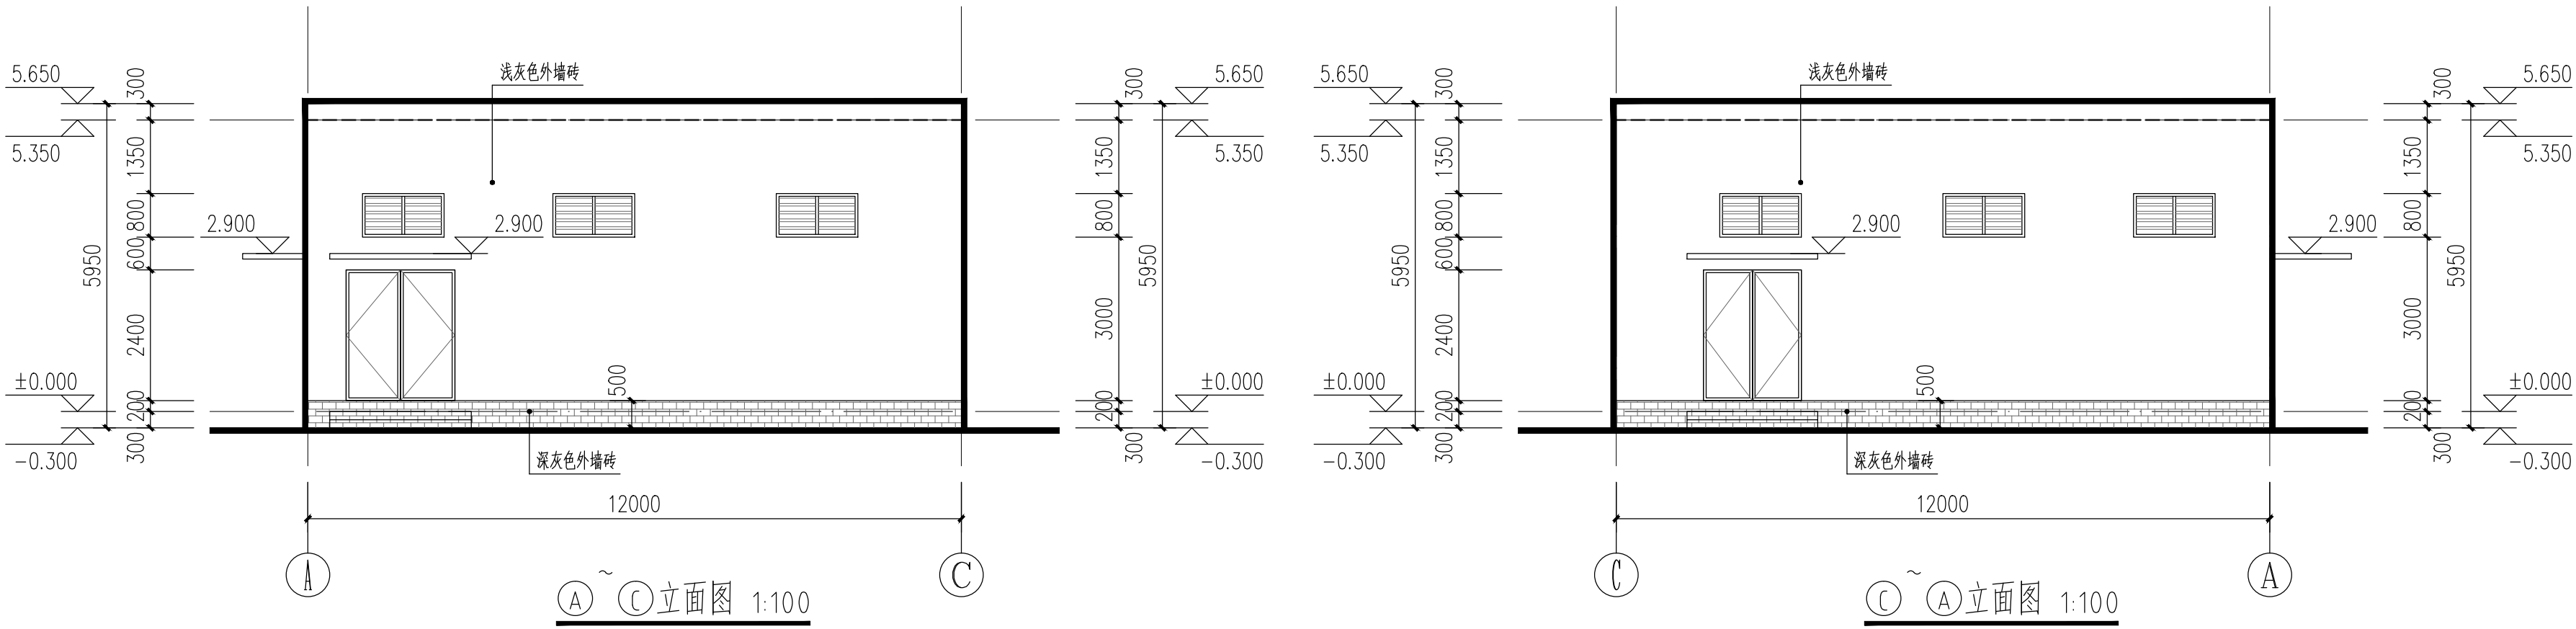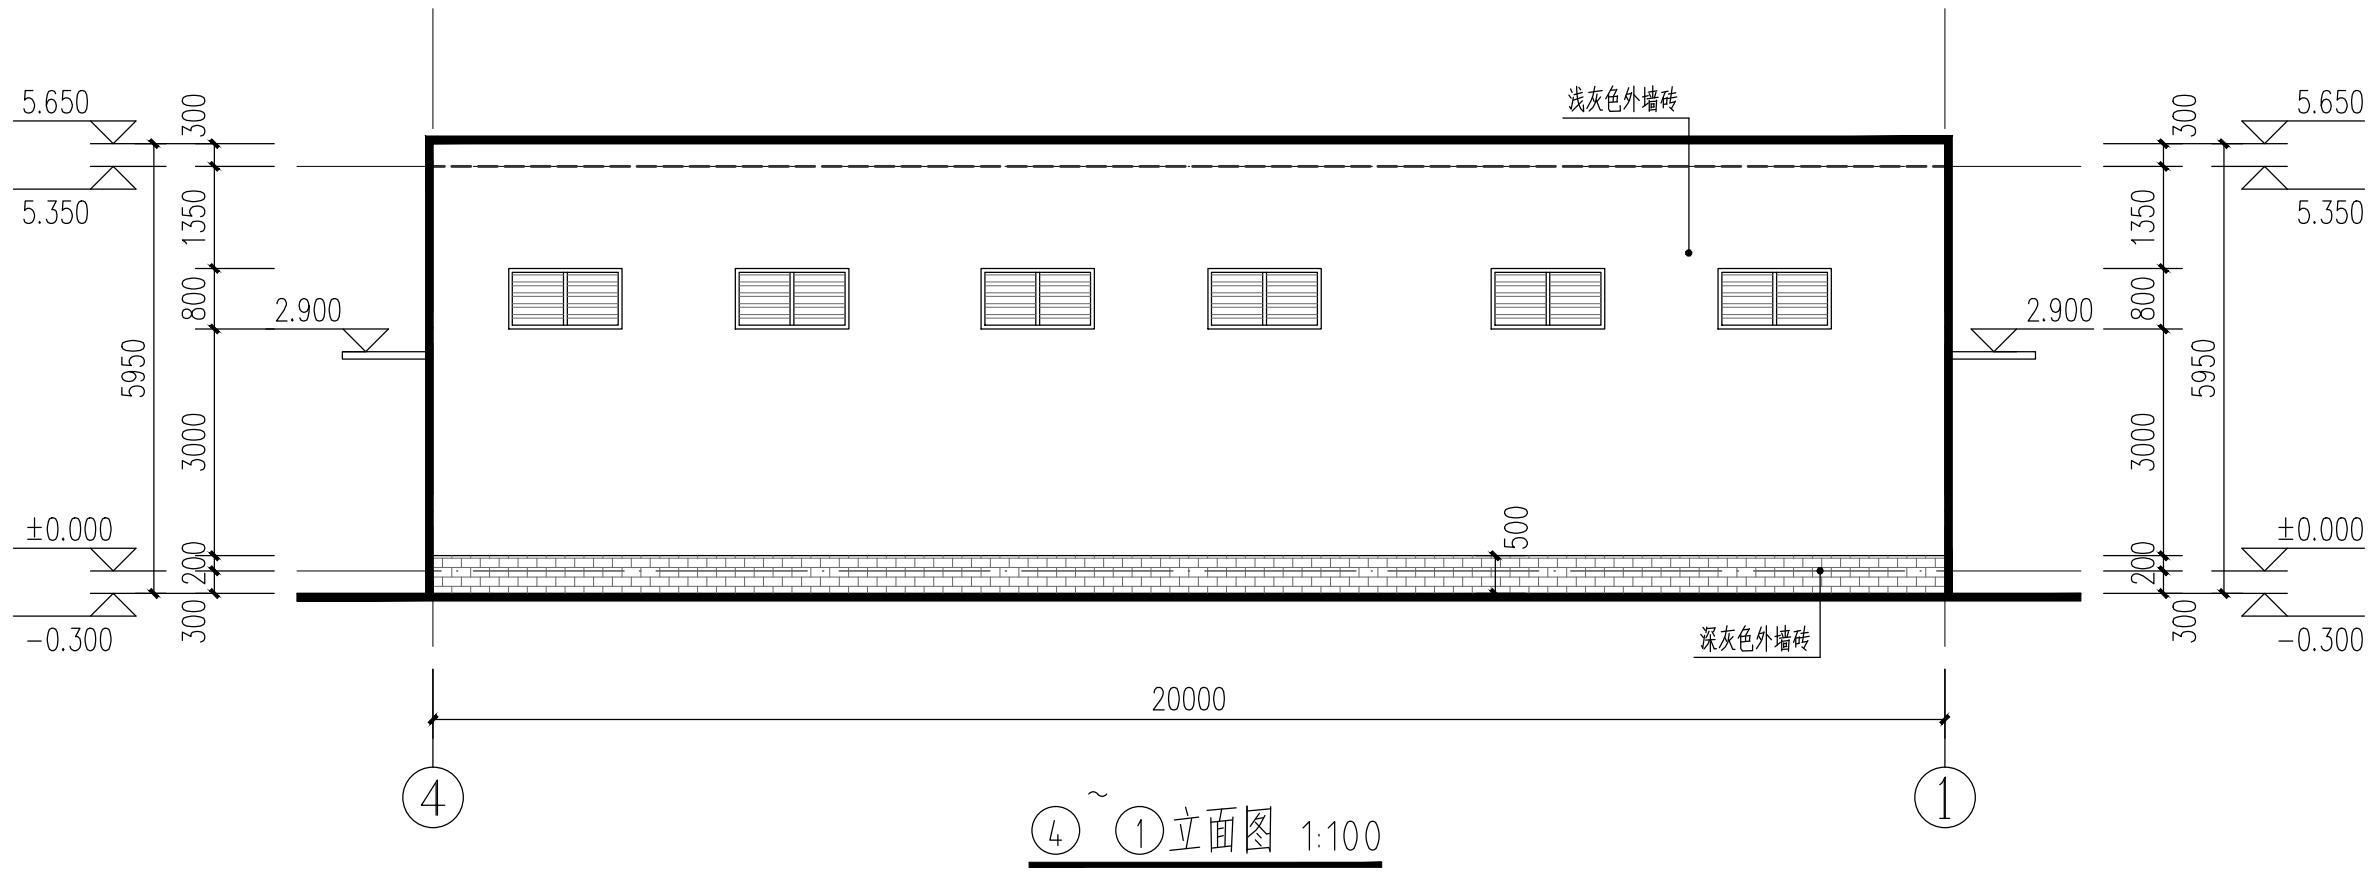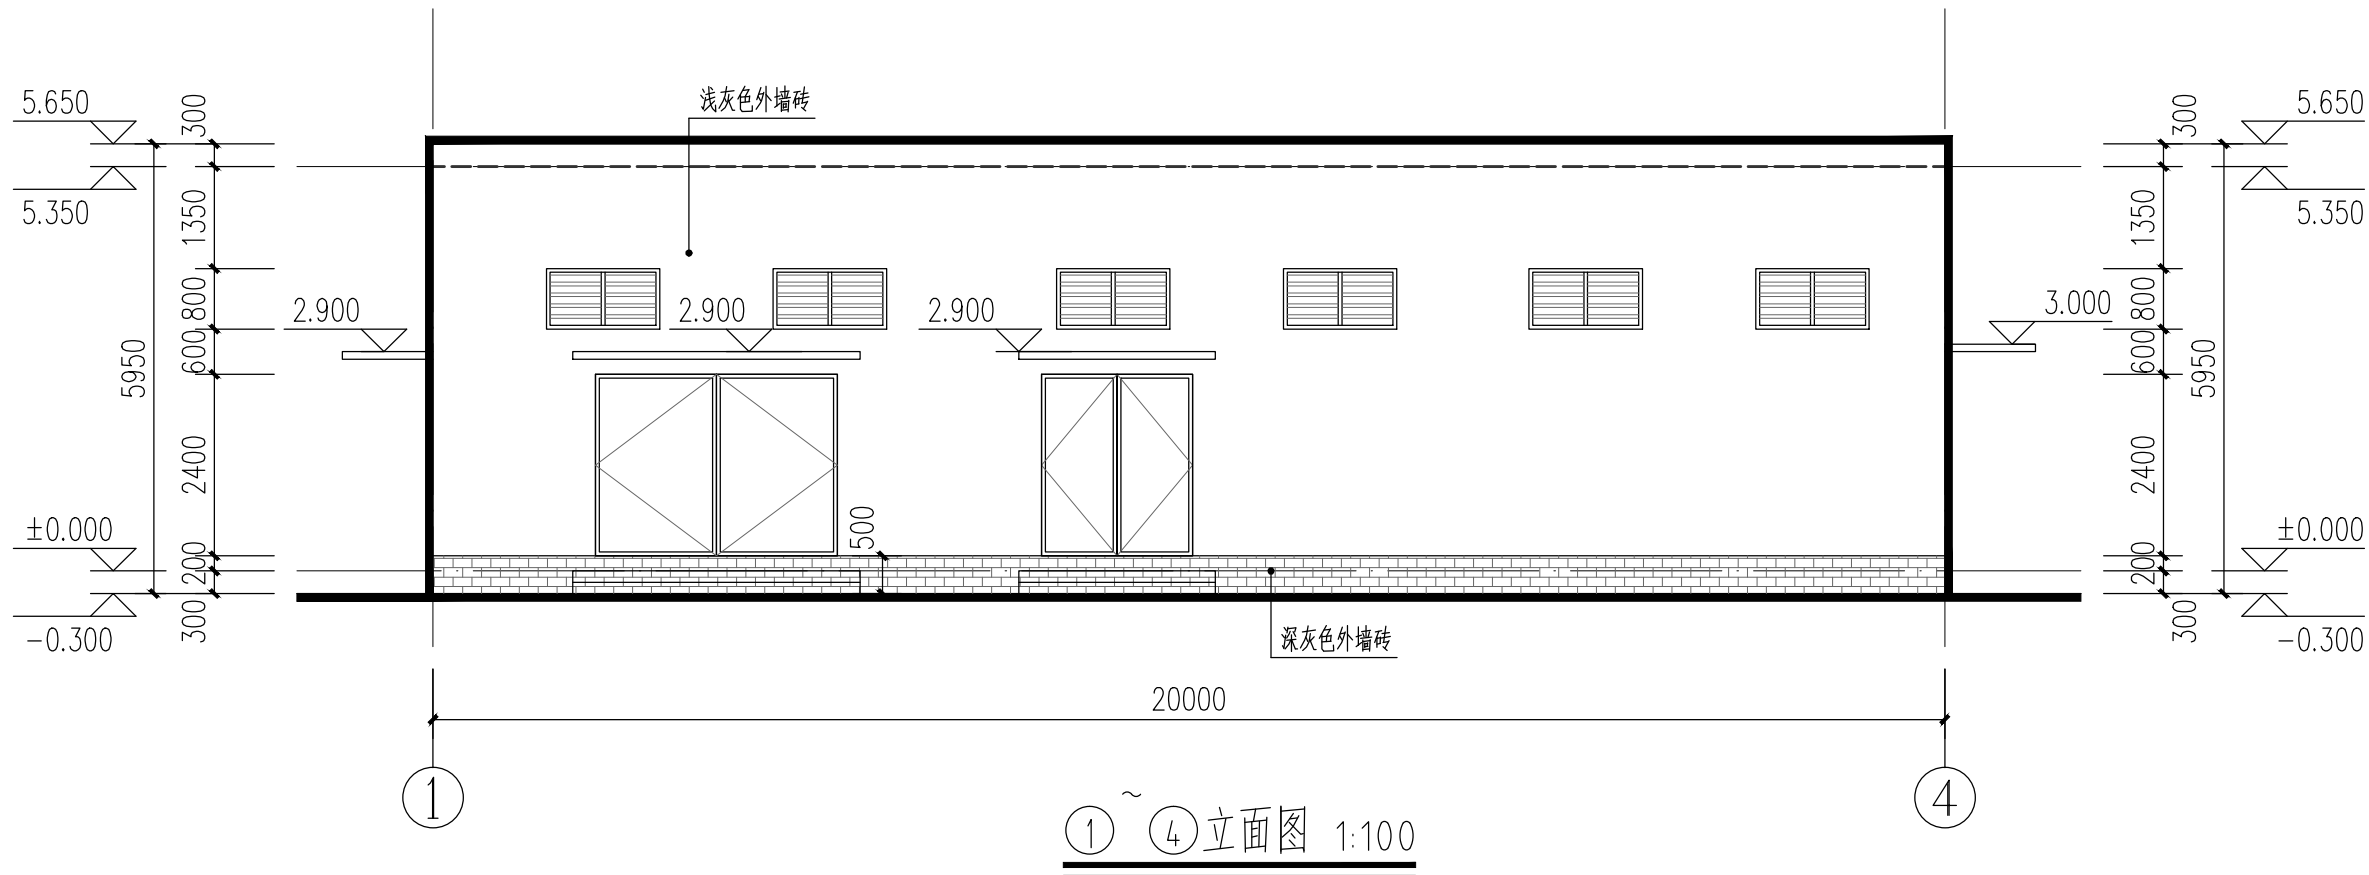

XIN GUANG SHA

广东新广厦建筑设计院有限公司

Guangdong Xinguangsha Architecture
Design Institute Co.,Ltd.

建筑工程 甲级 编号 A244003758

城市规划 乙级 编号 [粤]城规编 (183001)

市政工程 乙级 编号 A244003758

(风景园林、给水、排水、道路、桥梁)

工程咨询 乙级 编号 20ZY(Y)20

工程勘察 乙级 编号 B244003758

(岩土工程、工程测量、测试检测监测)

会 签 COORDINATION	
建 筑 ARCHI.	
园 林 GARDEN.	
结 构 STRUCT.	
给 排 水 PLUMBING	
电 气 ELEC.	
暖 通/燃 气 HVAC/GAS	


附 注 DESCRIPTIONS	
1. 不可按图纸(含CAD文件)量取尺寸,所有尺寸均须通过放样确定。未经我方同意不得使用、泄露、散布或复制本文件及其他资料,违者必究。	
2. 本施工图设计必须经过相关规划、建设、消防等政府部门及审图公司审核通过后才能施工,否则所造成的一切法律、经济责任及后果应由兴建单位及承包施工单位全部承担。	

注 Note		
审 定 APPROVED BY	刘 茂 发	刘茂发
审 核 EXAMINED BY	廖 国 秋	廖国秋
项 目 负 责 CAPTAIN	居 燕 婷	居燕婷
专 业 负 责 CHIEF ENGL.	居 燕 婷	居燕婷
校 对 CHECKED BY	关 国 忠	关国忠
方 案 设 计 SCHEME DESIGN	李 伯 铭	李伯铭
设 计 DESIGNED BY	朱 嘉 慧	朱嘉慧

建 设 单 位 CLIENT	佛冈利威达纺织有限公司	
建 设 地 点 SITE	清远市佛冈县汤塘镇升平村地段	
工 程 名 称 PROJECT	可再生环保纱线针织面料制造整理项目	
子项-单体名称 SUBPROJECT-UNIT	配电房	
图 名 TITLE	①~④立面图 ④~①立面图 ④~③立面图 ③~④立面图	
审 批 编 号 APPROVAL NO.	XGS-2023091668	
版 次 EDITION NO.	01	日 期 DATE
图 别 DRAWING TYPE	报建图	图 号 DRAWING NO.

归档纪录 ARCHIVES:	
-------------------	--

暖通	给排水	工艺	自控
建筑	结构	电气	景观

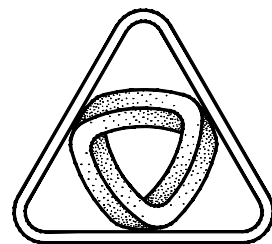

XIN GUANG SHA

广东新广厦建筑设计院有限公司

Guangdong Xinguangsha Architecture
Design Institute Co.,Ltd.

建筑工程 甲级 编号 A244003758

城市规划 乙级 编号 [粤]城规编 (183001)

市政工程 乙级 编号 A244003758

(风景园林、给水、排水、道路、桥梁)

工程咨询 乙级 编号 20ZY(Y)20

工程勘察 乙级 编号 B244003758

(岩土工程、工程测量、测试检测监测)

会 签

COORDINATION

建 筑 ARCHI.	
园 林 GARDEN.	
结 构 STRUCT.	
给 排 水 PLUMBING	
电 气 ELEC.	
暖 通/燃 气 HVAC/GAS	

附 注

DESCRIPTIONS

1. 不可按图纸(含CAD文件)量取尺寸,所有尺寸均须通过放样确定。未经我方同意不得使用、泄露、散布或复制本文件及其他资料,违者必究。
2. 本施工图设计必须经过相关规划、建设、消防等政府部门及审图公司审核通过后才能施工,否则所造成的一切法律、经济责任及后果应由兴建单位及承包施工单位全部承担。

注


Note

审 定 APPROVED BY	刘 茂 发	叶 浩 强
审 核 EXAMINED BY	廖 国 秋	廖 国 秋
项 目 负 责 CAPTAIN	居 燕 婷	居 燕 婷
专 业 负 责 CHIEF ENGL.	居 燕 婷	居 燕 婷
校 对 CHECKED BY	关 国 忠	关 国 忠
方 案 设 计 SCHEME DESIGN	李 伯 铭	李 伯 铭
设 计 DESIGNED BY	朱 嘉 慧	朱 嘉 慧

建 设 单 位 CLIENT	佛冈利威达纺织有限公司
建 设 地 点 SITE	清远市佛冈县汤塘镇升平村地段
工 程 名 称 PROJECT	可再生环保纱线针织 面料制造整理项目
子项-单体名称 SUBPROJECT-UNIT	配电房
图 名 TITLE	首层平面图
审 批 编 号 APPROVAL NO.	XGS-2023091668

版 次 EDITION NO.	01	日 期 DATE	2025. 09
图 别 DRAWING TYPE	报建图	图 号 DRAWING NO.	A5JS-02


归档纪录
ARCHIVES:

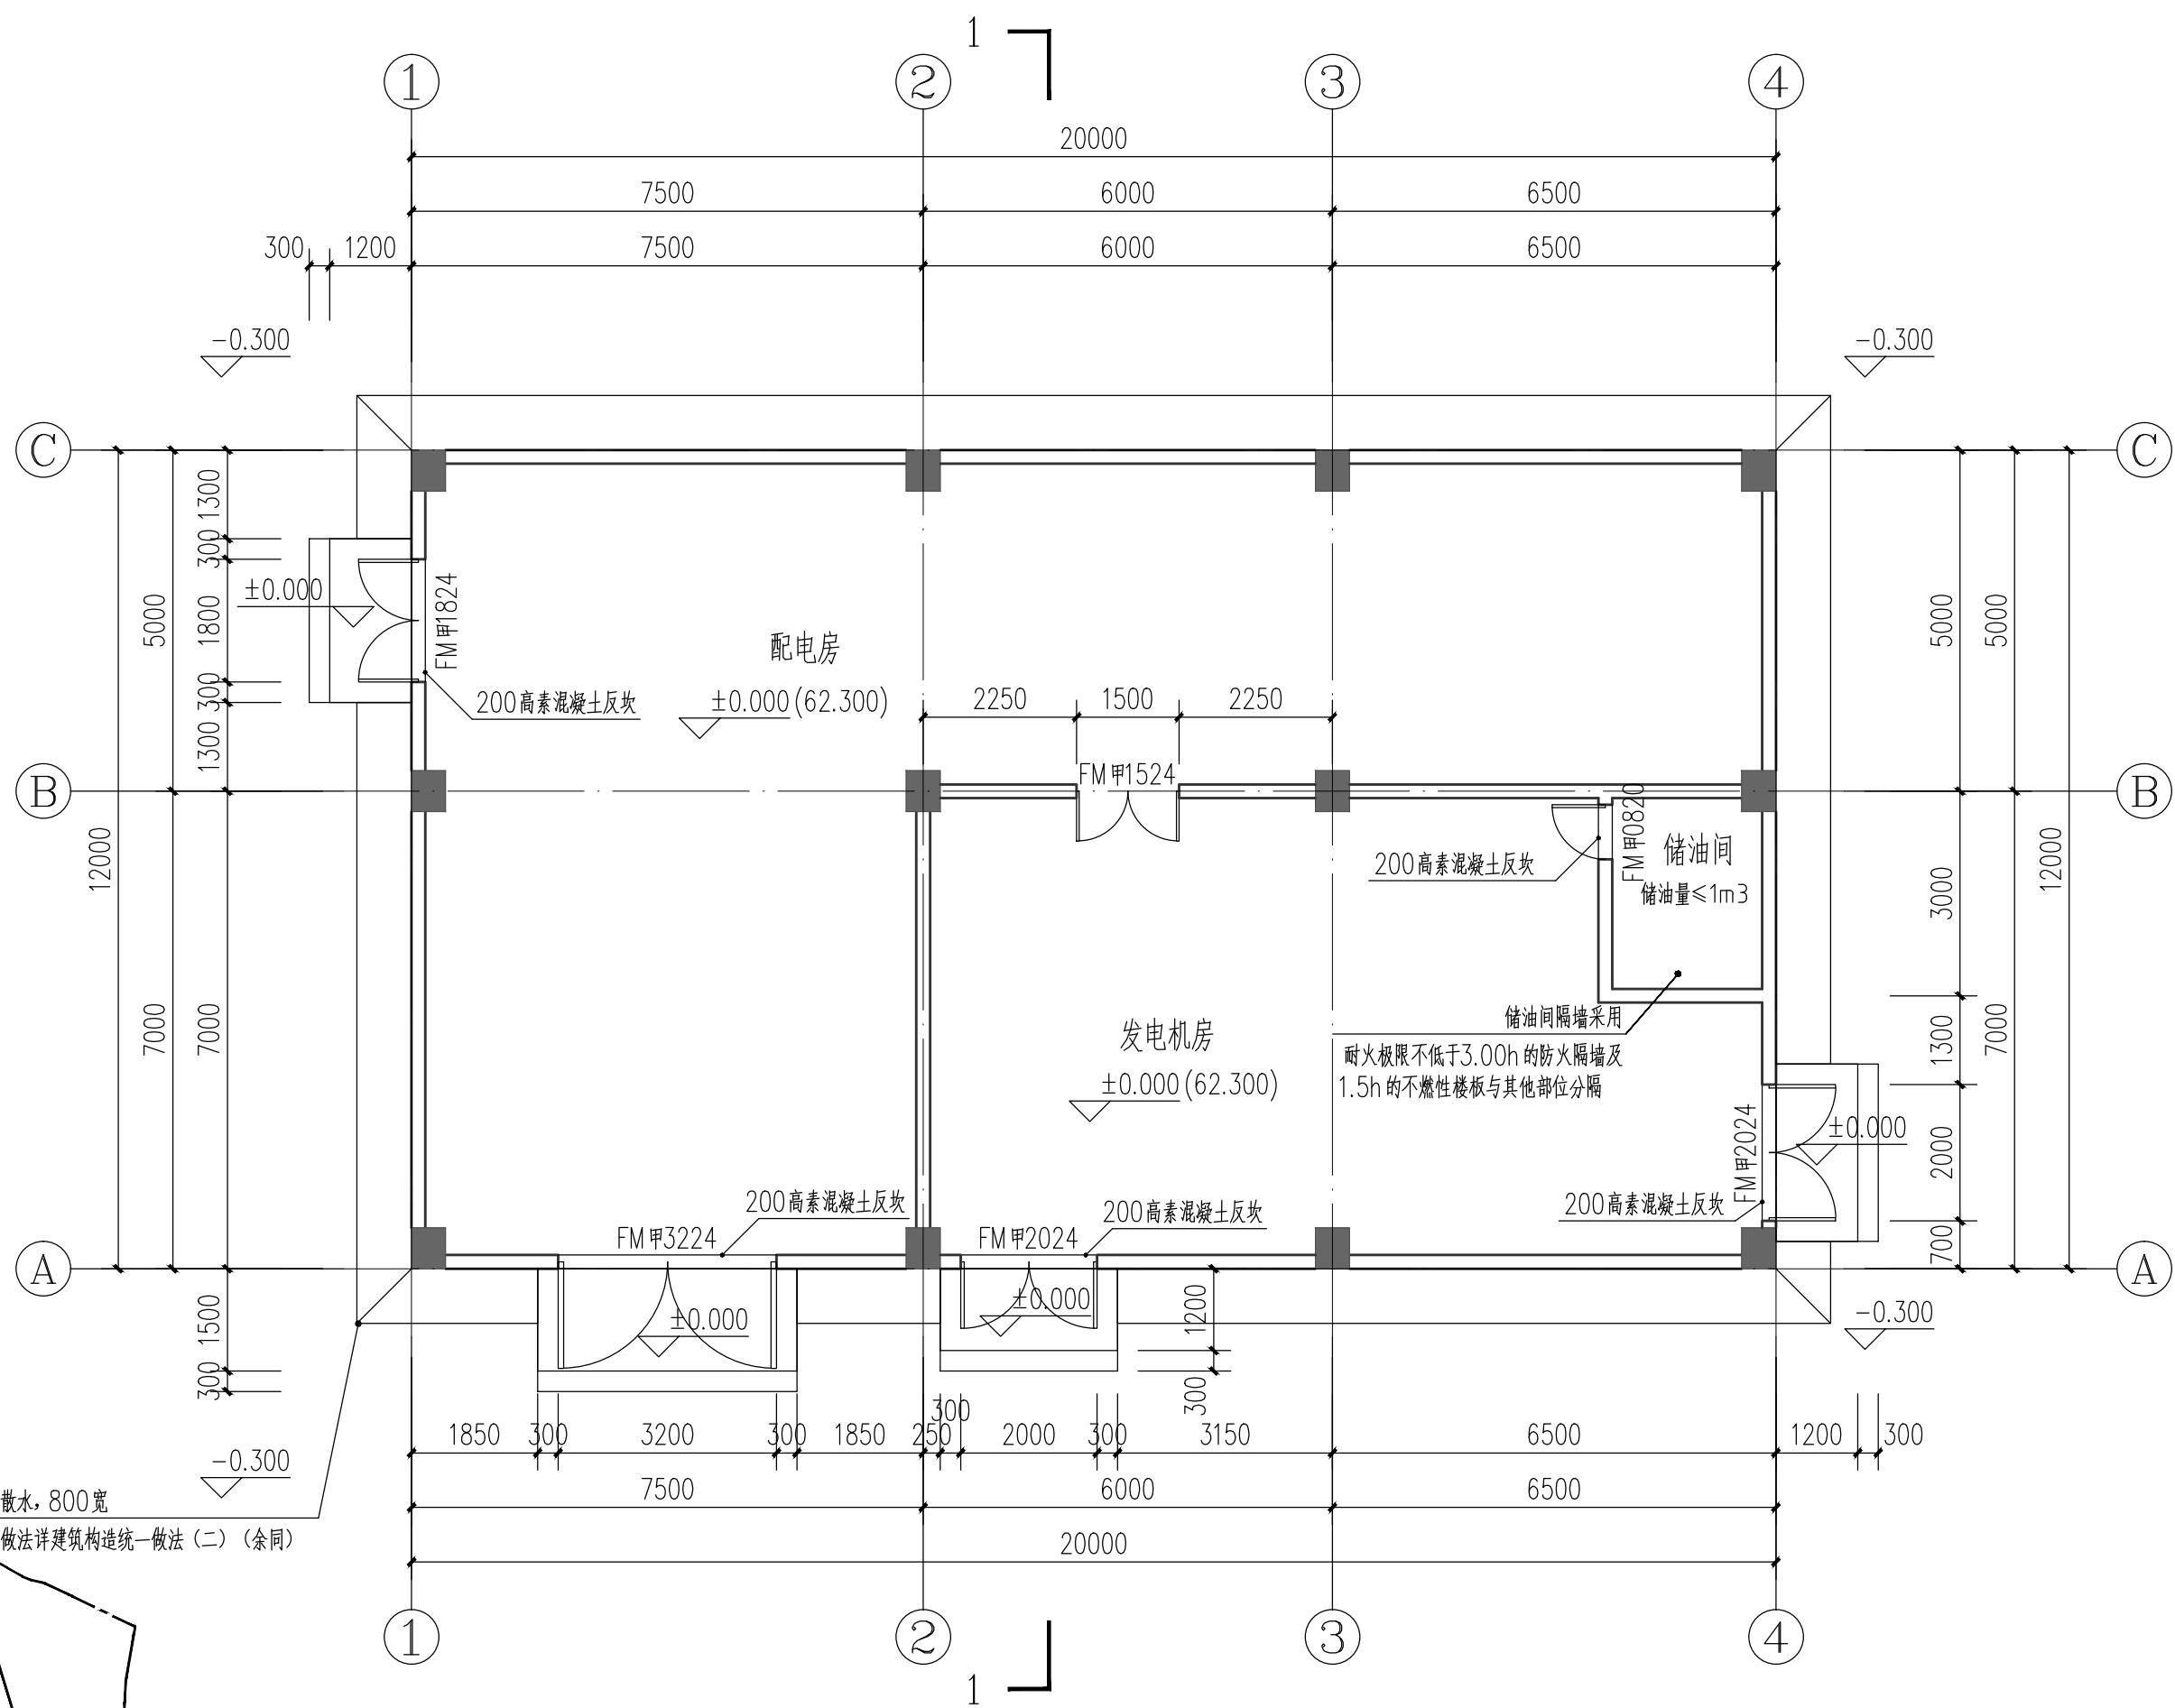


首层平面图 1:100

位置图


图中填充部分为本子项工程

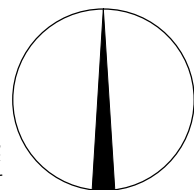

暖通	给排水	工艺	自控
建筑	结构	电气	暖通

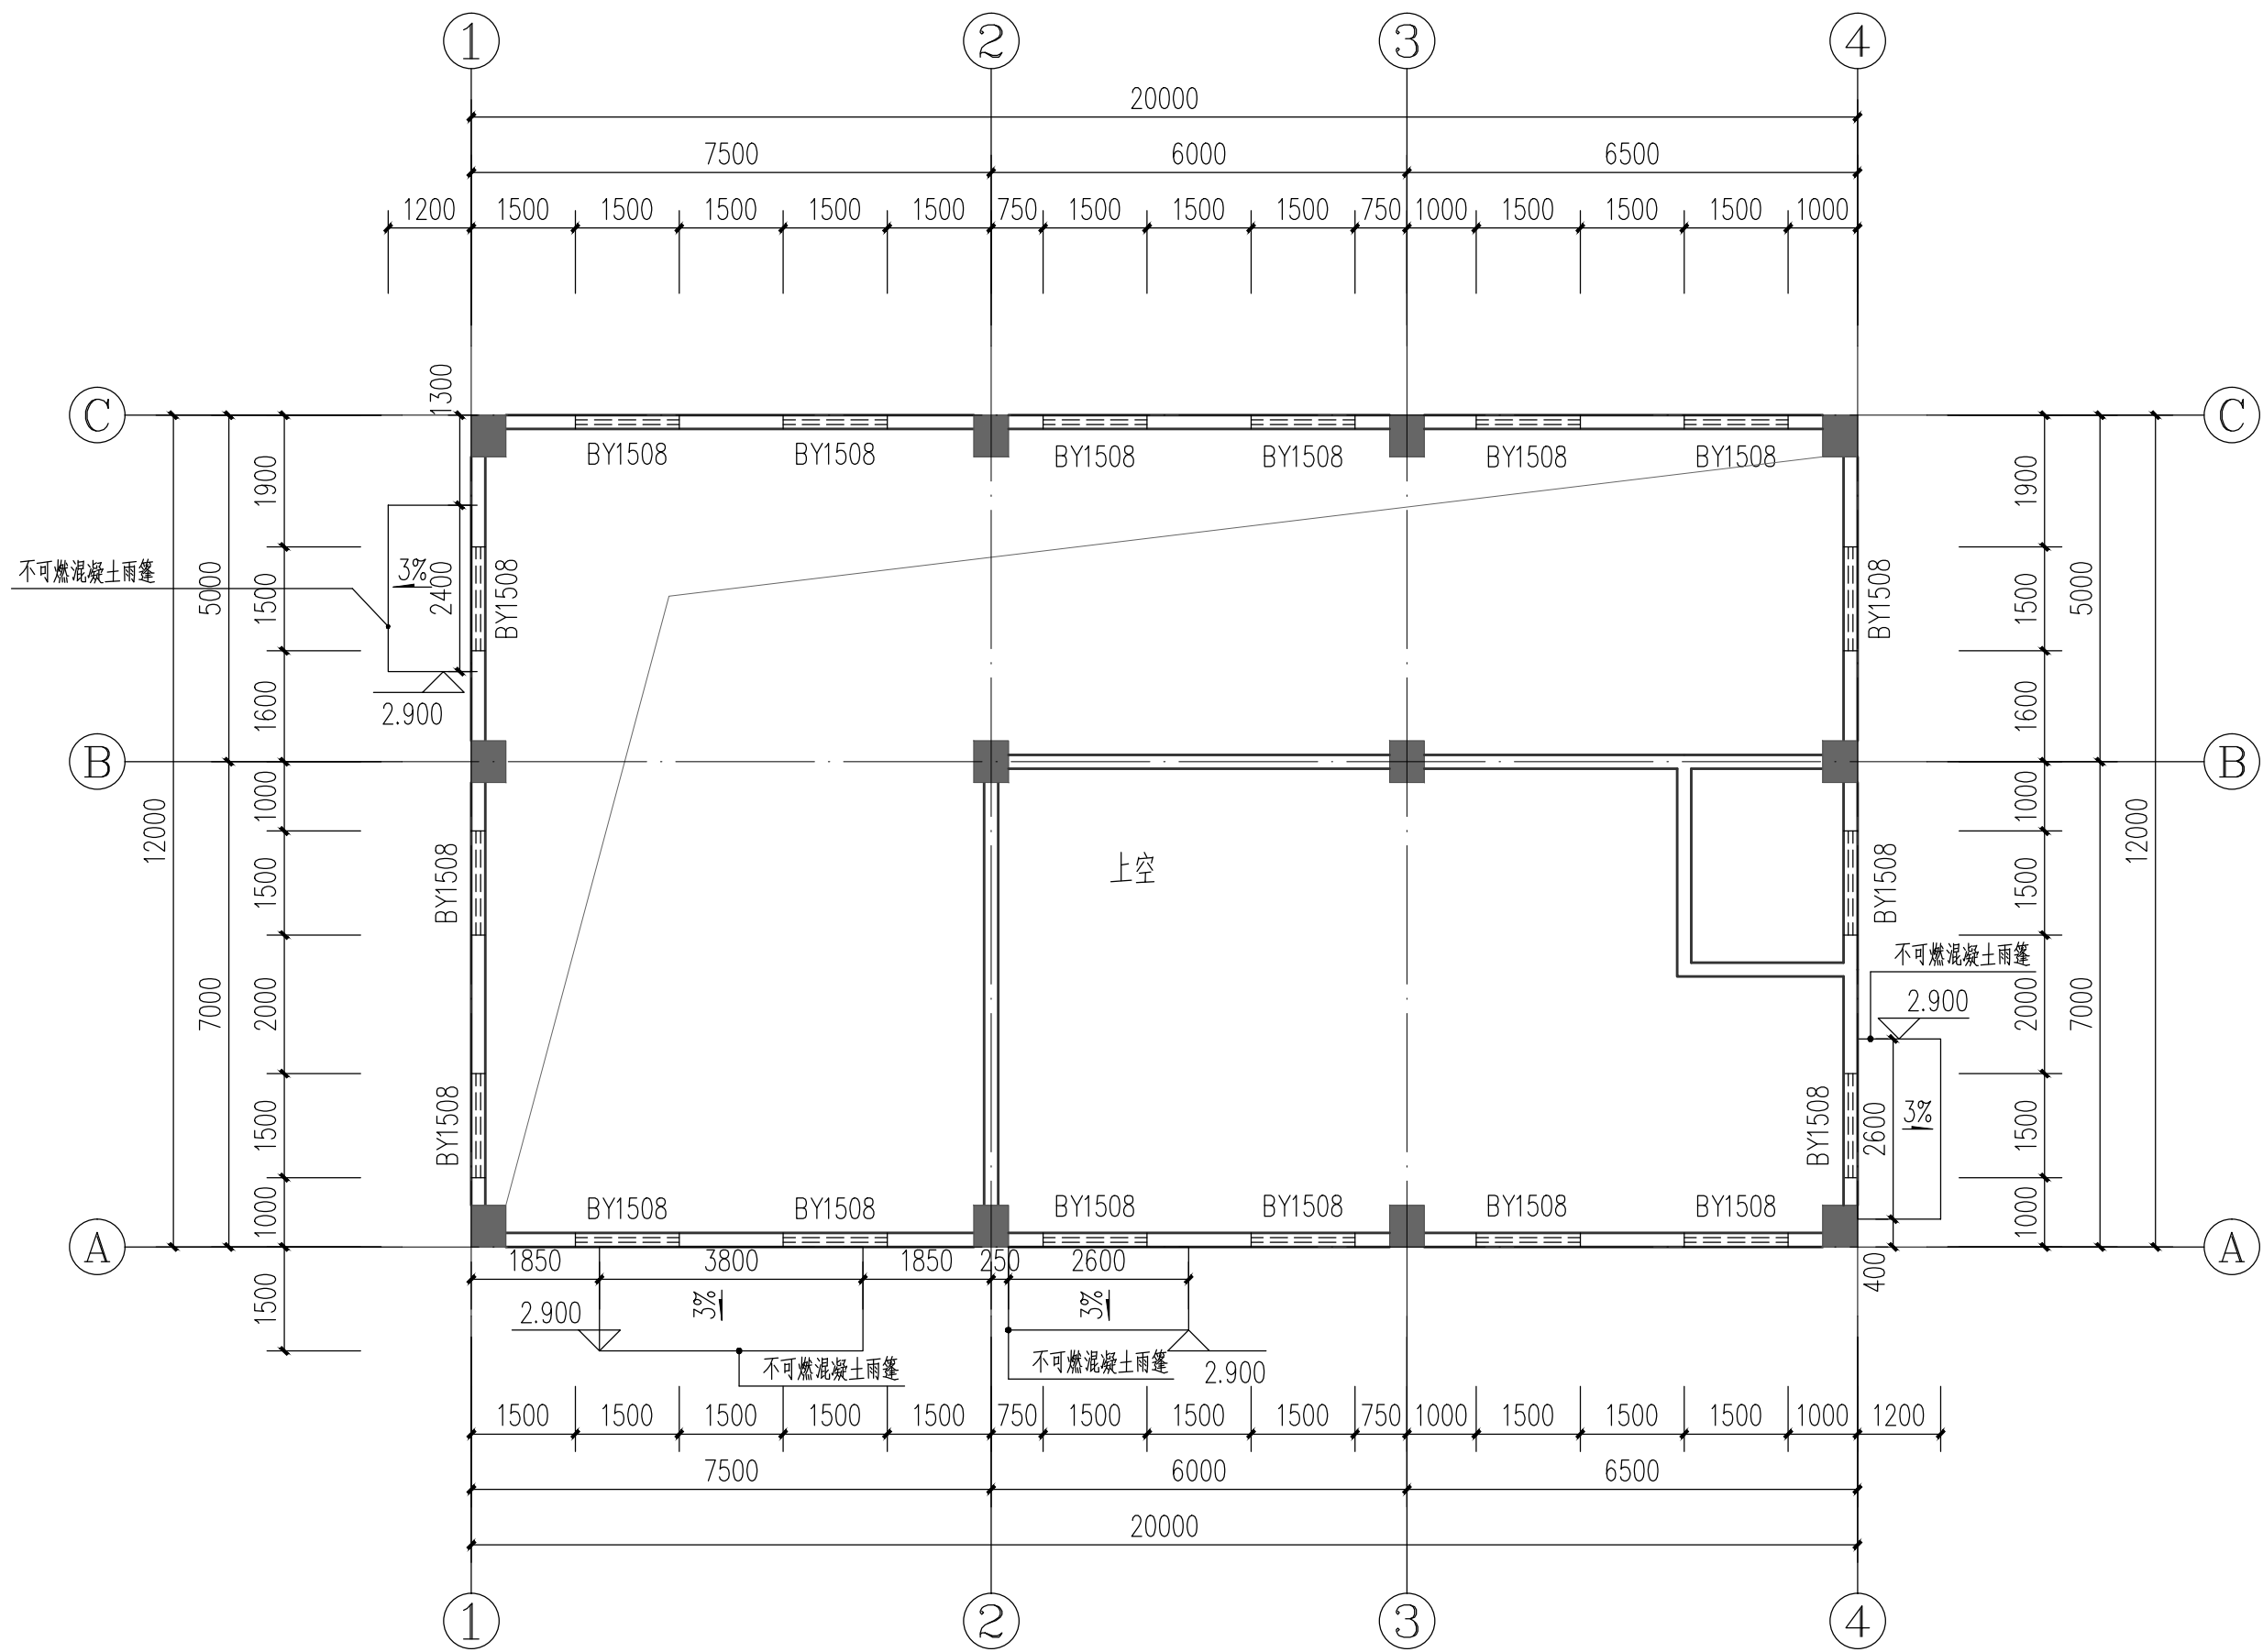

3.0m标高处平面图 1:100

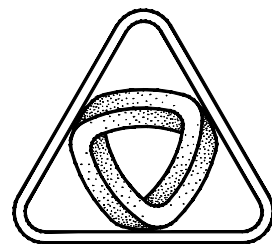

XIN GUANG SHA

广东新广厦建筑设计院有限公司

Guangdong Xinguangsha Architecture
Design Institute Co.,Ltd.

建筑工程 甲级 编号 A244003758

城市规划 乙级 编号 [粤]城规编 (183001)

 
 
 
 
 
 
 
市政工程 乙级 编号 A244003758

(风景园林、给水、排水、道路、桥梁)


工程咨询 乙级 编号 20ZY(Y) 20

工程勘察 乙级 编号 B244003758


(岩土工程、工程测量、测试检测监测)

会 签 COORDINATION			
建 筑 ARCHI.			
园 林 GARDEN.			
结 构 STRUCT.			
给 排 水 PLUMBING			
电 气 ELEC.			
暖 通/燃 气 HVAC/GAS			
附 注 DESCRIPTIONS			
1. 不可按图纸(含CAD文件)量取尺寸,所有尺寸均须通过放样确定。未经我方同意不得使用、泄露、散布或复制本文件及其他资料,违者必究。 2. 本施工图设计必须经过相关规划、建设、消防等政府部门及审图公司审核通过后才能施工,否则所造成的一切法律、经济责任及后果应由兴建单位及承包施工单位全部承担。			
注 Note			
审 定 APPROVED BY	刘 茂 发		
审 核 EXAMINED BY	廖 国 秋		
项 目 负 责 CAPTAIN	居 燕 婷		
专 业 负 责 CHIEF ENGL.	居 燕 婷		
校 对 CHECKED BY	关 国 忠		
方 案 设 计 SCHEME DESIGN	李 伯 铭		
设 计 DESIGNED BY	朱 嘉 慧		
建 设 单 位 CLIENT	佛冈利威达纺织有限公司		
建 设 地 点 SITE	清远市佛冈县汤塘镇升平村地段		
工 程 名 称 PROJECT	可再生环保纱线针织面料制造整理项目		
子项-单体名称 SUBPROJECT-UNIT	配电房		
图 名 TITLE	3.0m标高处平面图		
审 批 编 号 APPROVAL NO.	XGS-2023091668		
版 次 EDITION NO.	01	日 期 DATE	2025. 09
图 别 DRAWING TYPE	报建图	图 号 DRAWING NO.	A5JS-03
归档纪录 ARCHIVES:			


暖通	给排水	工艺	自控
建筑	结构	电气	景观

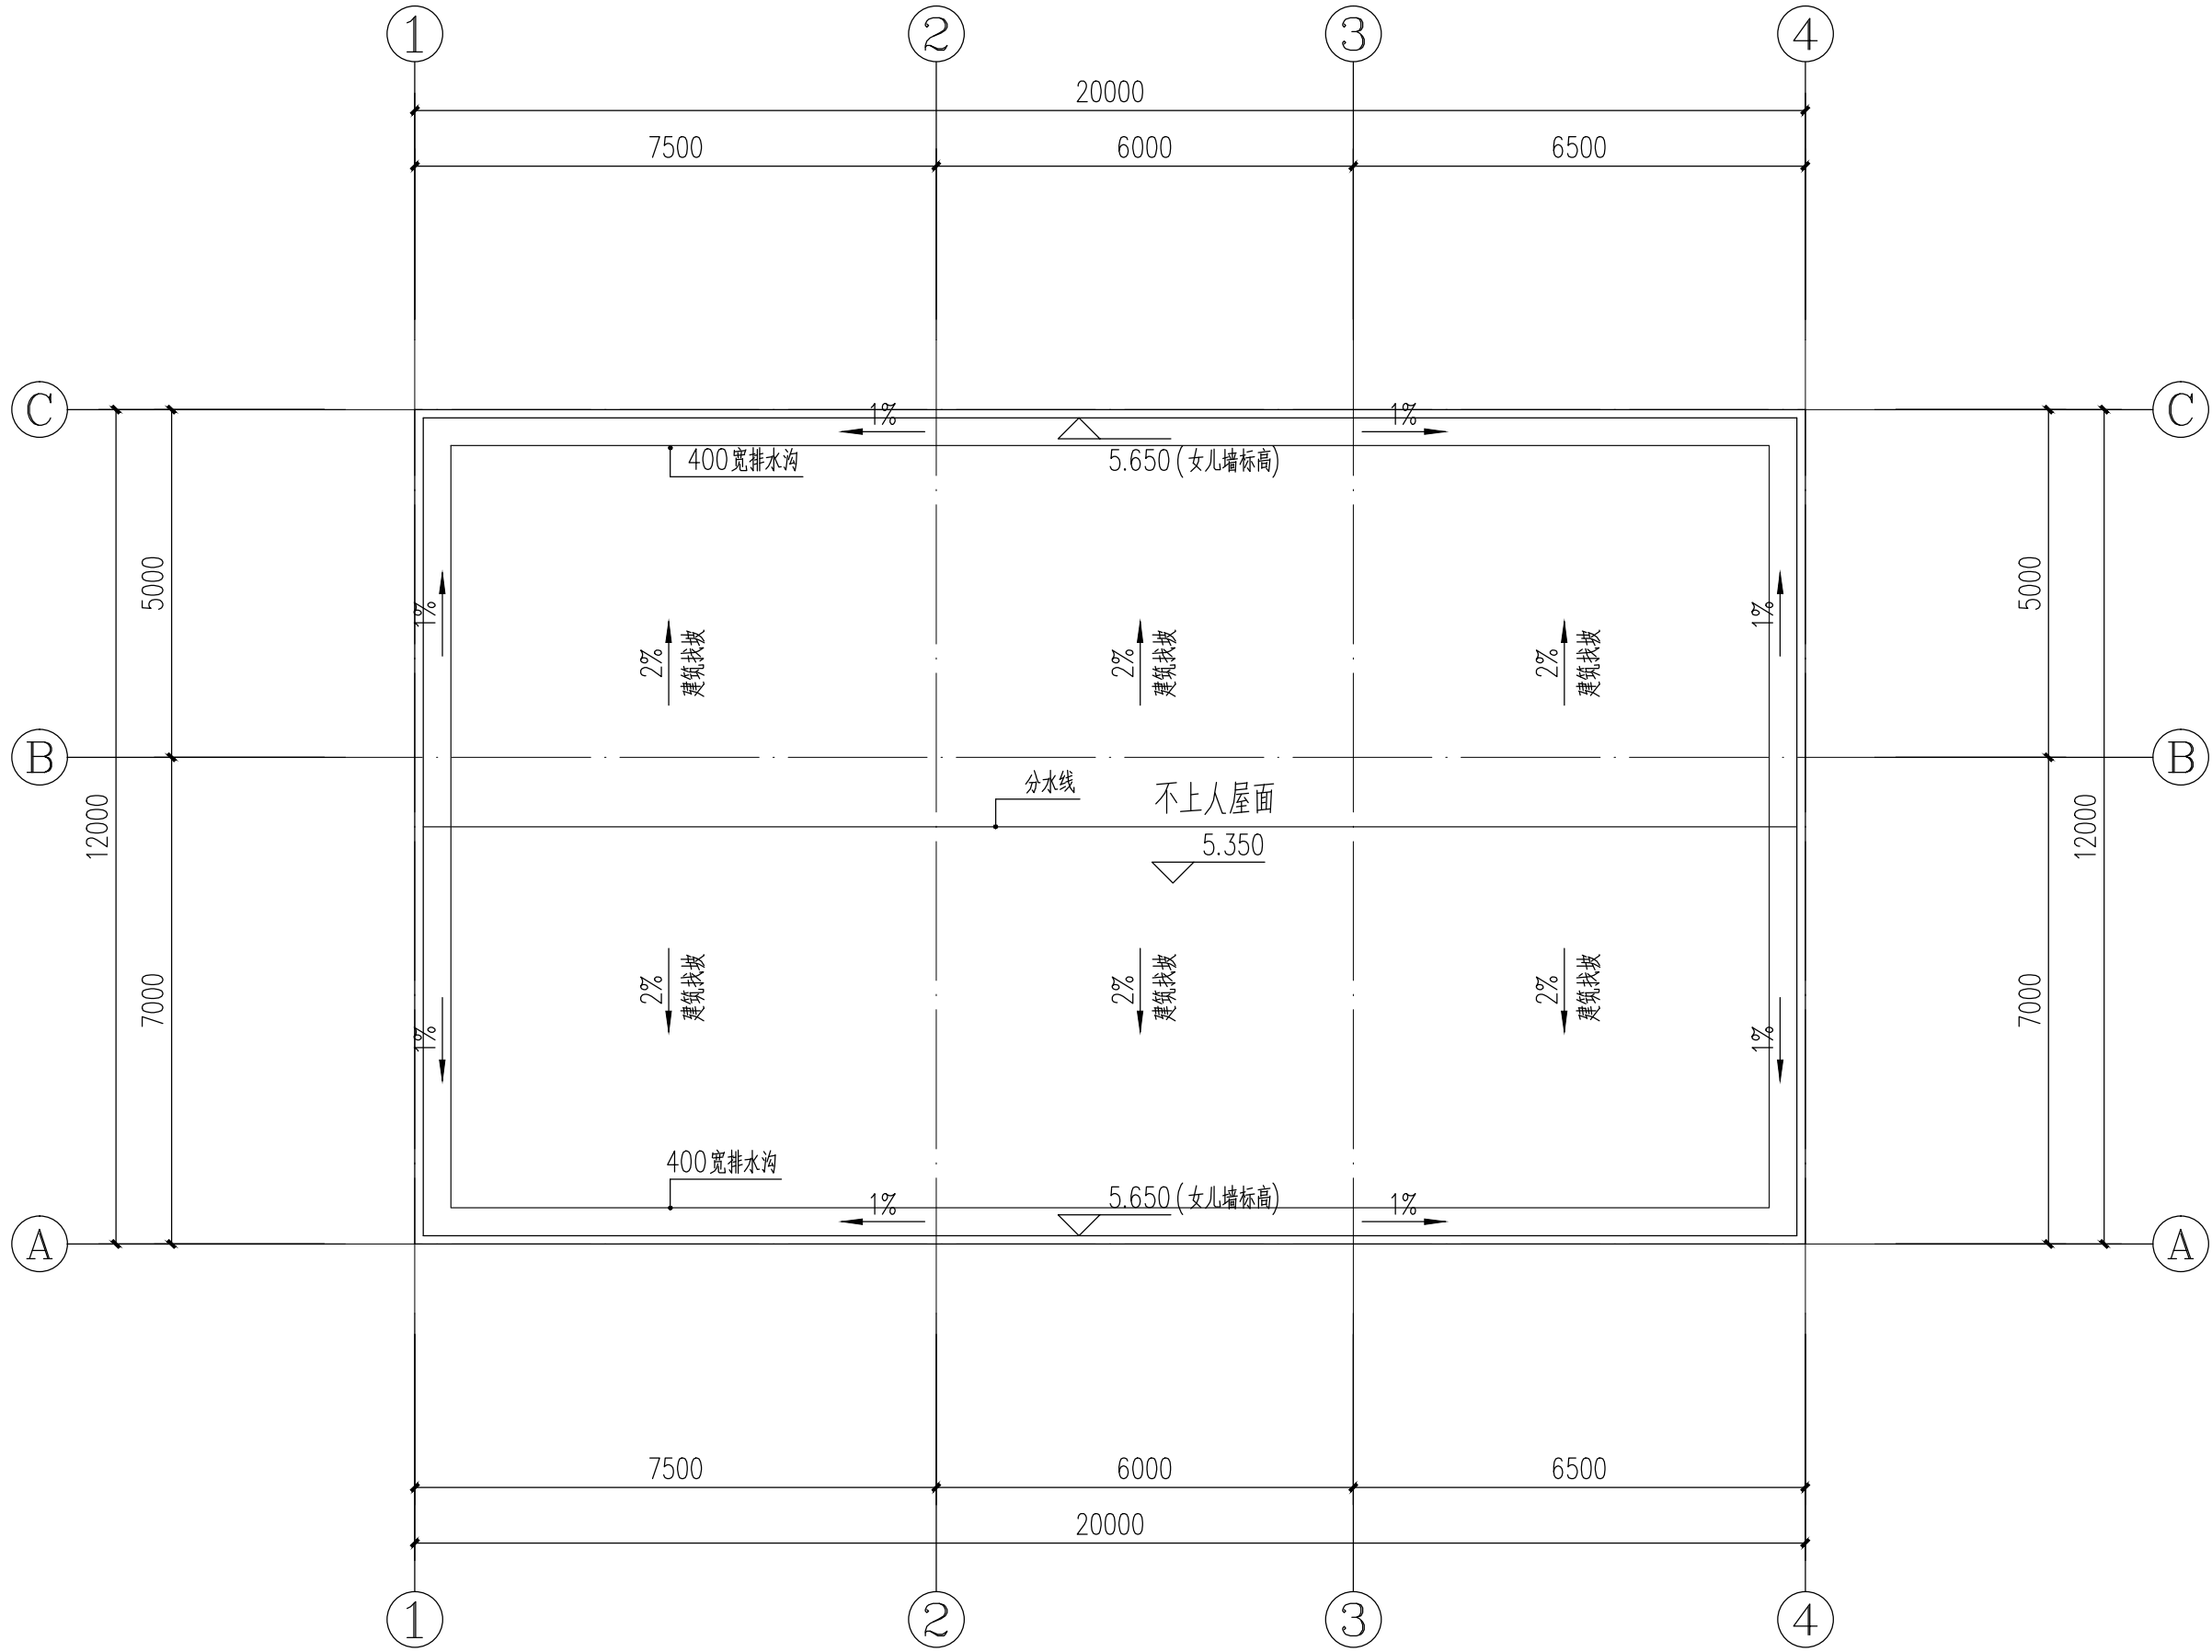

屋面层平面图 1:100

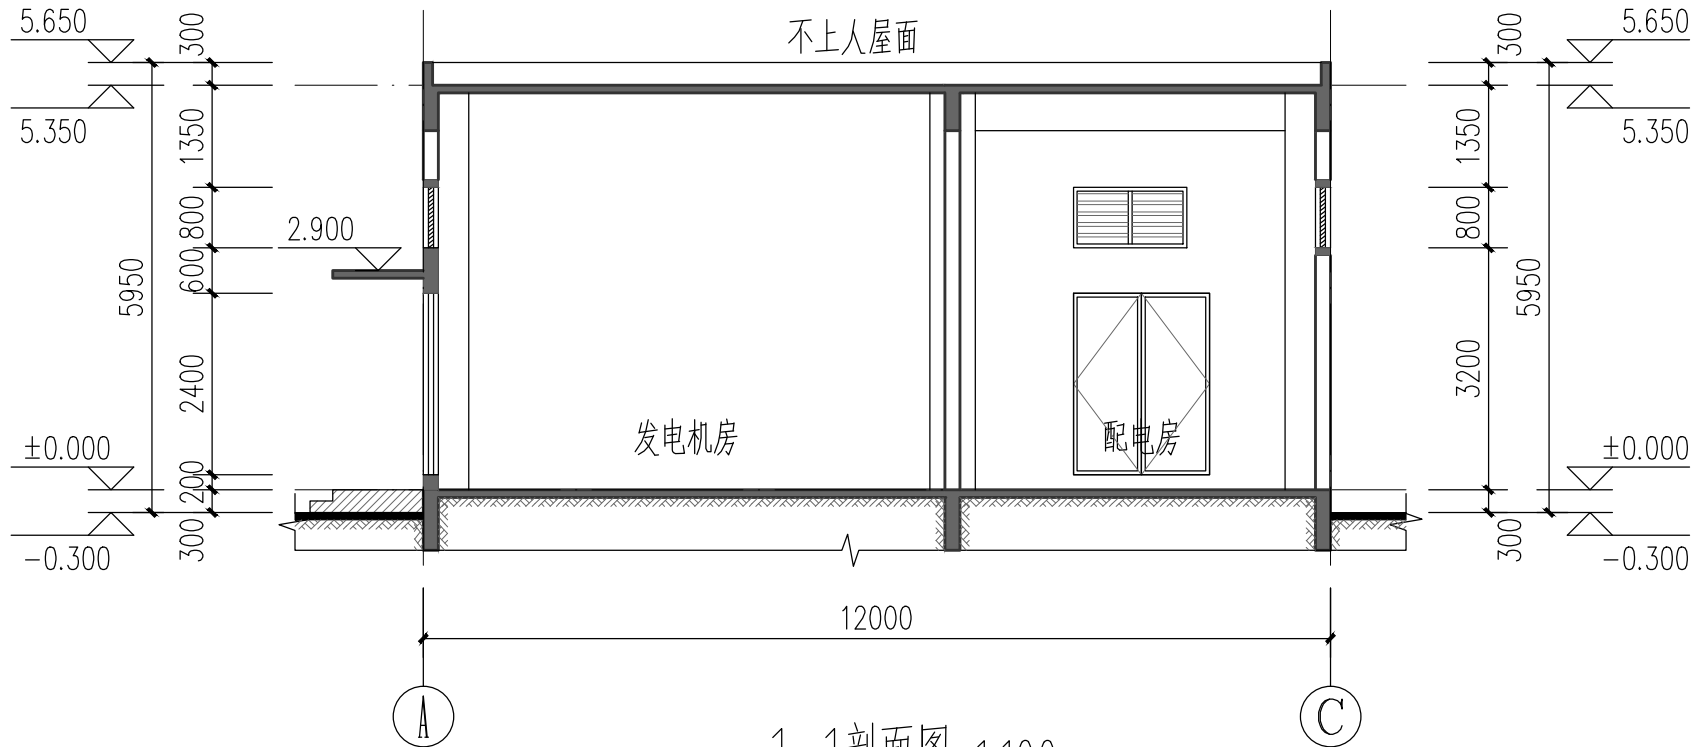

1-1剖面图 1:100

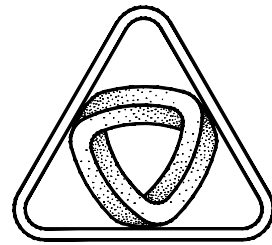

XIN GUANG SHA

广东新广厦建筑设计院有限公司

Guangdong Xinguangsha Architecture
Design Institute Co.,Ltd.

建筑工程 甲级 编号 A244003758

城市规划 乙级 编号 [粤]城规编 (183001)

市政工程 乙级 编号 A244003758

(风景园林、给水、排水、道路、桥梁)

工程咨询 乙级 编号 20ZY(Y)20

工程勘察 乙级 编号 B244003758

(岩土工程、工程测量、测试检测监测)

会 签
COORDINATION

建 筑 ARCHI.	
园 林 GARDEN.	
结 构 STRUCT	
给 排 水 PLUMBING	
电 气 ELEC.	
暖 通/燃 气 HVAC/GAS	

附 注
DESCRIPTIONS

1. 不可按图纸(含CAD文件)量取尺寸,所有尺寸均须通过放样确定。未经我方同意不得使用、泄露、散布或复制本文件及其他资料,违者必究。
2. 本施工图设计必须经过相关规划、建设、消防等政府部门及审图公司审核通过后才能施工,否则所造成的一切法律、经济责任及后果应由兴建单位及承包施工单位全部承担。

注
Note

审 定 APPROVED BY	刘 茂 发	刘茂发
审 核 EXAMINED BY	廖 国 秋	廖国秋
项 目 负 责 CAPTAIN	居 燕 婷	居燕婷
专 业 负 责 CHIEF ENGL.	居 燕 婷	居燕婷
校 对 CHECKED BY	关 国 忠	关国忠
方 案 设 计 SCHEME DESIGN	李 伯 铭	李伯铭
设 计 DESIGNED BY	朱 嘉 慧	朱嘉慧

建 设 单 位
CLIENT

佛冈利威达纺织有限公司

建 设 地 点
SITE

清远市佛冈县汤塘镇升平村地段

工 程 名 称
PROJECT

可再生环保纱线针织
面料制造整理项目

子项-单体名称
SUBPROJECT-UNIT

配电房

图 名
TITLE

屋面层平面图
1-1剖面图

审 批 编 号
APPROVAL NO.

XGS-2023091668

版 次
EDITION NO.

01

日 期
DATE

2025. 09

图 别
DRAWING TYPE

报建图





图 号
DRAWING NO.

A5JS-04

归档纪录
ARCHIVES:



暖通	给排水	工艺	自控
建筑	结构	电气	景观

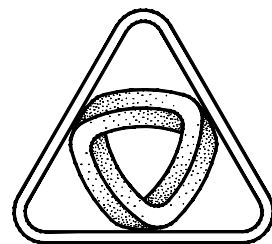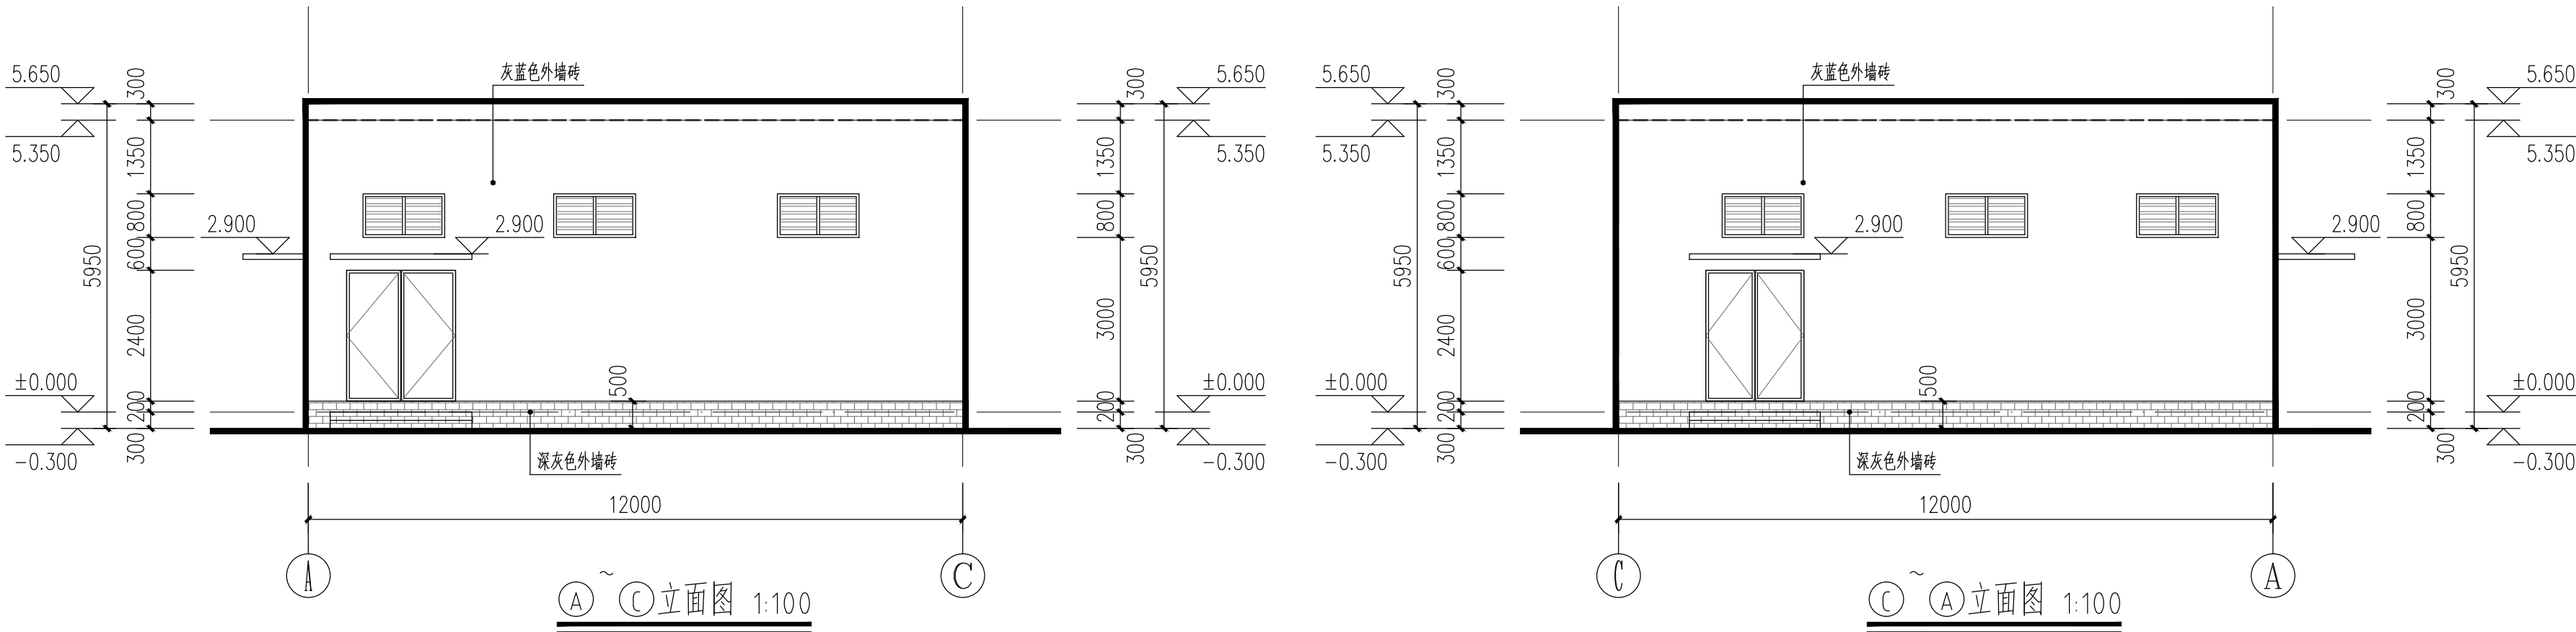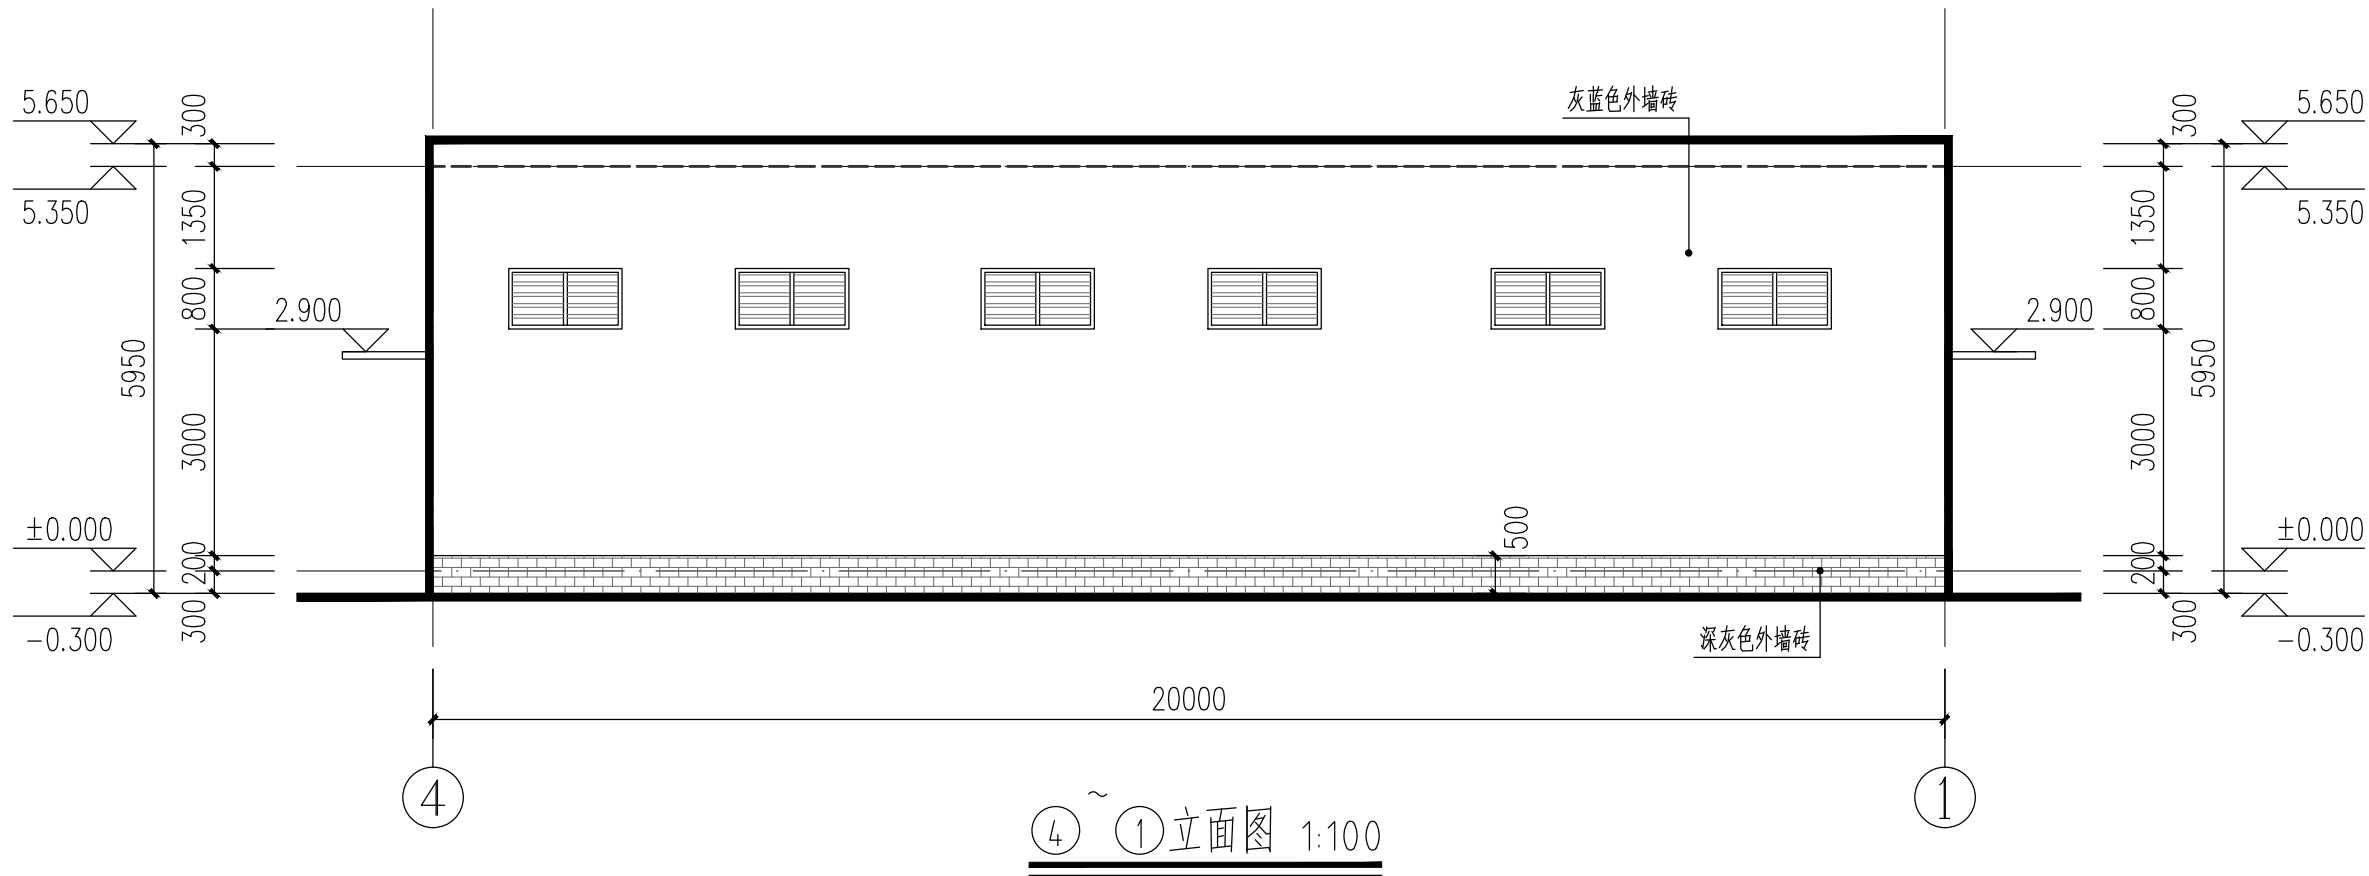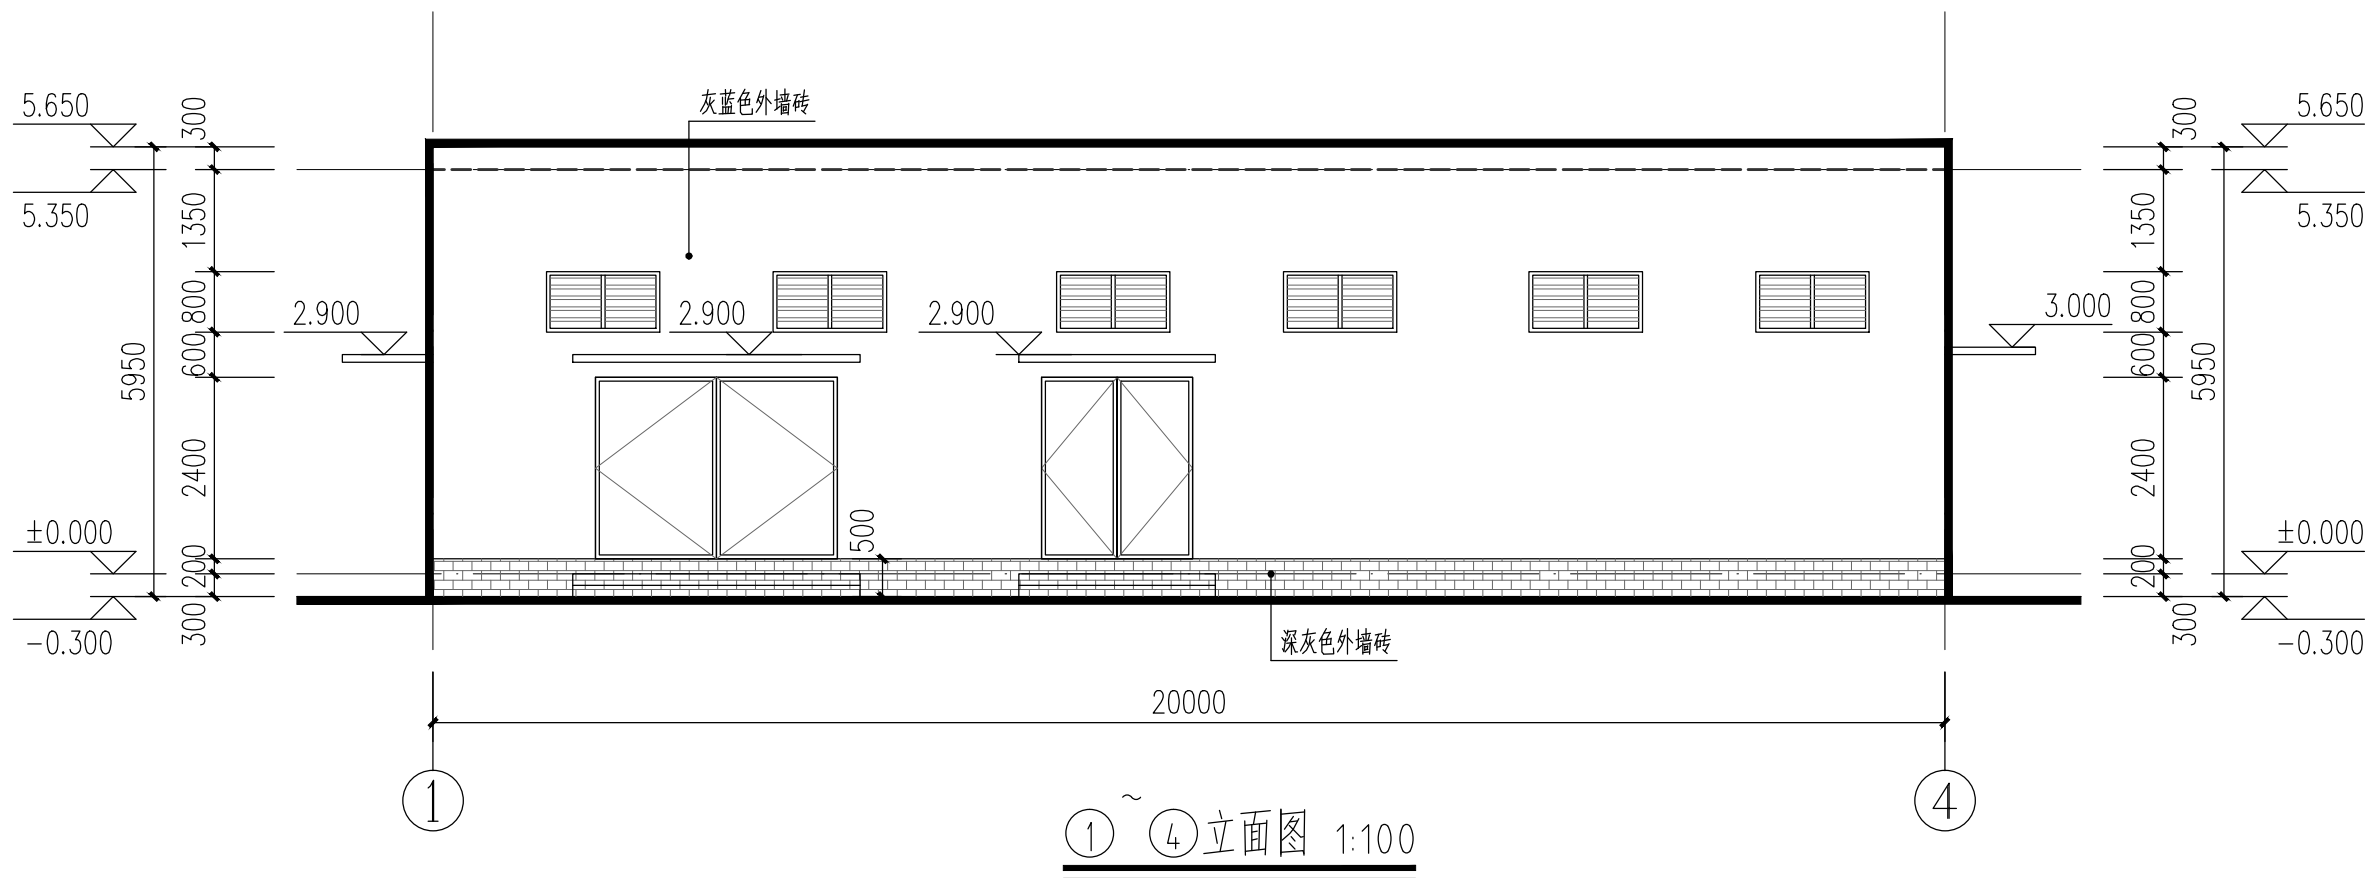

XIN GUANG SHA

广东新广厦建筑设计院有限公司

Guangdong Xinguangsha Architecture
Design Institute Co.,Ltd.

建筑工程 甲级 编号 A244003758

城市规划 乙级 编号 [粤]城规编 (183001)

市政工程 乙级 编号 A244003758

(风景园林、给水、排水、道路、桥梁)

工程咨询 乙级 编号 20ZY(Y)20

工程勘察 乙级 编号 B244003758

(岩土工程、工程测量、测试检测监测)

会 签 COORDINATION	
建 筑 ARCHI.	
园 林 GARDEN.	
结 构 STRUCT.	
给 排 水 PLUMBING	
电 气 ELEC.	
暖 通/燃 气 HVAC/GAS	

附 注 DESCRIPTIONS	
1. 不可按图纸(含CAD文件)量取尺寸,所有尺寸均须通过放样确定。未经我方同意不得使用、泄露、散布或复制本文件及其他资料,违者必究。	
2. 本施工图设计必须经过相关规划、建设、消防等政府部门及审图公司审核通过后才能施工,否则所造成的一切法律、经济责任及后果应由兴建单位及承包施工单位全部承担。	

注 Note		
审 定 APPROVED BY	刘 茂 发	刘茂发
审 核 EXAMINED BY	廖 国 秋	廖国秋
项 目 负 责 CAPTAIN	居 燕 婷	居燕婷
专 业 负 责 CHIEF ENGL.	居 燕 婷	居燕婷
校 对 CHECKED BY	关 国 忠	关国忠
方 案 设 计 SCHEME DESIGN	李 伯 铭	李伯铭
设 计 DESIGNED BY	朱 嘉 慧	朱嘉慧

建 设 单 位 CLIENT	佛冈利威达纺织有限公司	
建 设 地 点 SITE	清远市佛冈县汤塘镇升平村地段	
工 程 名 称 PROJECT	可再生环保纱线针织面料制造整理项目	
子项-单体名称 SUBPROJECT-UNIT	配电房	
图 名 TITLE	①~④立面图 ④~①立面图 ④~③立面图 ③~④立面图	
审 批 编 号 APPROVAL NO.	XGS-2023091668	
版 次 EDITION NO.	01	日 期 DATE
图 别 DRAWING TYPE	报建图	图 号 DRAWING NO.

归档纪录 ARCHIVES:	
-------------------	--