



苏交科集团股份有限公司	项目名称	佛冈县广佛园人工湿地水质净化及生态修复项目	设计	张军钧		专业负责人	杨阳	版本号	01
	图纸名称	调配池平面图、正立面图	复核	许学峰		审核	杨阳	图号	SCL-1-7

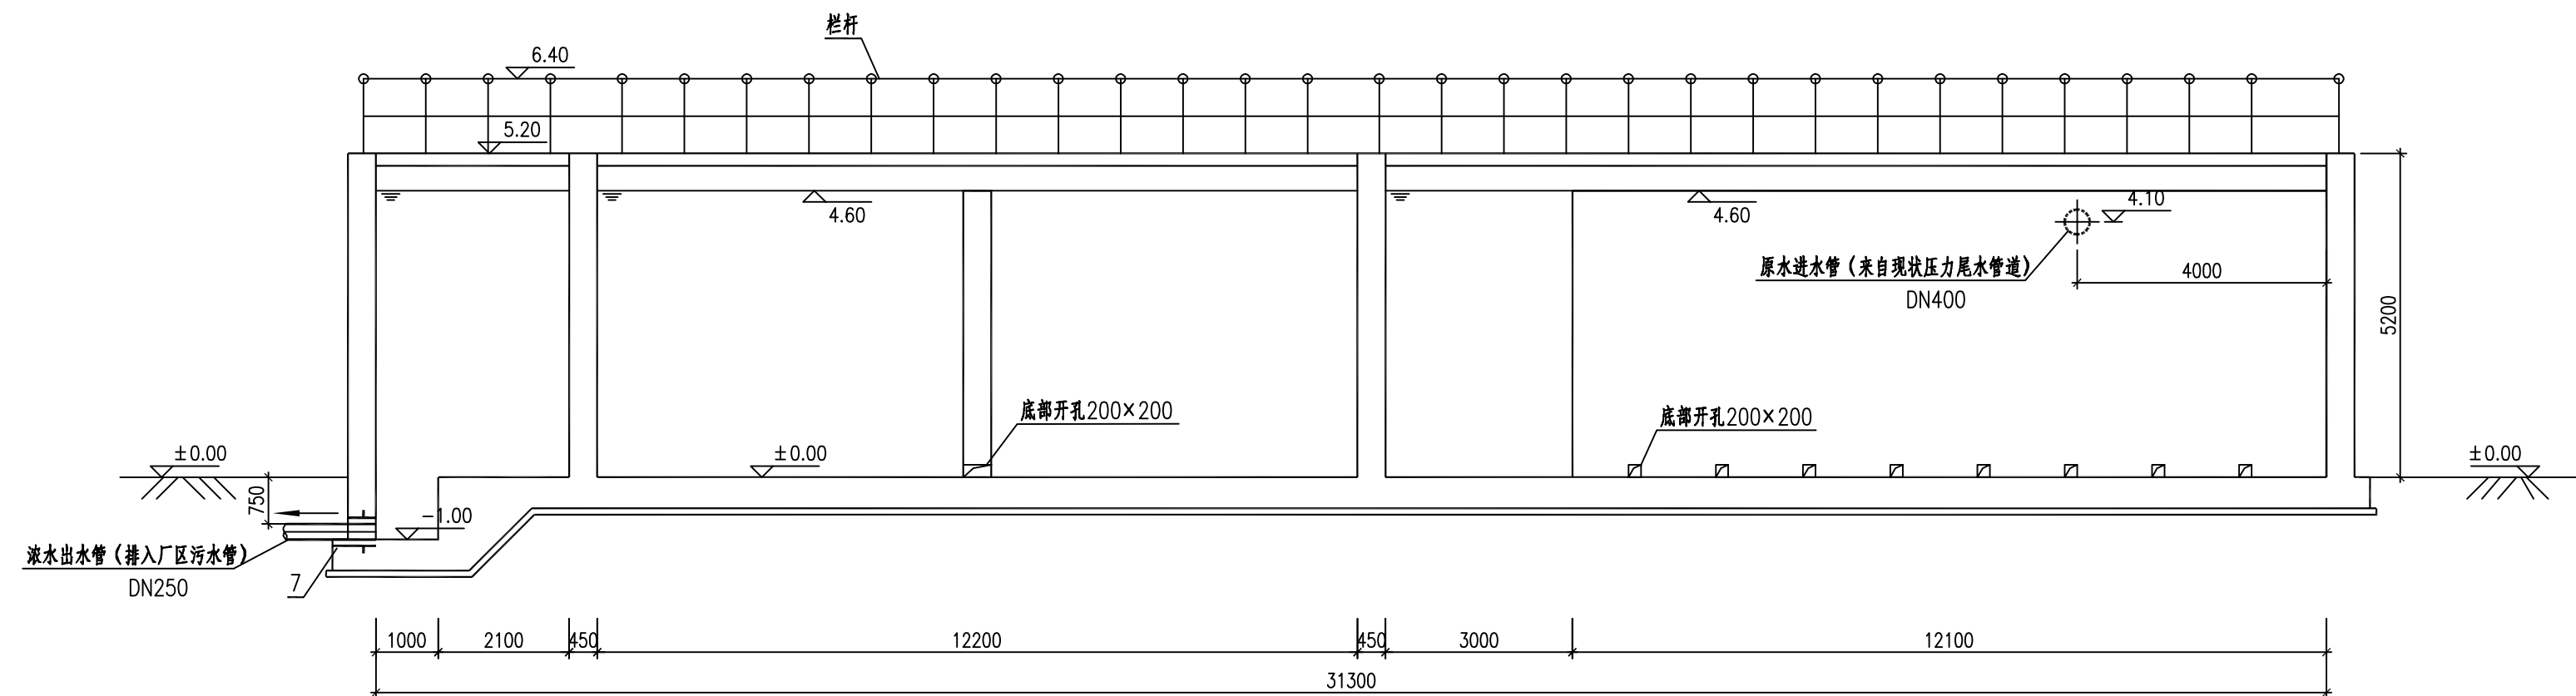

1-1剖面图 1:100

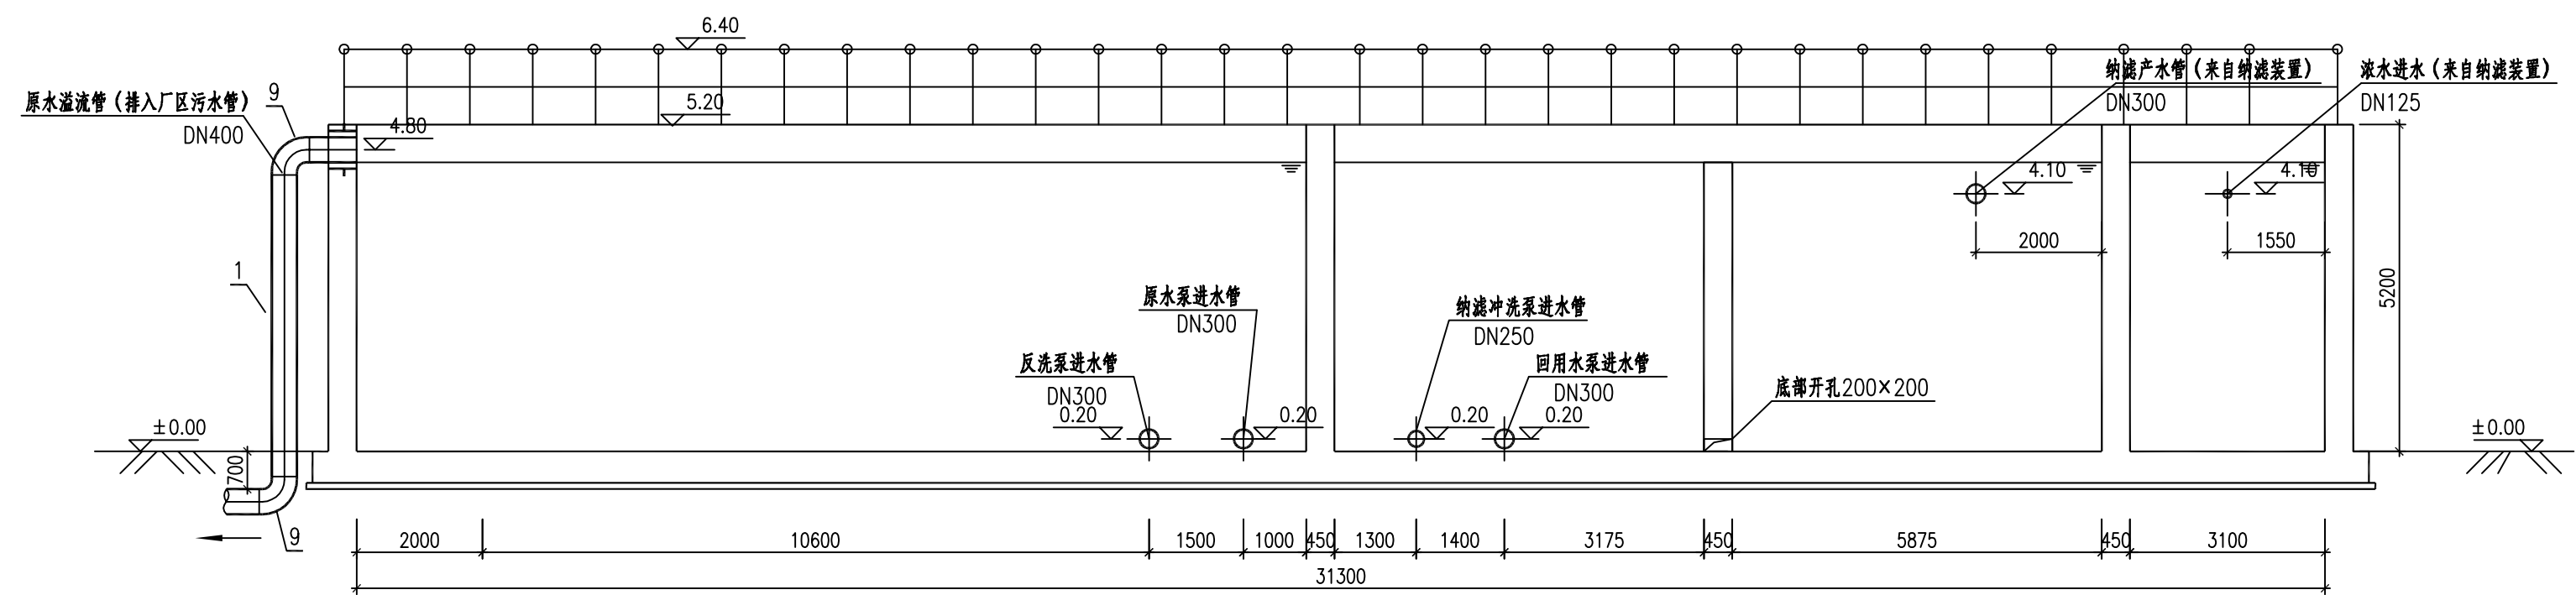

2-2剖面图 1:100

苏交科集团股份有限公司

项目名称
图纸名称

佛冈县广佛园人工湿地水质净化及生态修复项目
1-1剖面图、2-2剖面图

设计
复核

张军钧
许学峰


专业负责人
审核

杨阳
杨阳


版本号
图号

01
SCL-1-7


专业
会
签

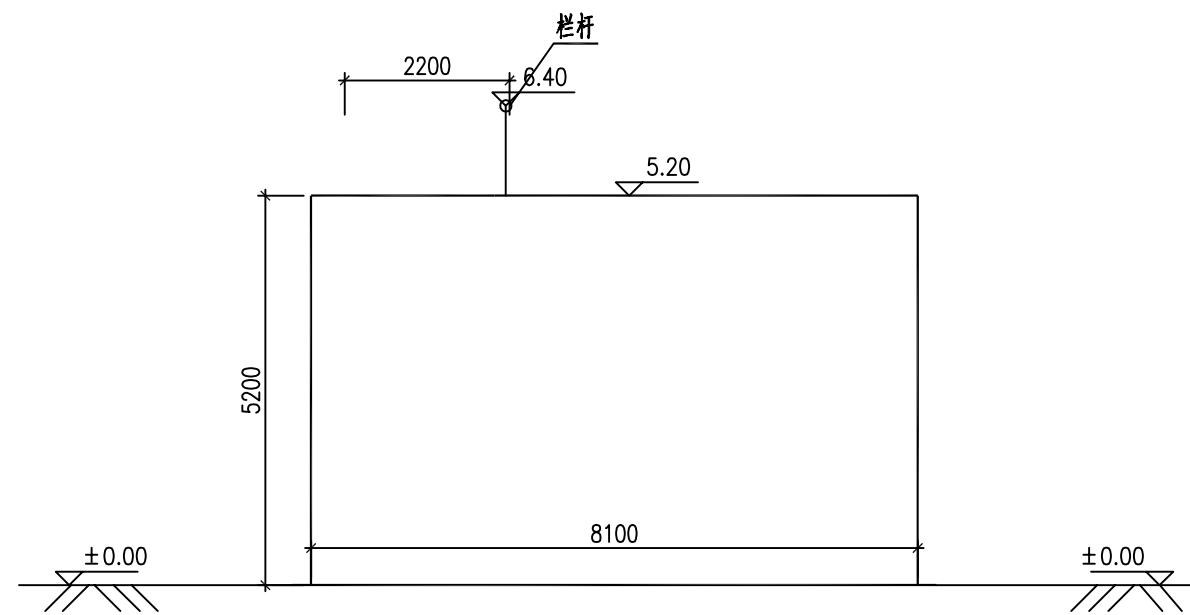


侧立面图

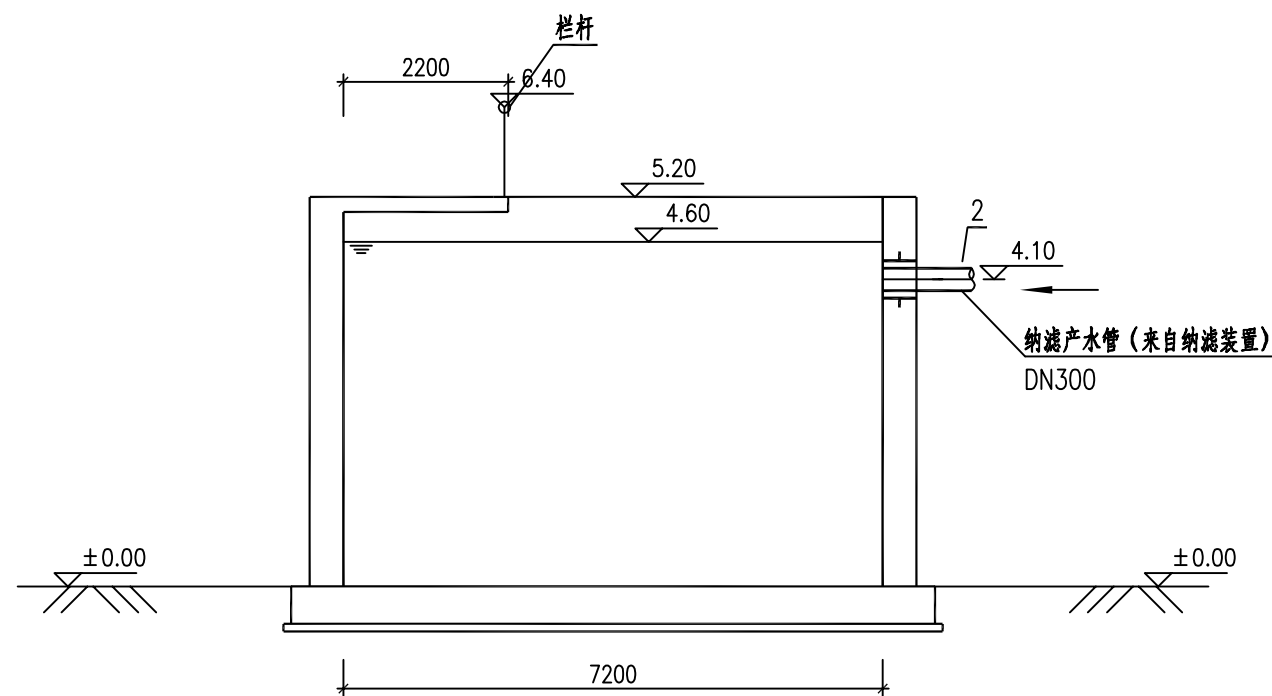

3-3剖面图 1:100

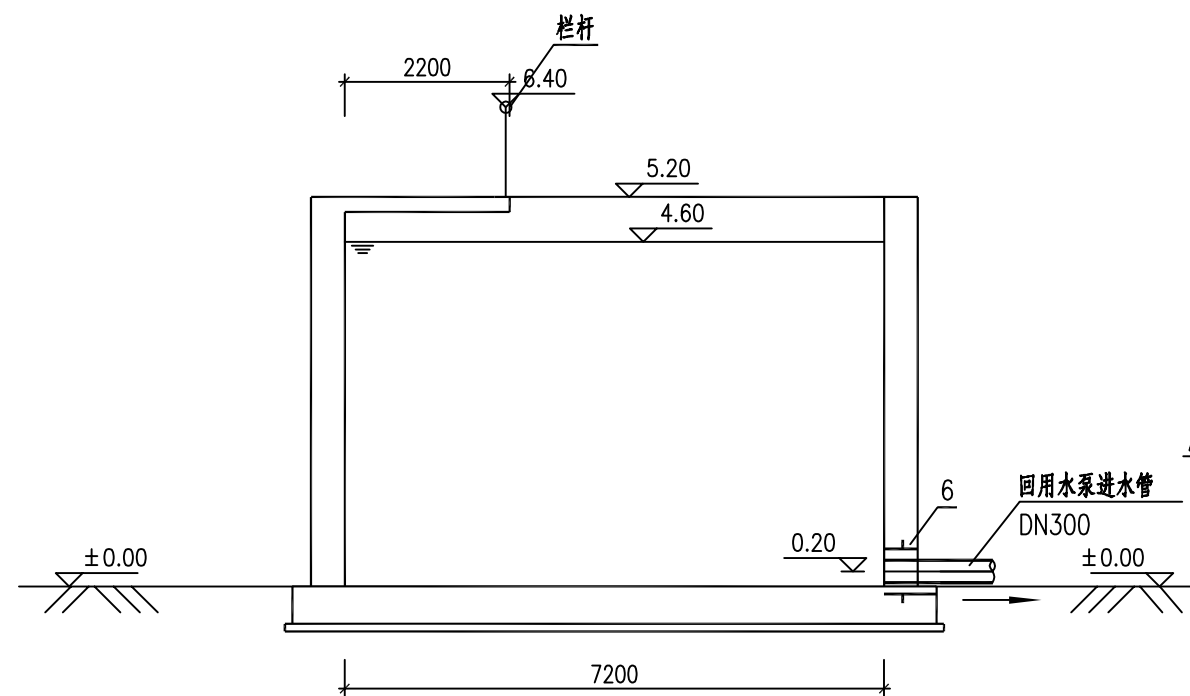

4-4剖面图 1:100

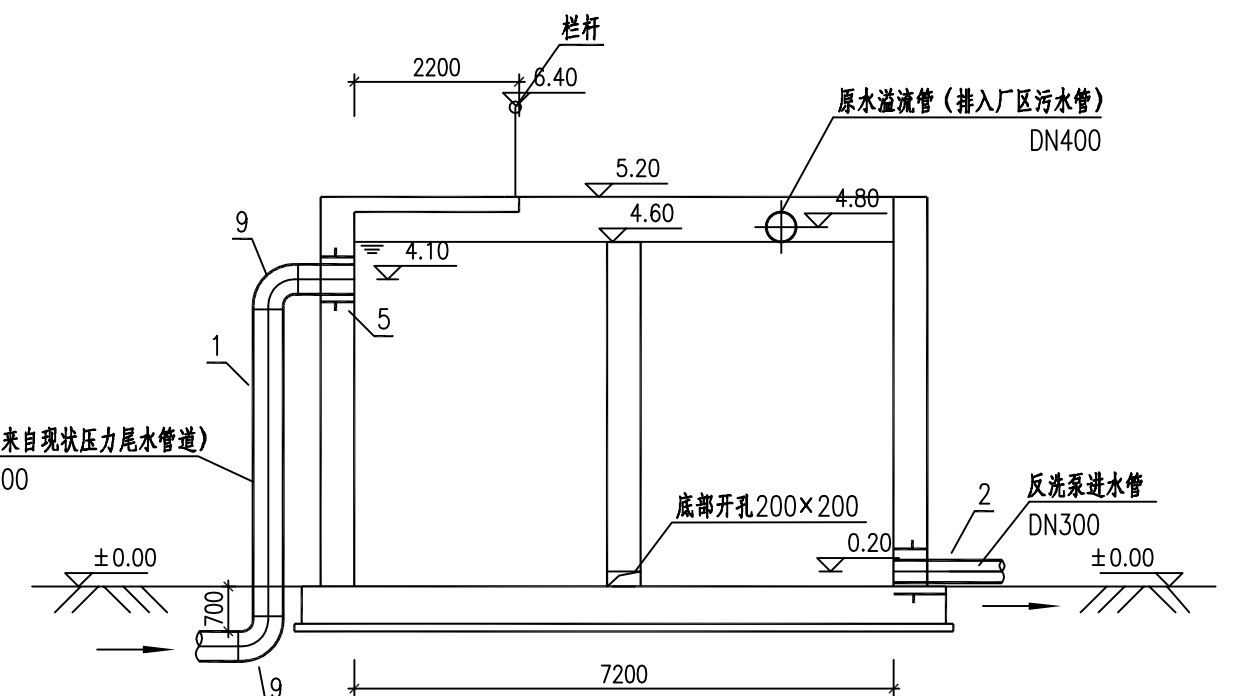

5-5剖面图 1:100

苏交科集团股份有限公司

项目名称
图纸名称

佛冈县广佛园人工湿地水质净化及生态修复项目
侧立面图、3-3、4-4、5-5剖面图

设计
复核

张军钧
许学峰

专业负责人
审核

杨阳
杨阳

版本号
图号

01
SCL-1-8