

建筑 ARCHI.		电气 ELEC.	
结构 STRUCT.		暖通 HVAC.	
给排水 PLUMBING			

版次 NO.	修改内容 DESCRIPTION	日期 DATE
-----------	---------------------	------------

建设单位	CLIENT
	广东雅迪机车有限公司

项目名称	PROJECT
	广东雅迪机车有限公司厂区扩建项目 员工宿舍D项目

子项目名称	SUB-PROJECT
	2#设备房及垃圾房

图纸名称	TITLE
	首层平面图 屋顶层平面图



制图 DRAWING BY	朱振毅	朱振毅
设计 DESIGNED BY	朱振毅	朱振毅
校对 CHECKED BY	蔡亚雄	蔡亚雄
专业负责 SPECIALTY CHIEF	成光辉	成光辉
项目负责 PROJECT CHIEF	成光辉	成光辉
审核 EXAMINED BY	曹清林	曹清林
审定 APPROVED BY	李坚	李坚

图号	DRAWING NO.	BJ-02
----	-------------	-------


业务号	JOB NO.	2025-JZYS-A02
-----	---------	---------------

出图日期	DATE	2025年12月
------	------	----------

专业 DISCIPLINE	建筑	设计阶段 STAGE	施工图
比例 SCALE	1:100	规格 SIZE	A2

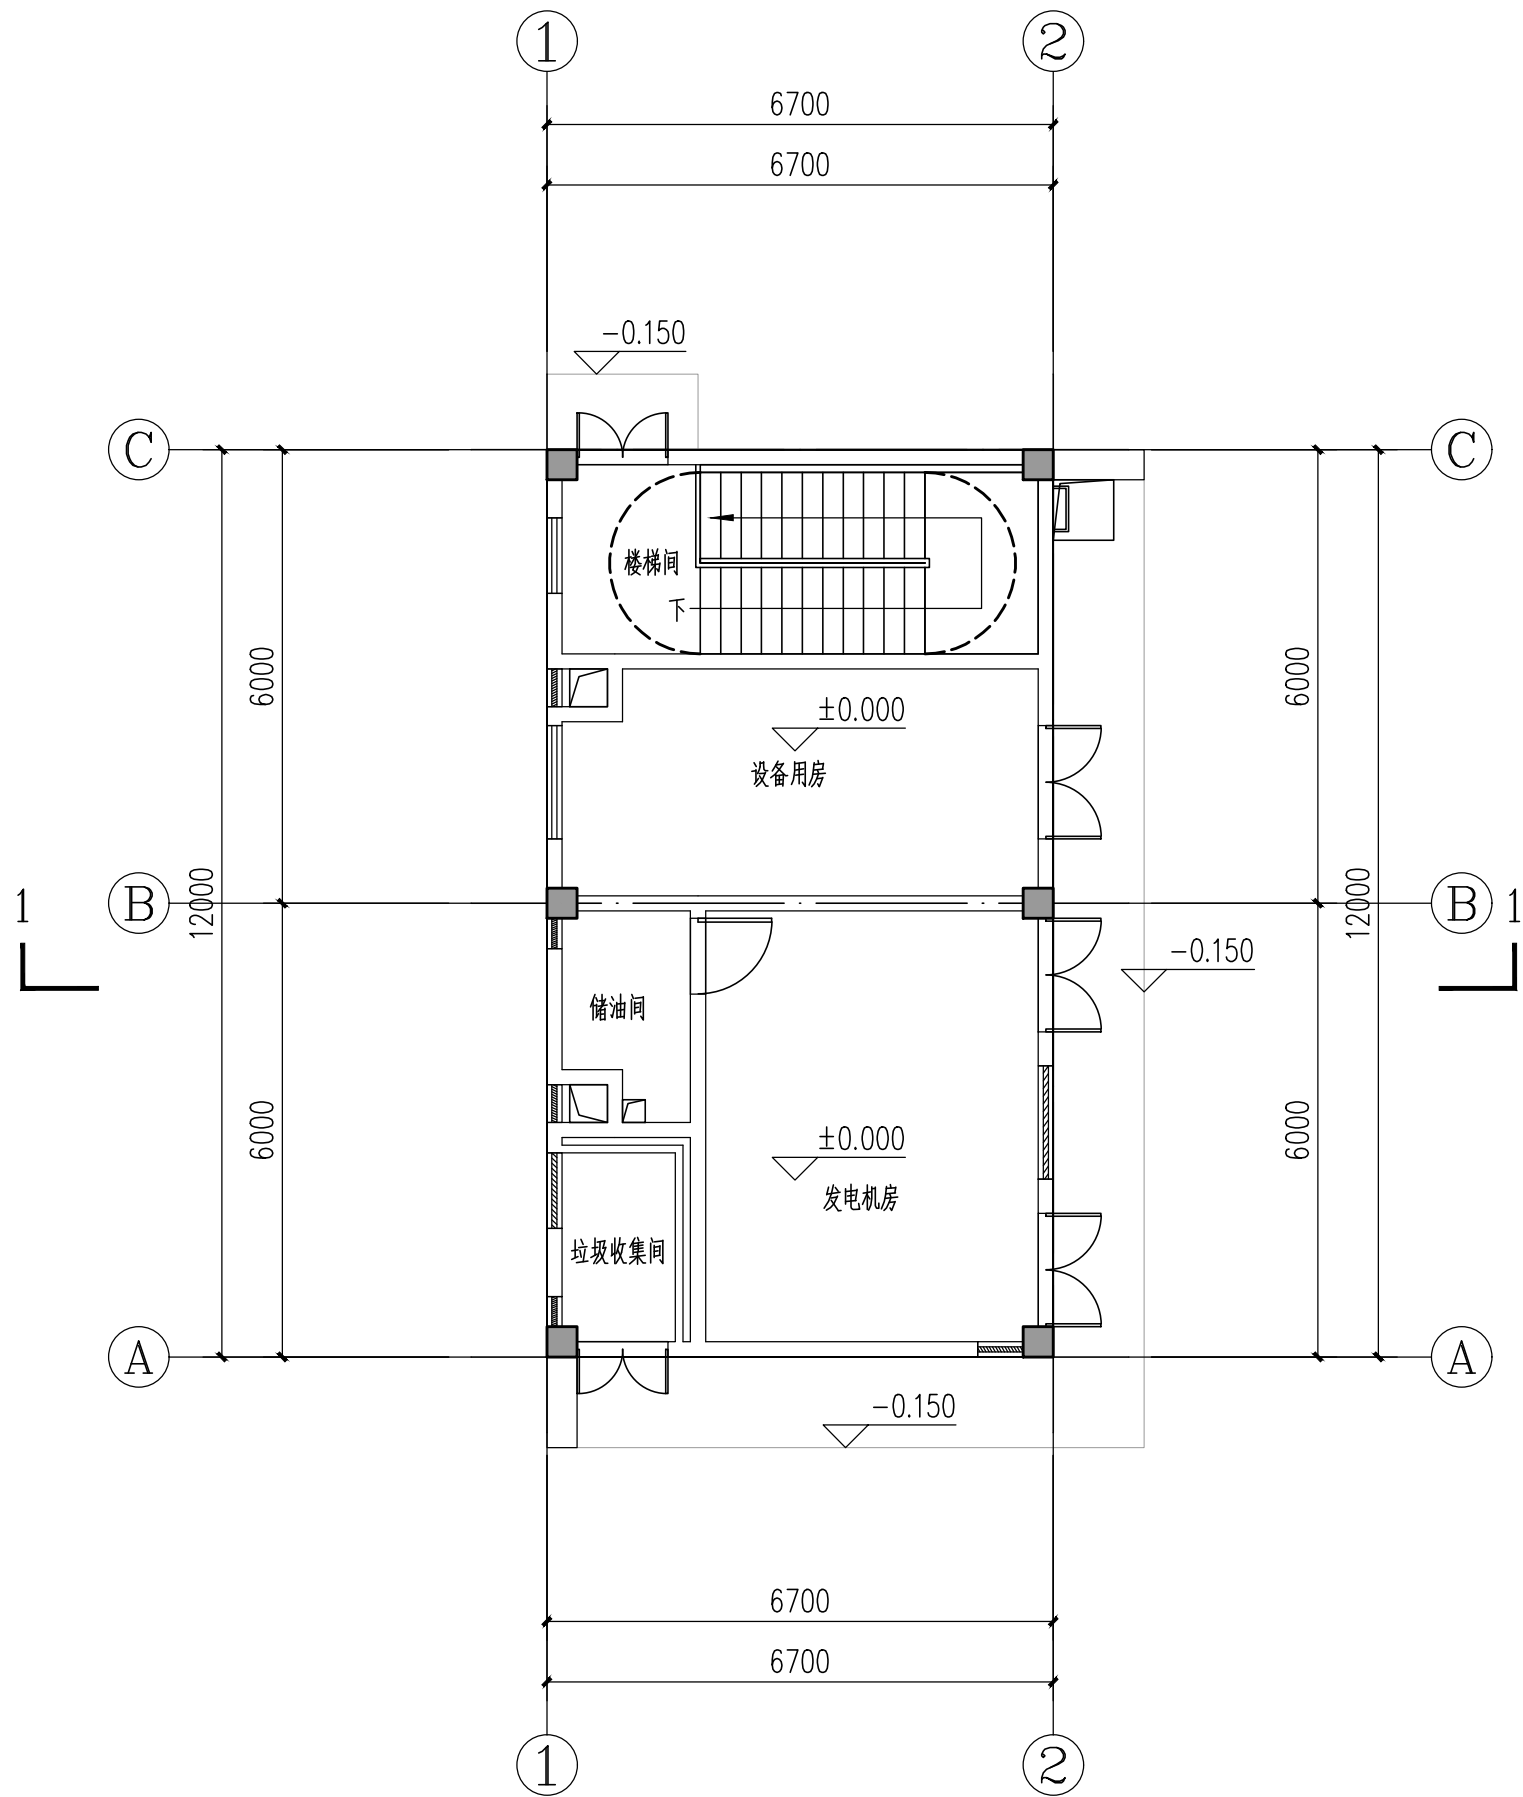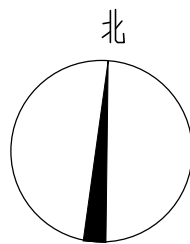

首层平面图 1:100

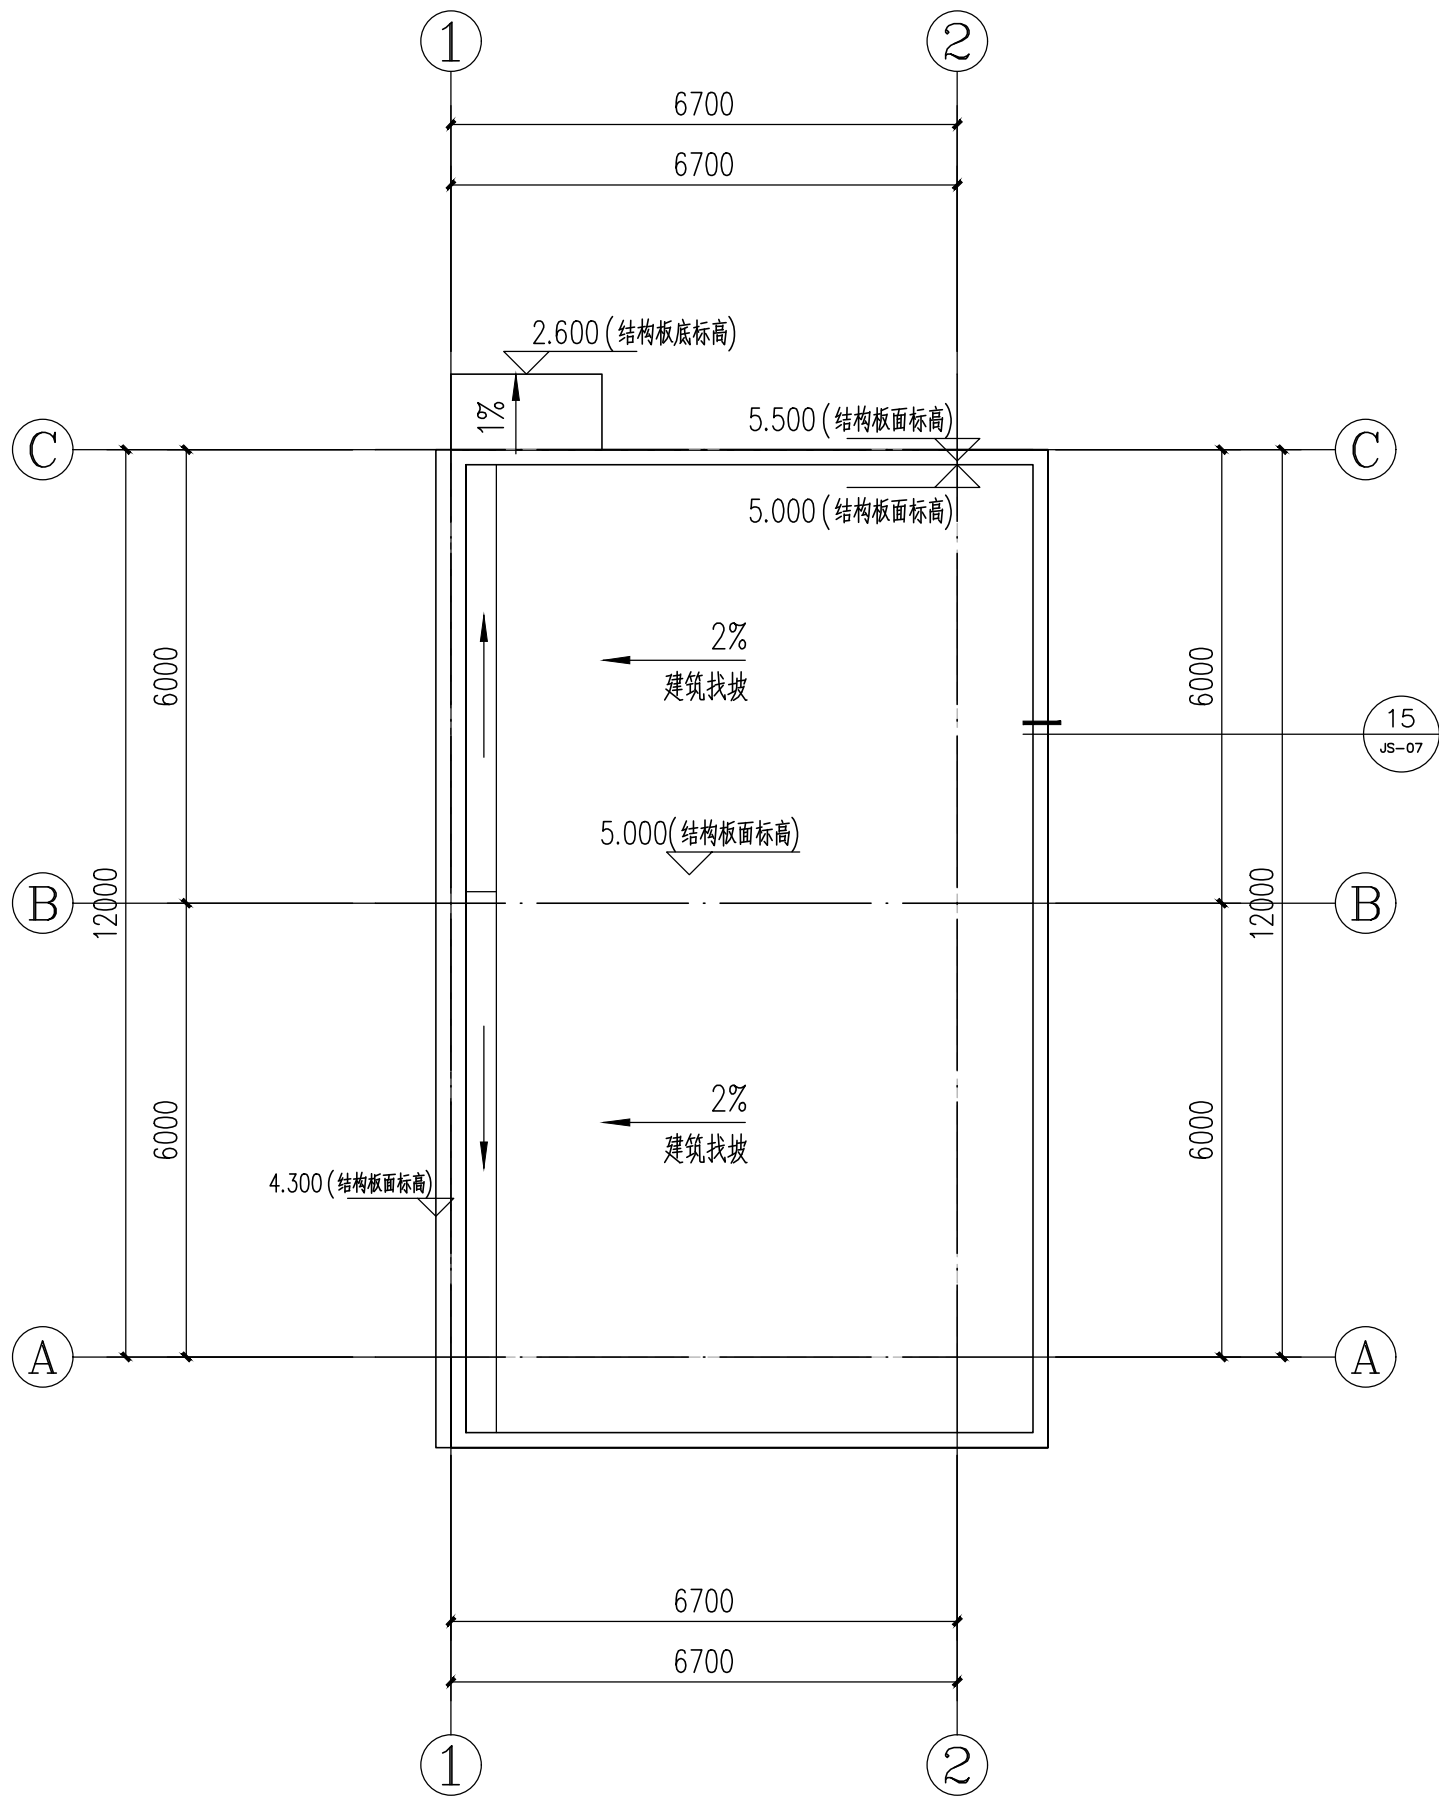

屋顶层平面图 1:100

编号	建筑面积 (m²)	计容面积 (m²)
首层	80.40	80.40
基底面积 (m²)	总建筑面积 (m²)	总计容面积 (m²)
80.40	364.80	80.40