


建筑	ARCHITECTURE	电气	ELECTRICAL
结构	STRUCTURE	弱电	TELECOM
给排水	PLUMBING	总图	SITE PLAN
暖通	MECHANICAL		

建 筑	ARCHITECTURE
结 构	STRUCTURE
给 排 水	PLUMBING
暖 通	MECHANICAL

条形码  
BAR CODE

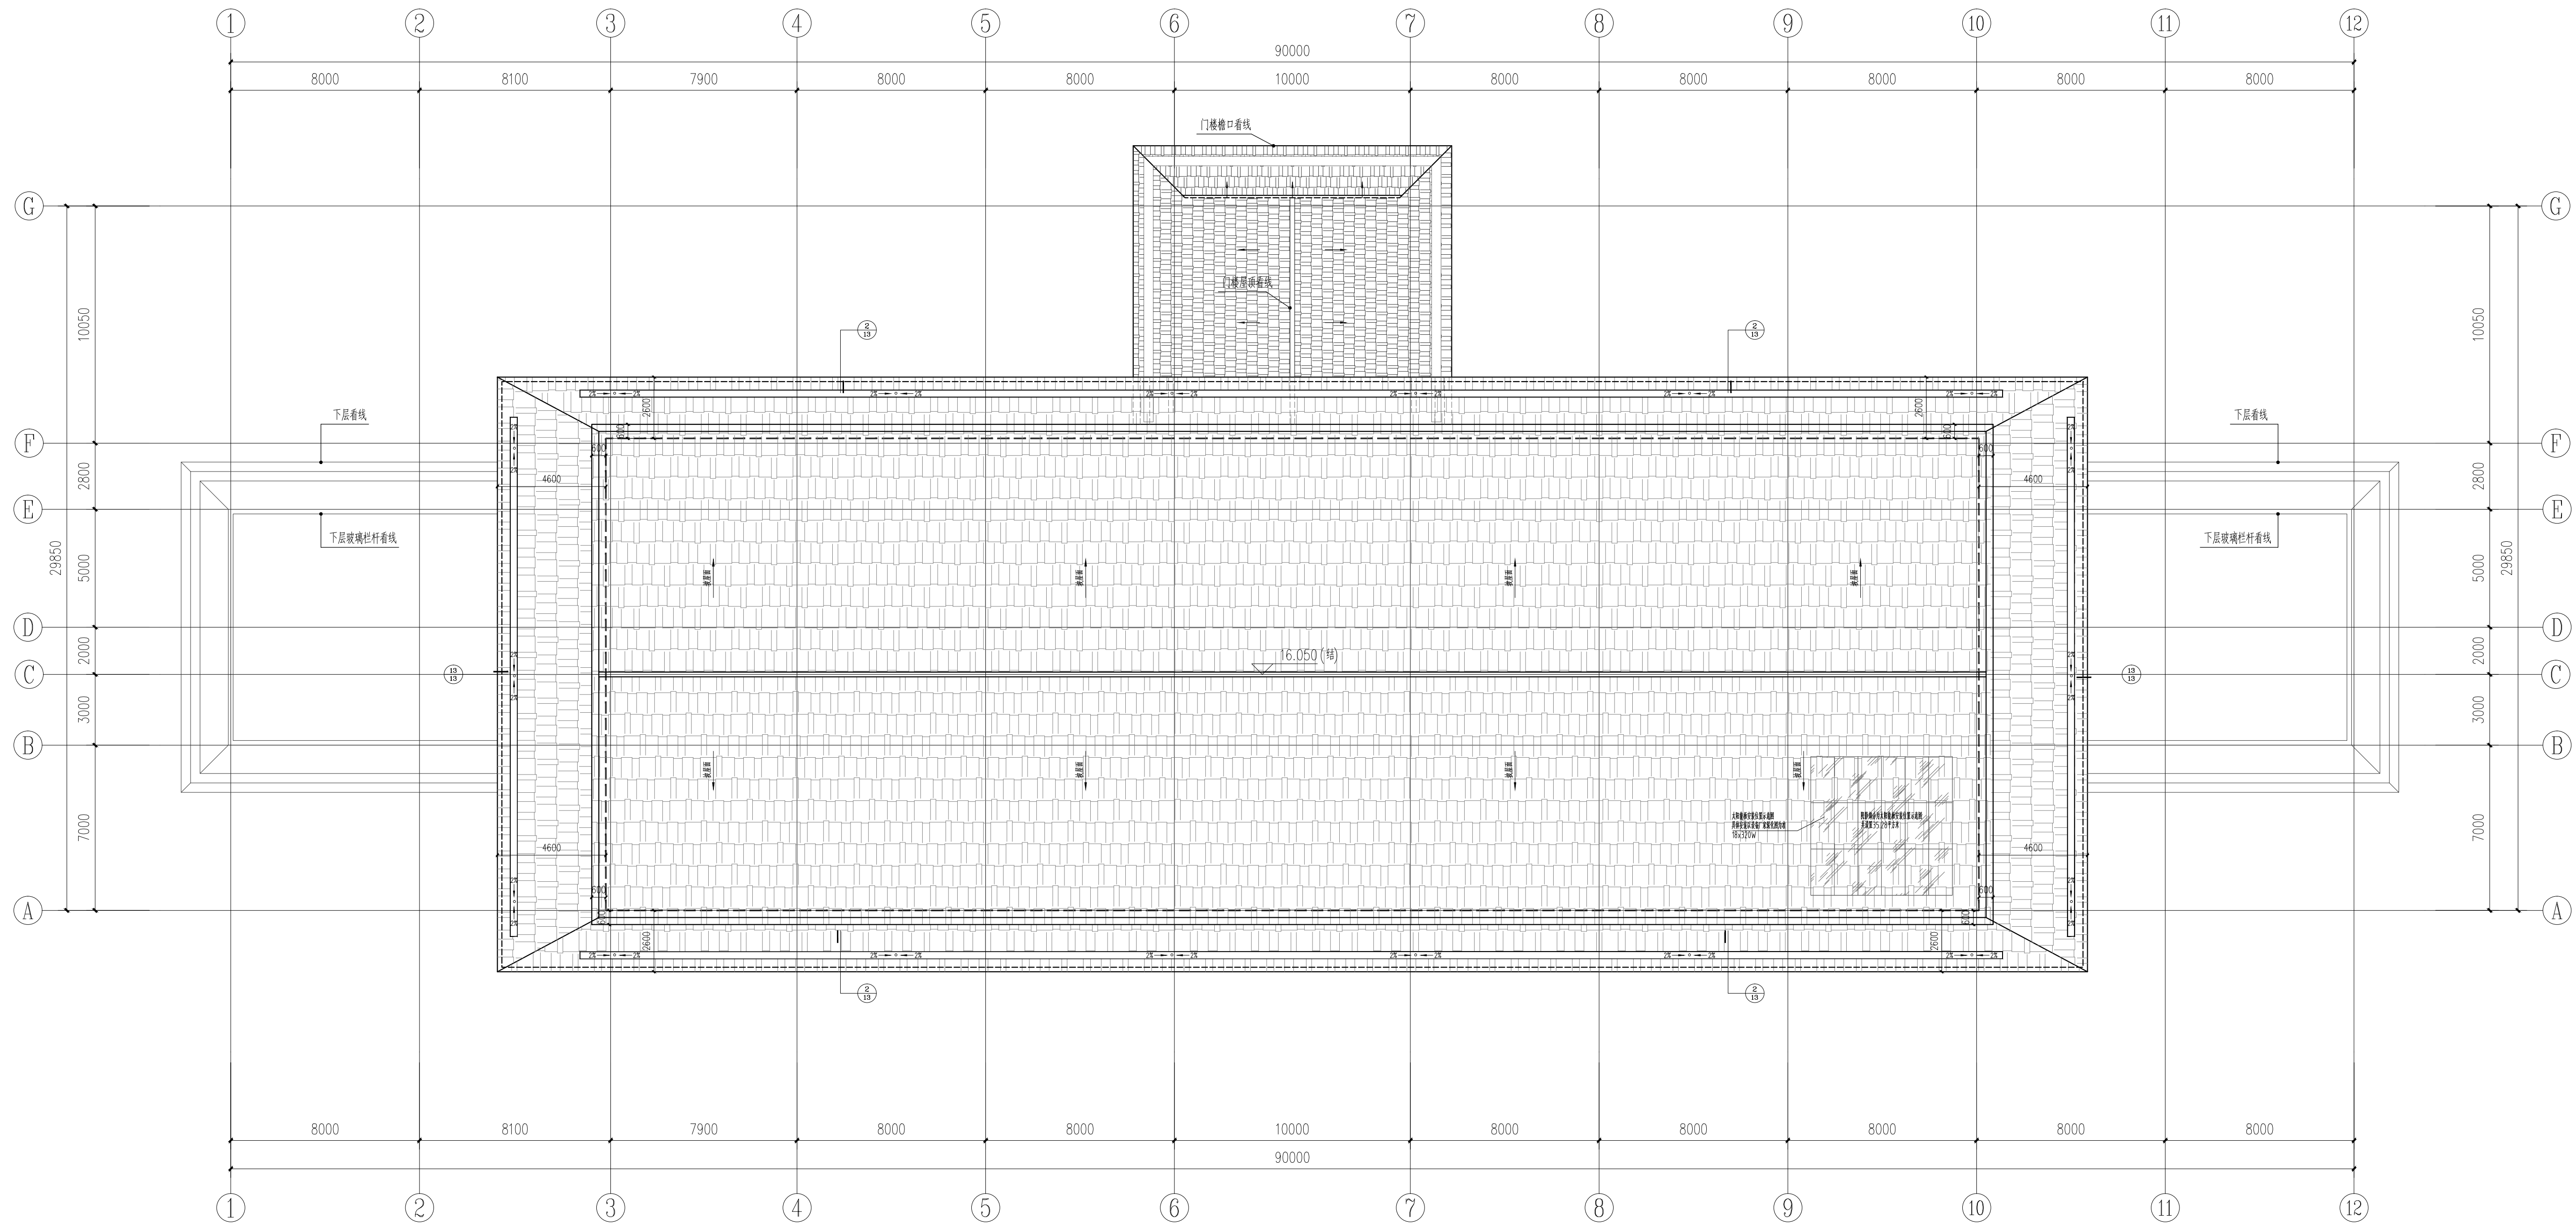

屋面平面图 1:150

注 译

图中所有尺寸均以标注为准;除注明者外,图中标高以米(m)为单位,其余均以毫米(mm)为单位;施工前必须仔细阅读所有专业图纸,防止碰缺;施工前必须核对尺寸,无误差后方可施工;所有设计变更须经设计师同意。

索引图

 **广东睿博**  
**建筑设计研究有限公司**  
Guangdong Ruzhou Architectural Design & Research Co., Ltd.

□ 城乡规划编制 甲级  
资质证书编号：自资甲字22410569

☑ 建筑行业建筑工程甲级  
□ 市政行业道路工程乙级  
□ 市政行业桥梁工程乙级  
□ 市政行业给水工程乙级  
□ 市政行业排水工程乙级  
风景园林工程设计专项乙级  
资质证书编号：A240428940  
□ 工程造价专业类岩土工程乙级  
工程勘察证书：B240428940

设计签字 SIGNATURE		
审 定 APPROVED BY	江中冽	
审 核 CHECKED BY	江汝平	
专业负责 DIVISION CHIEF	李肇栋	
项目负责 PROJECT ARCHITECT	李肇栋	
校 核 CHECKED BY	李烈	
设 计 DESIGNED BY	程宗贤	

设计阶段 PHASE 报建图	出图日期 DATE 2025. 07
设计编号 PROJECT NO. RBFJ25020	版本号 EDITION 1
建设单位 CLIENT 佛冈县水头镇人民政府	
项目名称 PROJECT NAME 佛冈县水头镇农业产业现代化建设项目 之水头乡村振兴旅游驿站（一期）	
子项目名称 SUBPROJECT NAME	

图 名 DRAWING NAME	
屋面平面图	
专 业 STYLE 建筑	图 号 SHEET NO. JS-05
盖 章 处	