


| | |
|----------------------------------|-----------|
| | 用地红线 |
| | 本次申报建筑轮廓线 |
| | 道路 |
| $X=262733.476$ $Y=446574.668$ | 坐标点 |
| ± 0.000 | 室内相对坐标 |
| | 绿地 |

图例

| 图例 | 名称 |
|----|---|
| | 生活带压给水管 |
| | 消防加压给水管 |
| | 自动喷水加压给水管 |
| | 市政燃气管网 |
| | 雨水管 |
| | 排水管 |
| | 雨污检查井 |
| | 阀门井 |
| | 室外消火栓 |
| | 强电线路 2-SC150(380V电缆管) |
| | 弱电线路 弱电线路管(4-SC100) (包含光纤及有线电视等弱电系统) |

0.300(管径mm) 5% (坡度)

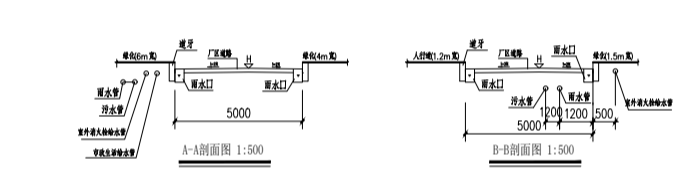

| | | |
|--|----------------|--------|
| 会签栏 | | |
| 总图 | | 电气 |
| 建筑 | | 给排水 |
| 结构 | | 暖通 |
| 设计专用章 | | |
| 本图未加盖设计专用章无效 | | |
| 注册执业章 | | |
| <p>万禹工程设计有限公司</p> <p>建筑行业(建筑工程)甲级 风景园林工程设计专项乙级 市政行业道路工程丙级 市政行业排水工程丙级</p> | | |
| 职责 | 姓名 | 签署 |
| 项目负责 | 吴小军 | |
| 专业负责 | 吴小军 | |
| 审定 | 吴小军 | |
| 审核 | 吴小军 | |
| 校对 | 易志禹 | |
| 设计 | 冷进伟 | |
| 建设单位 | 东新(佛冈)温泉开发有限公司 | |
| 项目名称 | 聚龙湾会展中心二期 | |
| 子项名称 | 会展1号厅 | |
| 图名 | 综合管线规划图 | |
| 日期 | 2026.02 | 设计号 XX |
| 设计阶段 | 方案图 | |
| 版次 | 第一版 | |
| 专业 | 建筑 | |
| 图号 | ZT-05 | |
| | | 加密二维码 |

综合管线规划图 1:1000