


注 译
图中所有尺寸均以标注为准；除注明者外，图中标高以米（m）为单位，其余均以毫米（mm）为单位；施工过程中须严格按照专业规范，禁止偷工减料；施工过程中须严格按照设计图施工，所有设计变更须经设计人员同意。

索引图
规划建筑
用地界线
坐标
相对标高
园区出入口
内部道路
绿化用地
道路纵坡
绝对标高
道路转弯半径
充电桩车位
普通车位
无障碍车位

广东睿博
建筑设计研究院有限公司
Guangdong Rubo Architectural Design & Research Co., Ltd.
□ 建筑行业建筑工程甲级
□ 市政行业给水工程乙级
□ 市政行业排水工程乙级
□ 风景园林工程设计专项乙级
□ 市政行业桥梁工程乙级
□ 市政行业道路工程甲级
资质证书编号：A244028940
□ 城乡规划编制：乙级
资质证书编号：（粤）城规编（182011）号
□ 工程勘察专业类岩土工程乙级
资质证书编号：B244028940


设计签字	SIGNATURE
审 定	江汝平
APPROVED BY	
审 核	张艳萍
CHECKED BY	
专业负责	黄文权
DIVISION CHIEF	
项目负责	江汝平
PROJECT ARCHITECT	
校 核	刘可欣
CHECKED BY	
设 计	丘振杰
DESIGNED BY	
设计阶段	PHASE
报建	2021.12
设计编号	PROJECT NO.
RB20016	版本号
EDITION	1
建设单位	CLIENT
佛冈县公安局	
项目名称	PROJECT NAME
佛冈县公安局办案中心业务用房、	
石角派出所业务用房建设工程	
子项目名称	SUBPROJECT NAME

图 名	DRAWING NAME
管线综合规划总平面图	
专 业	STYLE
市政	图 号
GX-01	SHEET NO.
章 处	

 


图例


规划建筑	绿化用地
用地界线	道路纵坡
坐标	绝对标高
相对标高	道路转弯半径
园区出入口	充电桩车位
内部道路	普通车位
	无障碍车位

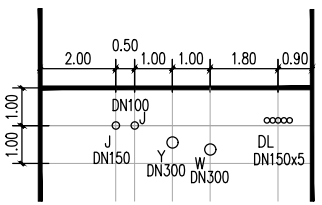

管线横断面图1

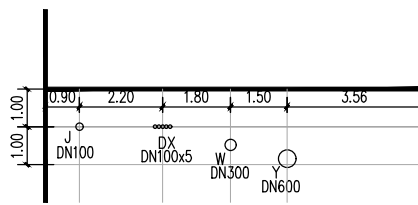

管线横断面图2

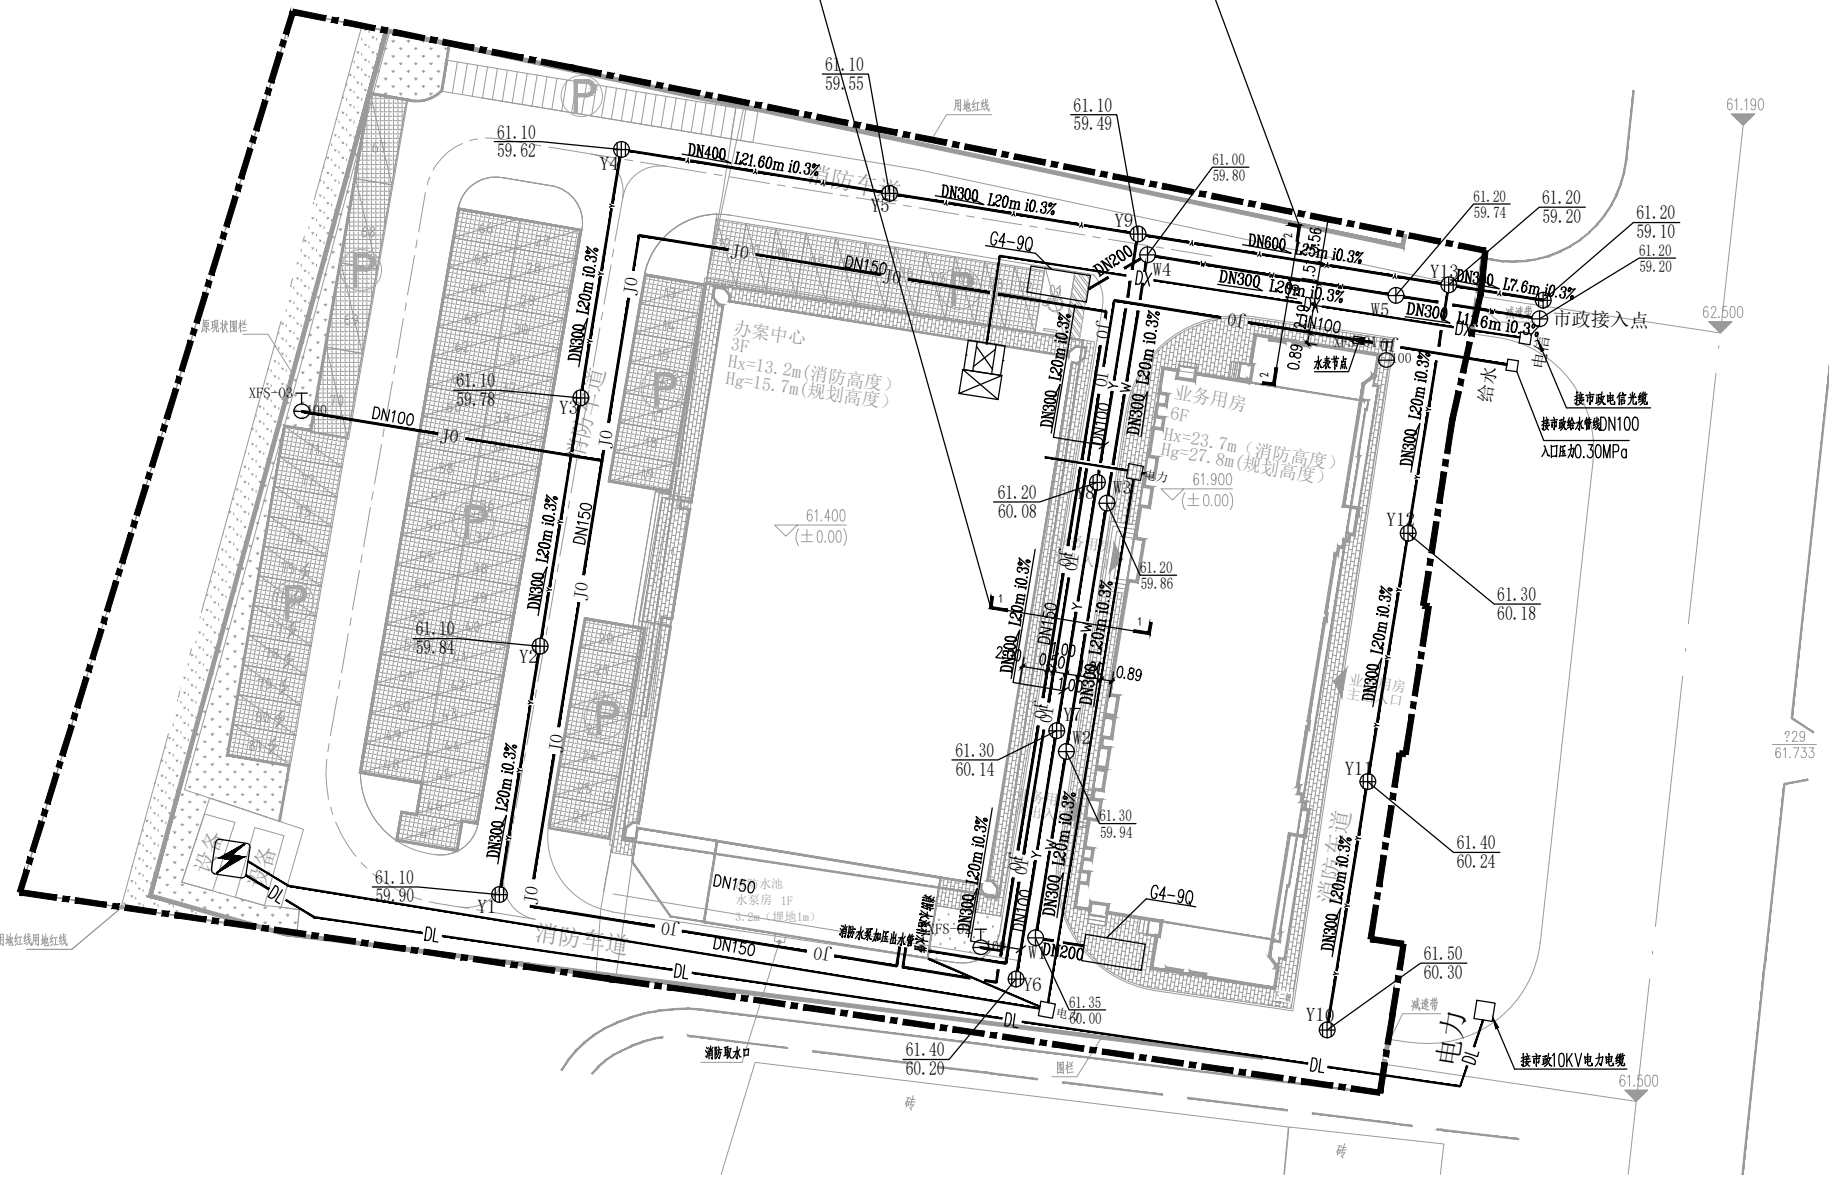

管线综合规划总平面图 1:300

- 说明
1. 本设计按《城市工程管线综合规划规范》GB50289-2016进行设计。
管线之间及其与建（构）筑物之间的最小水平净距应满足本规范第4.1.9条规定。
管线交叉时的最小垂直净距应满足本规范第4.1.14条规定。
管线管线的最小覆土深度应满足本规范第4.4.1条规定。
 2. 当工程管线竖向位置发生矛盾时，宜按下列规定处理：
(1) 压力管让重力自流管；(2) 可弯曲管让不易弯曲管；
(3) 分支管让主干管；(4) 小管径管让大管径管。

图例

序号	图例	名 称	序号	图例	名 称
1	—	规划污水管	8	⊕	室外消火栓
2	—	规划污水管	9	⊕	雨水检查井
3	—	规划污水管	10	⊕	污水检查井
4	—	规划污水管	11	⊕	有线电视分支设备端子箱
5	—	规划污水管	12	⊕	电话分线箱
6	—	水表	13	—	电话分线箱
7	—	消防栓止器	14	—	0.4kV电力电缆管

