


会 签 JOINT CHECKUP		
给排水 WATER SUPPLY & SEWERAGE	工艺 TECHNOLOGY	总图 GENERAL LAYOUT
建筑 ARCHITECTURE	结构 STRUCTURE	电气 ELECTRIC ENGNG
自动控制 AUTOMATIC CONTROL		

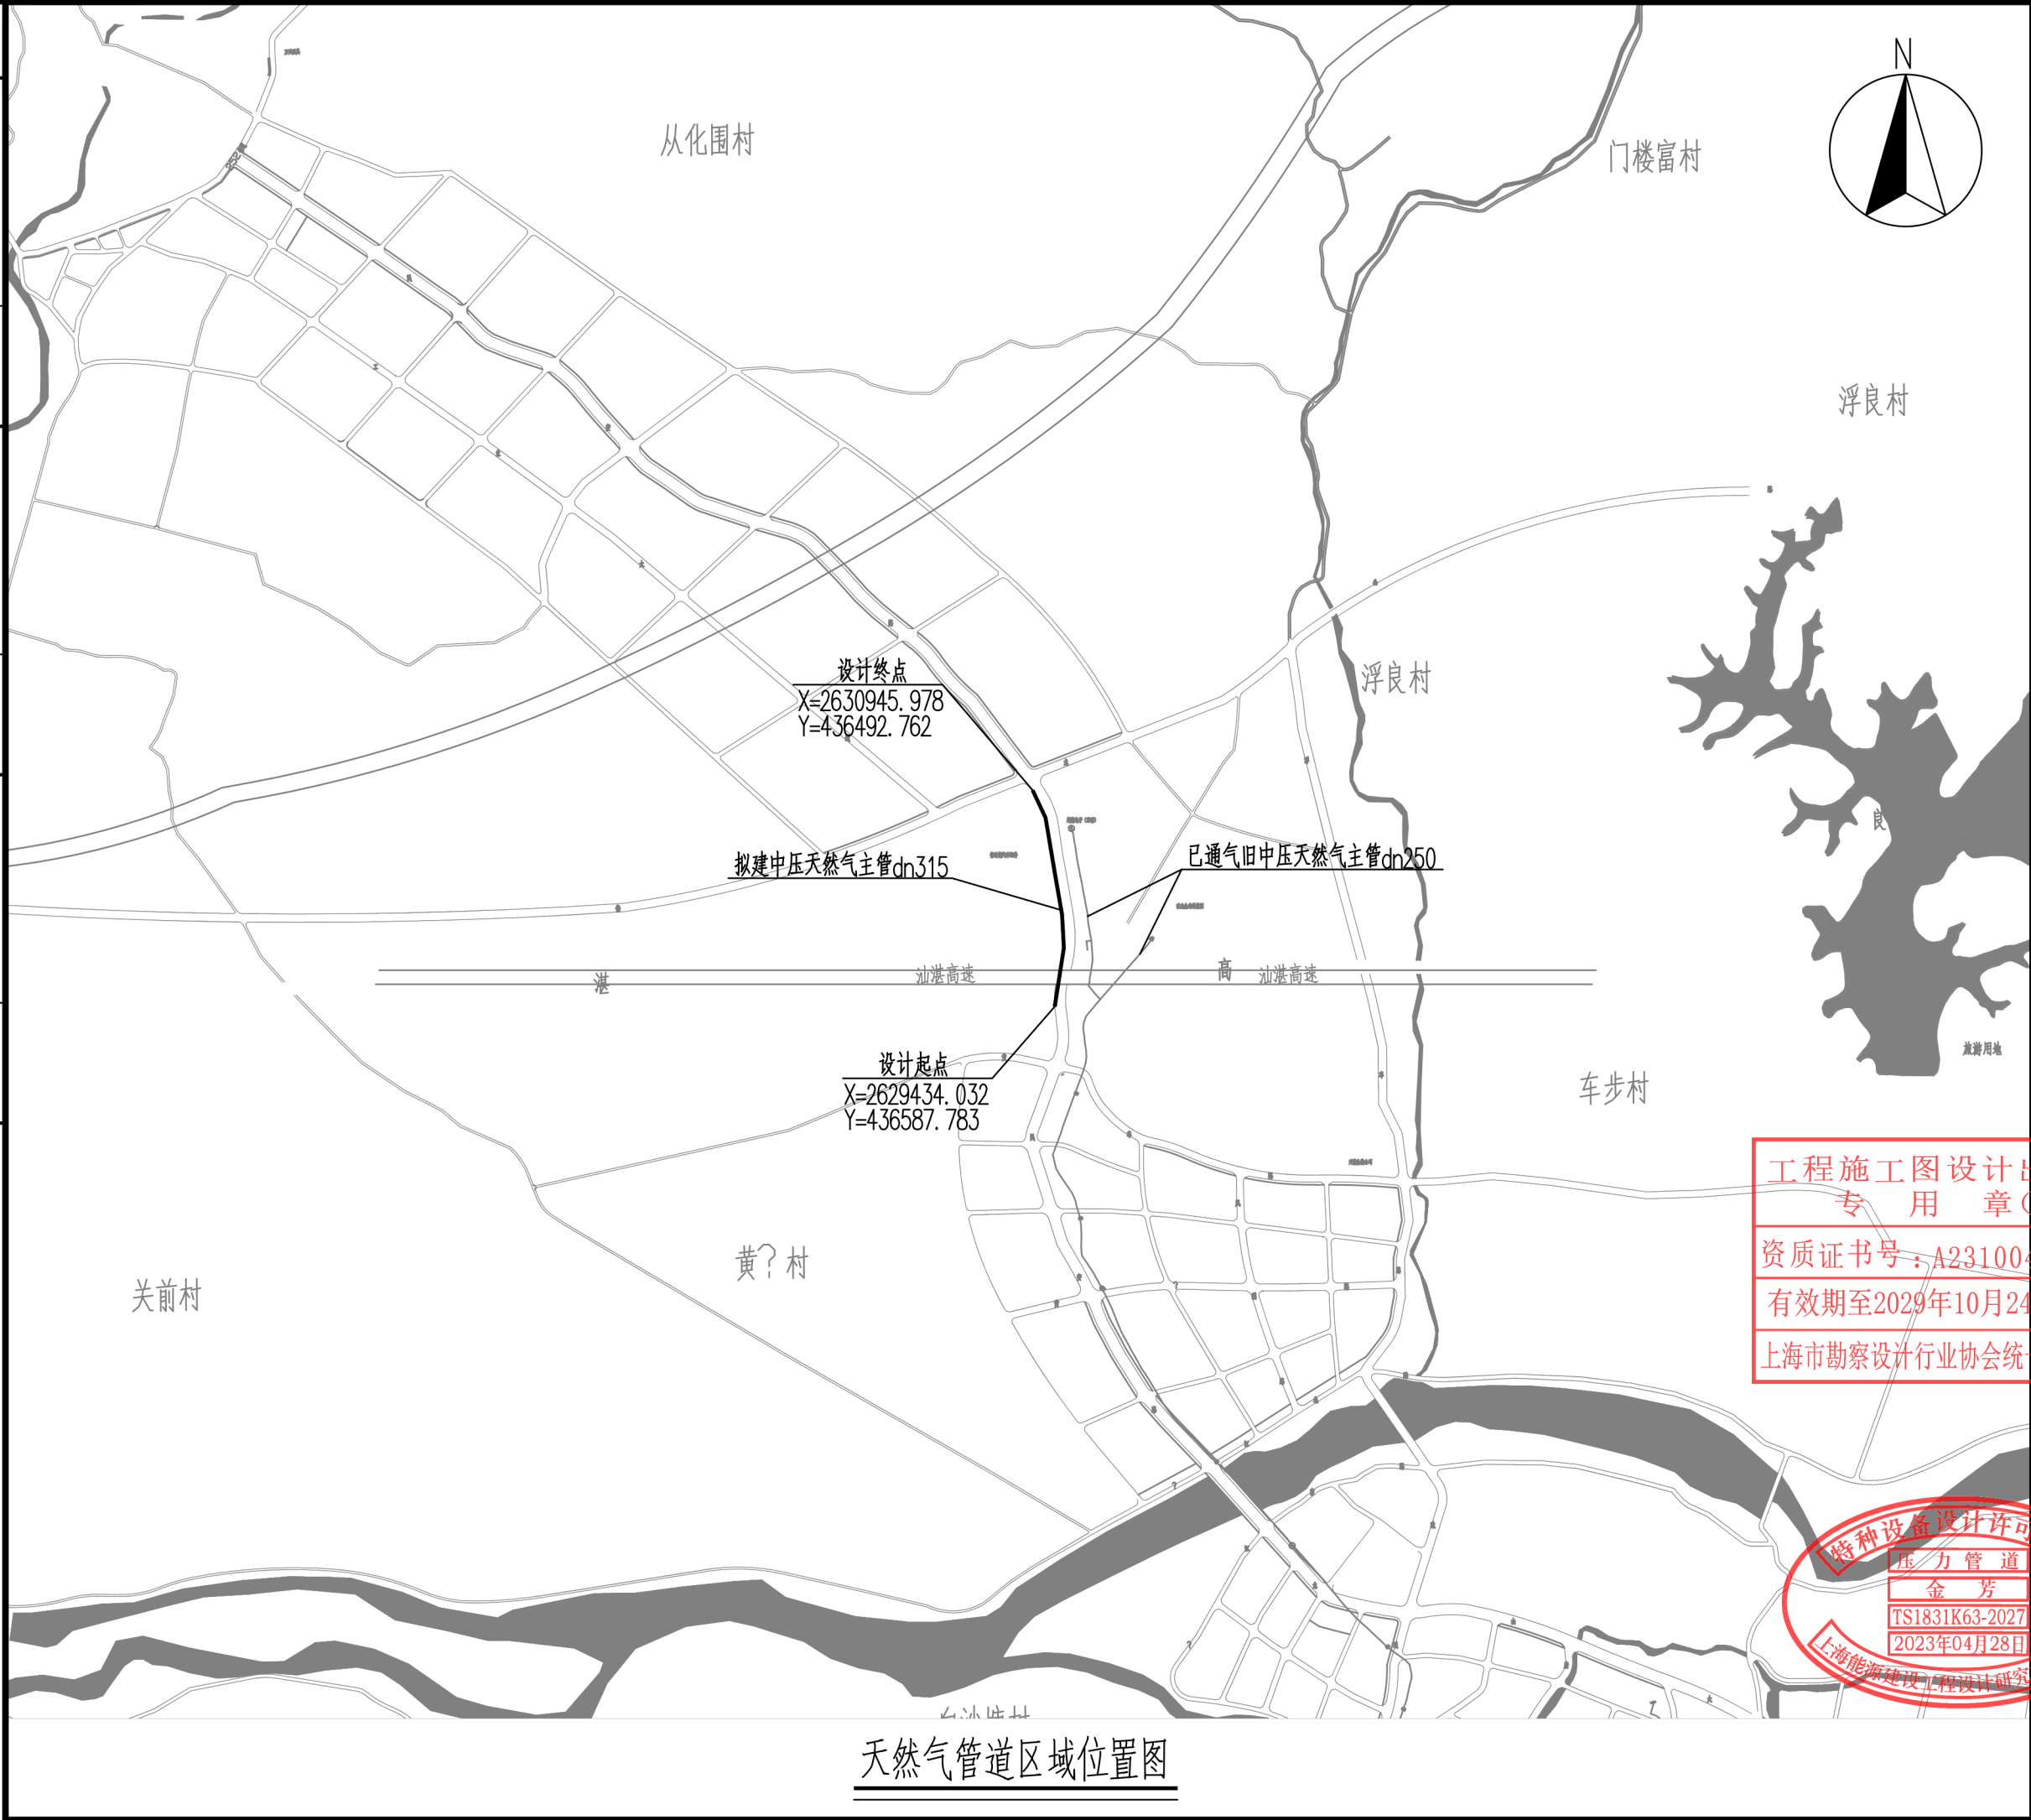

天然气管道区域位置图

序号 NO.	修改内容 DESCRIPTION	日期 DATE
建设单位 CLIENT 佛冈华润燃气有限公司		
项目名称 PROJECT 佛冈县智造城入园道路 (先行段)民龙路 中压市政燃气工程		
上海能源建设工程设计研究院有限公司 SHANGHAI ENERGY CONSTRUCTION ENGINEERING DESIGN & RESEARCH CO., LTD 设计证书编号 A231004570		
审定/日期 AUTHORIZED FOR ISSUE BY/DATE		
审核/日期 VERIFIED BY /DATE	桑科技	桑科技
校核/日期 CHECKED BY /DATE	吴文剑	吴文剑
设计/日期 DESIGNED BY /DATE	赵鹏飞	赵鹏飞
制图/日期 DRAWN BY /DATE	赵鹏飞	赵鹏飞
图名 DRAWING TITLE 天然气管道区域位置图		
项目编号 ITEM NO.	SNC24-1548	阶段 STATUS 施工图
设计号 JOB NO.	佛冈24S031	专业 DISCIPLINE 燃气
比例 SCALE	—	图号 DRAWING NO. T03 01/05
日期 DATE	2024. 10	版本号 VERSION B 版

工程施工图设计专用章(2)
资质证书号:A231004570
有效期至2029年10月24日止
上海市勘察设计行业协会统一编号

特种设备设计许可印章
压力管道
金芳
TS1831K63-2027
2023年04月28日
上海能源建设工程设计研究院有限公司